


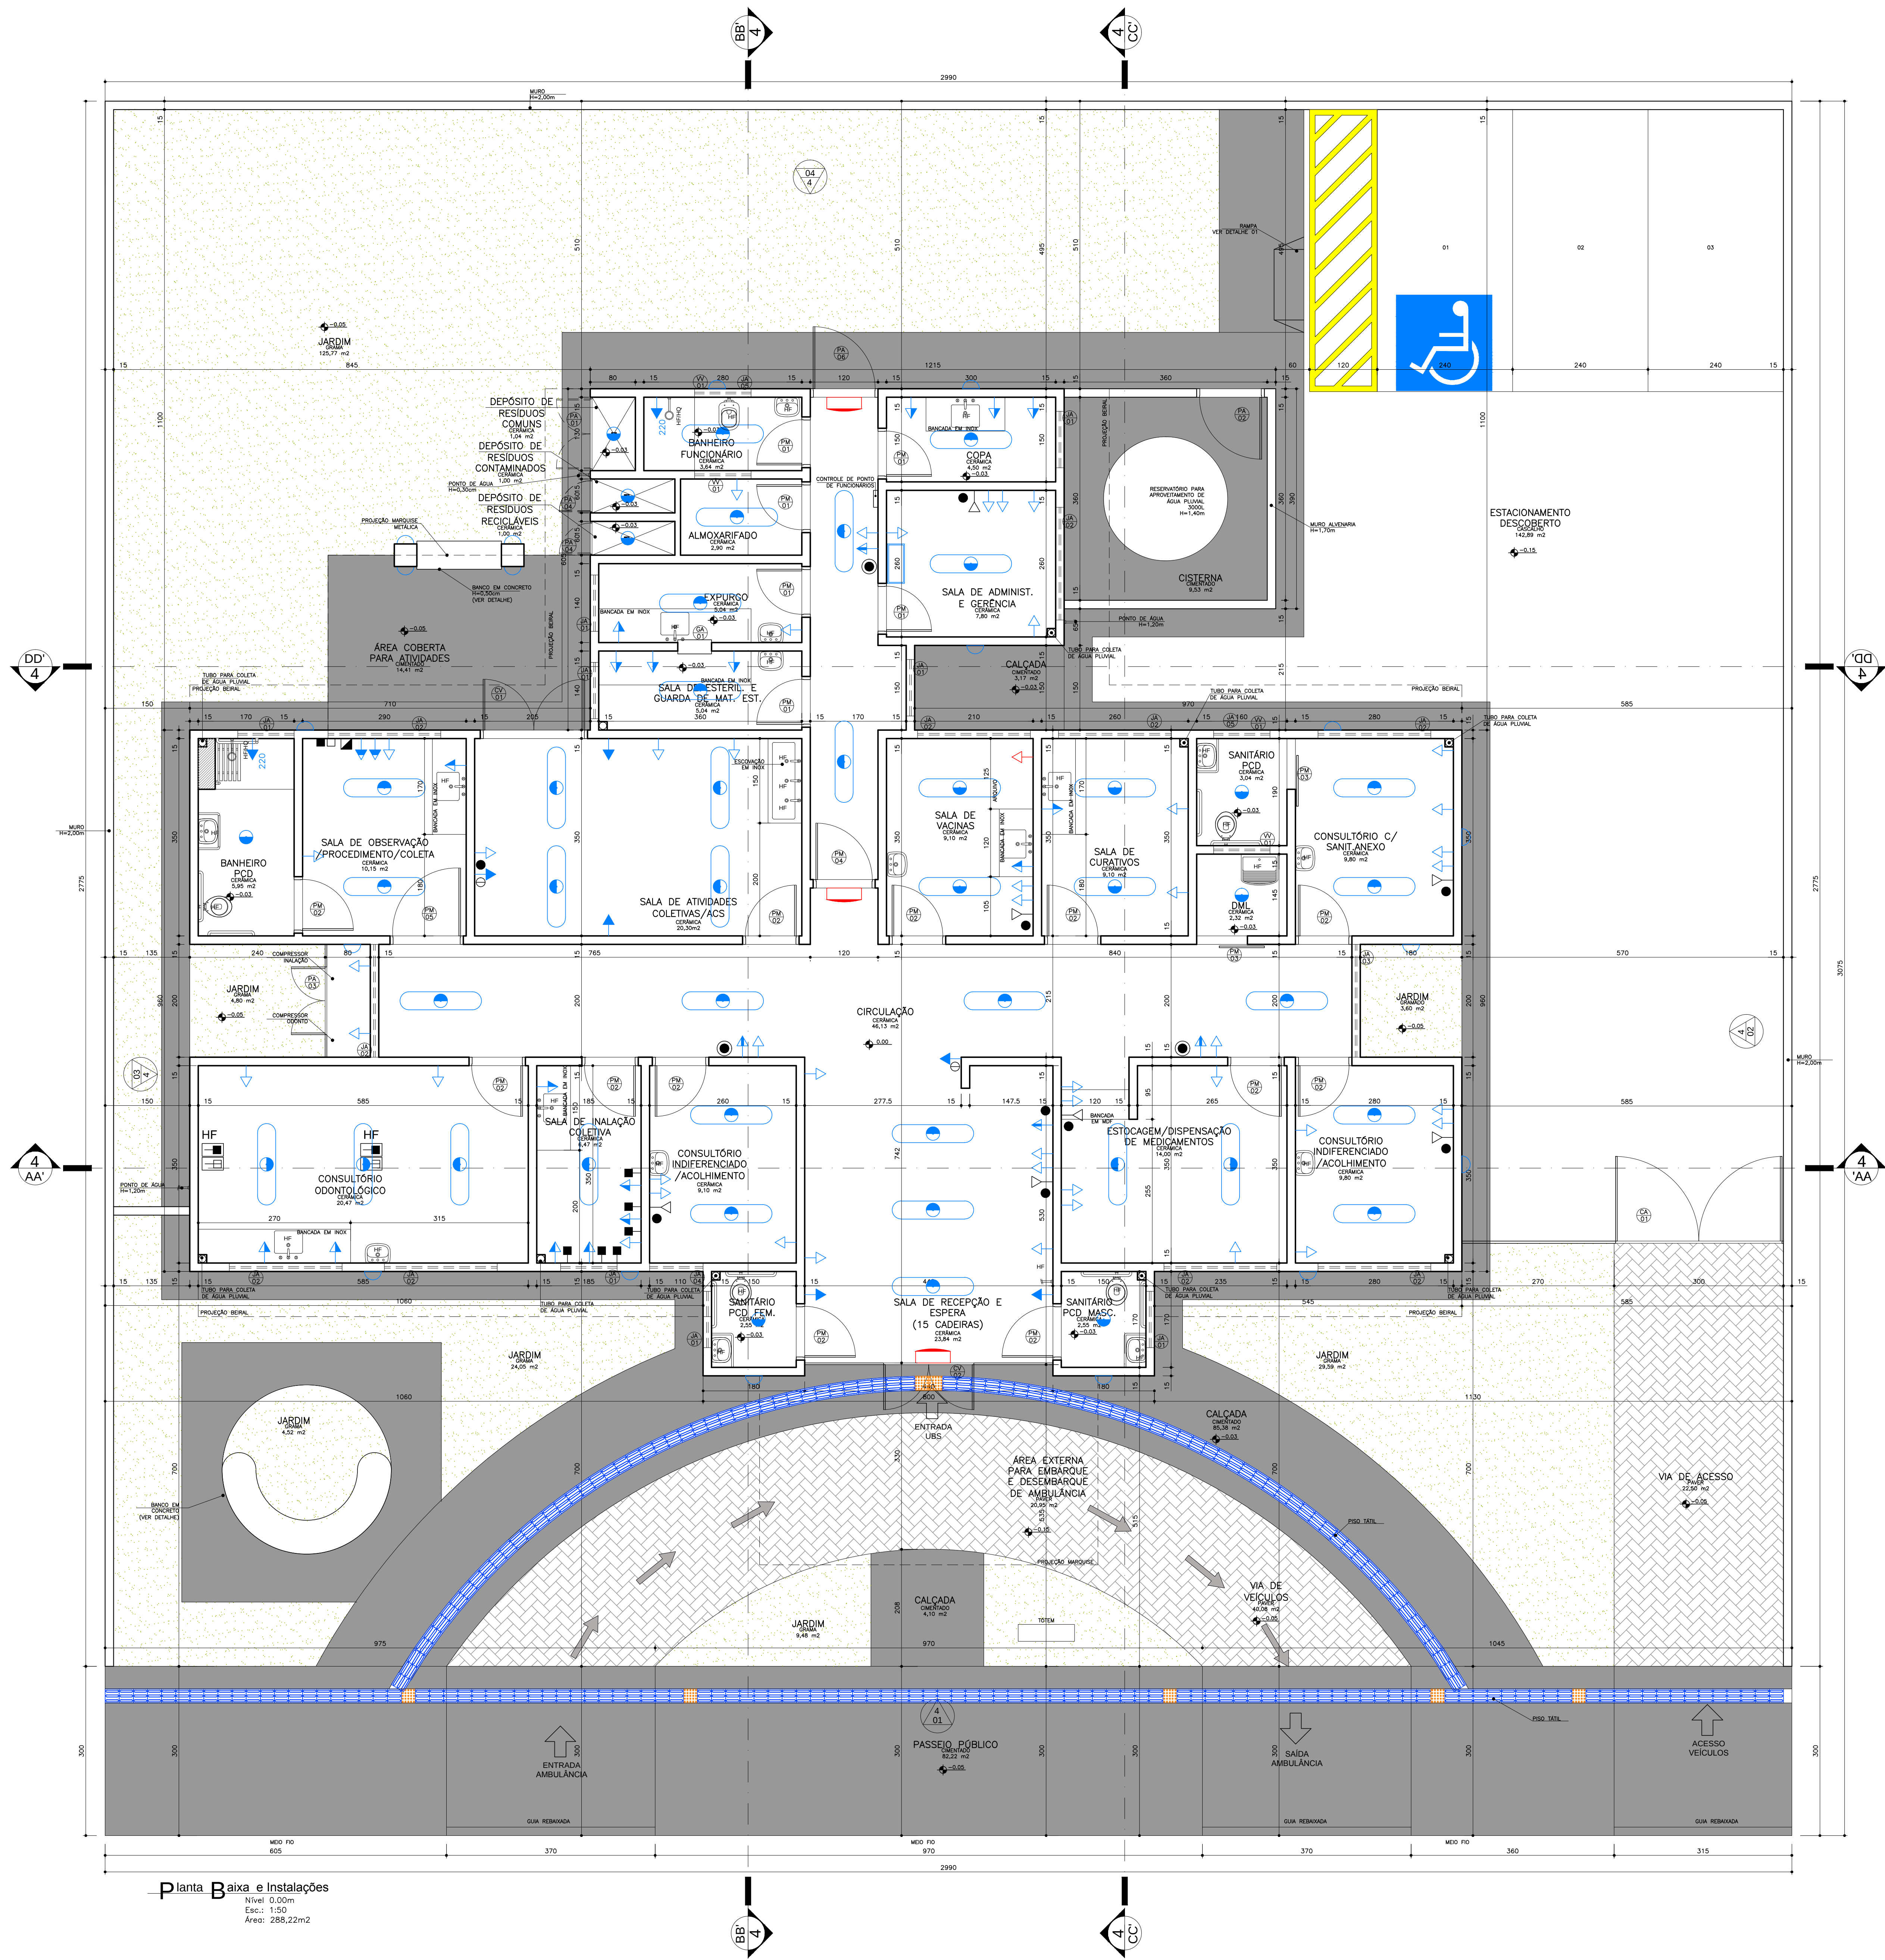

- Obs.: A planta de instalações é apenas um parâmetro para a elaboração dos projetos complementares. Seu objetivo principal é atender à RDC no. 50/2003 (ANVISA), quanto à necessidade de pontos de instalações especiais, cabendo aos profissionais de cada área de instalações atender à RDC no. 50/2003, bem como outras legislações e normativas vigentes.
- Obs.: As necessidades e características específicas dos pontos de instalação para equipamentos deverão ser revisadas conforme a Marca e o Modelo de cada equipamento a ser instalado segundo informação dada pelo proprietário do estabelecimento.
- Símbolos - Instalações** (NBR 5444)
- Sistema de Emergência Classe C-0.5c**
- Tomada de energia baixa (0,30 m do piso acabado)
 - Bloco de iluminação de emergência com lâmpada fluorescente e botoneiro interno com autonomia mínima de 1 hora, conforme NBR 10898
 - Obs.: Todo o sistema deverá ser aterrado.
- Sistema Comum**
- Iluminação geral com lâmpada fluorescente tipo caixa
 - Iluminação geral com lâmpada fluorescente compacta
 - Iluminação geral com lâmpada incandescente
 - Iluminação geral com arandela incandescente (1,65 m do piso acabado)
 - Tomada de energia baixa (0,30 m do piso acabado)
 - Tomada de energia baixa (0,30 m do piso acabado - 220V)
 - Tomada de energia média (1,10 m do piso acabado)
 - Tomada de energia média (1,30 m do piso acabado)
 - Tomada de energia alta (1,65 m do piso acabado)
 - Tomada de energia alta (2,00 m do piso acabado)
 - Tomada de energia alta (2,20 m do piso acabado - 220V)
 - Tomada de energia alta (2,20 m do piso acabado)
 - Rock cabeamento estruturado
- Ponto de Comunicação**
- Ponto de Lógica (0,30 m do piso acabado)
 - Ponto de Lógica (1,50 m do piso acabado)
 - Ponto de som ambiente (teto)
 - Ponto de chamada de enfermagem (1,65 m do piso acabado)
 - Tomada de telefone baixa (0,30 m do piso acabado)
 - Ponto de TV (2,00 m do piso acabado)
- Instalações de Climatização**
- Exa: Exaustor
 - ACC: Ar Condicionado Central
 - ACS: Aparelho de ar condicionado tipo Split
 - EF: Linha Refrigerante entre o Evaporador e o Condensador do Ar tipo Split
 - MF: Mangueira para comunicação elétrica entre o Evaporador e o Condensador do Ar tipo Split
 - DR: Dreno para saída de líquido da Evaporadora do Ar tipo Split
 - Obs.: Todos os sistemas de climatização deverão seguir a NBR 7256 (ABNT) e demais legislações e normativas vigentes.
 - Obs.: Todos os equipamentos de climatização instalados sobre laje impermeabilizada deverão ter uma base em alvenaria sobre a qual fixar para não prejudicar a impermeabilização.
- Instalações Hidro-Sanitárias**
- HF: Água fria
 - HQ: Água quente
 - Obs.: Todos os raios deverão ter fecho hidráulico e Tampa com fechamento escamoteável.
 - Obs.: As Instalações de água da Área Suja do Lavandário deverão ser todas aparentes.
- Instalações Elétrico-Mecânicas**
- EM: Ponto de ar comprimido medicinal embutido no piso
 - EV: Ponto de vácuo embutido no piso
 - PO: Ponto de ar comprimido medicinal embutido (1,10 m do piso acabado)
 - PO: Ponto de vácuo embutido (1,10 m do piso acabado)
 - PO: Ponto de ar comprimido portátil
 - PO: Ponto de oxigênio portátil
 - PO: Ponto de GLP
 - PA: Painel de alarme gases medicinais
 - PO: Ponto de saída de vapor
 - Obs.: A altura dos pontos de gases deverá ser confirmada pelo Proprietário/Diretor da estabelecimento ou saúde.

Especificação de Esquadrias						
Código	Nomenclatura	Largura (m)	Altura (m)	Área (m²)	Material	Tipo
PM11	Porta Madeira	0,80	2,10	1,68 m²	-	Abrir 1 fl.
PM12	Porta Madeira	0,90	2,10	1,89 m²	-	Abrir 1 fl.
PM13	Porta Madeira	0,80	2,10	1,68 m²	-	Correr 1 fl.
PM14	Porta Madeira	1,00	2,10	2,10 m²	-	Correr 1 fl.
PM15	Porta Madeira	1,20	2,10	2,52 m²	-	Correr 1 fl.
PA11	Porta Alumínio	1,20	2,10	2,52 m²	-	Abrir 2 fls.
PA12	Porta Alumínio	1,10	1,70	1,87 m²	-	Abrir 1 fl.
PA13	Porta Alumínio	1,20 (0,60/0,60)	1,80	1,92 m²	-	Abrir 2 fls.
PA14	Porta Alumínio	0,90	2,10	1,15 m²	-	Abrir 1 fl.
PA15	Porta Alumínio	0,80	1,80	1,44 m²	-	Abrir 1 fl.
PA16	Porta Alumínio	1,10	2,10	2,31 m²	-	Abrir 1 fl.
CV11	Conjunto de Vento c/ porta de vent. 100x210 (0,60/0,60)	1,80	2,40	4,32 m²	-	Abrir 2 fls./fixa
CV12	Conjunto de Vento c/ porta de vent. 100x210 (0,60/0,60)	4,25	3,00	12,75 m²	-	Abrir 2 fls./fixa
JA11	Janela Alumínio	1,00	0,80	0,80 m²	1,80	Projeto
JA12	Janela Alumínio	2,00	0,80	1,60 m²	1,80	Projeto
JA13	Janela Alumínio	2,00	2,20	4,40 m²	0,40	Projeto
JA14	Janela Alumínio	0,90	0,80	1,32 m²	1,80	Projeto
JA15	Janela Alumínio	1,00	0,40	0,40 m²	1,80	Projeto
JA16	Janela Alumínio	1,20	0,40	0,48 m²	2,40	Fixa
CA11	Conjunto Alumínio c/ porta de vent. 210 (1,47/1,47)	0,60	1,10	0,66 m²	1,10	Gulchete
CA12	Conjunto Alumínio c/ porta de vent. 210 (1,47/1,47)	5,70	2,00	11,40 m²	-	Abrir 2 fls.

OBSERVAÇÃO: Todas as janelas deverão ser equipadas com tela metálica tipo mosquiteiro.

NOTA: - Os ambientes sanit./PCD e banheiro/vest./func. feminino terão forro de gesso 2,40m para os ambientes DA e a estruturação terão pintura indicada para o ambiente.

- O muro receberá pintura texturizada cor cinza, marca Suvini ou Similar, Cor AR RAREFETO A331.

- A marquise receberá pintura eletrostática cor cinza.

Obs.: Medidas em centímetros. Divisão e sugestões pelo email: projetoarquitectura@saude.gov.br

Conferir medidas no local.

Assunto PROJETO BÁSICO DE ARQUITETURA PLANTA BAIXA E INSTALAÇÕES

Código 410 BA UBS 1-1

Planta 02-04

Unidade Básica de Saúde - UBS

Projeto BRASIL

Proprietário Ministério da Saúde

Situação sem escala

Arquiteto VER PRANCHA 1

Proprietário MINISTÉRIO DA SAÚDE

Arquiteto do projeto CARLOS EDUARDO PEREIRA MARCHESI CAU BR 430.640-9 MEP ARQUITETURA E PLANEJAMENTO LTDA


Escala INDICADA

Data 2010


Projeto JULIANA

RPT 1433572

PROFISSIONAIS ASSOCIADOS

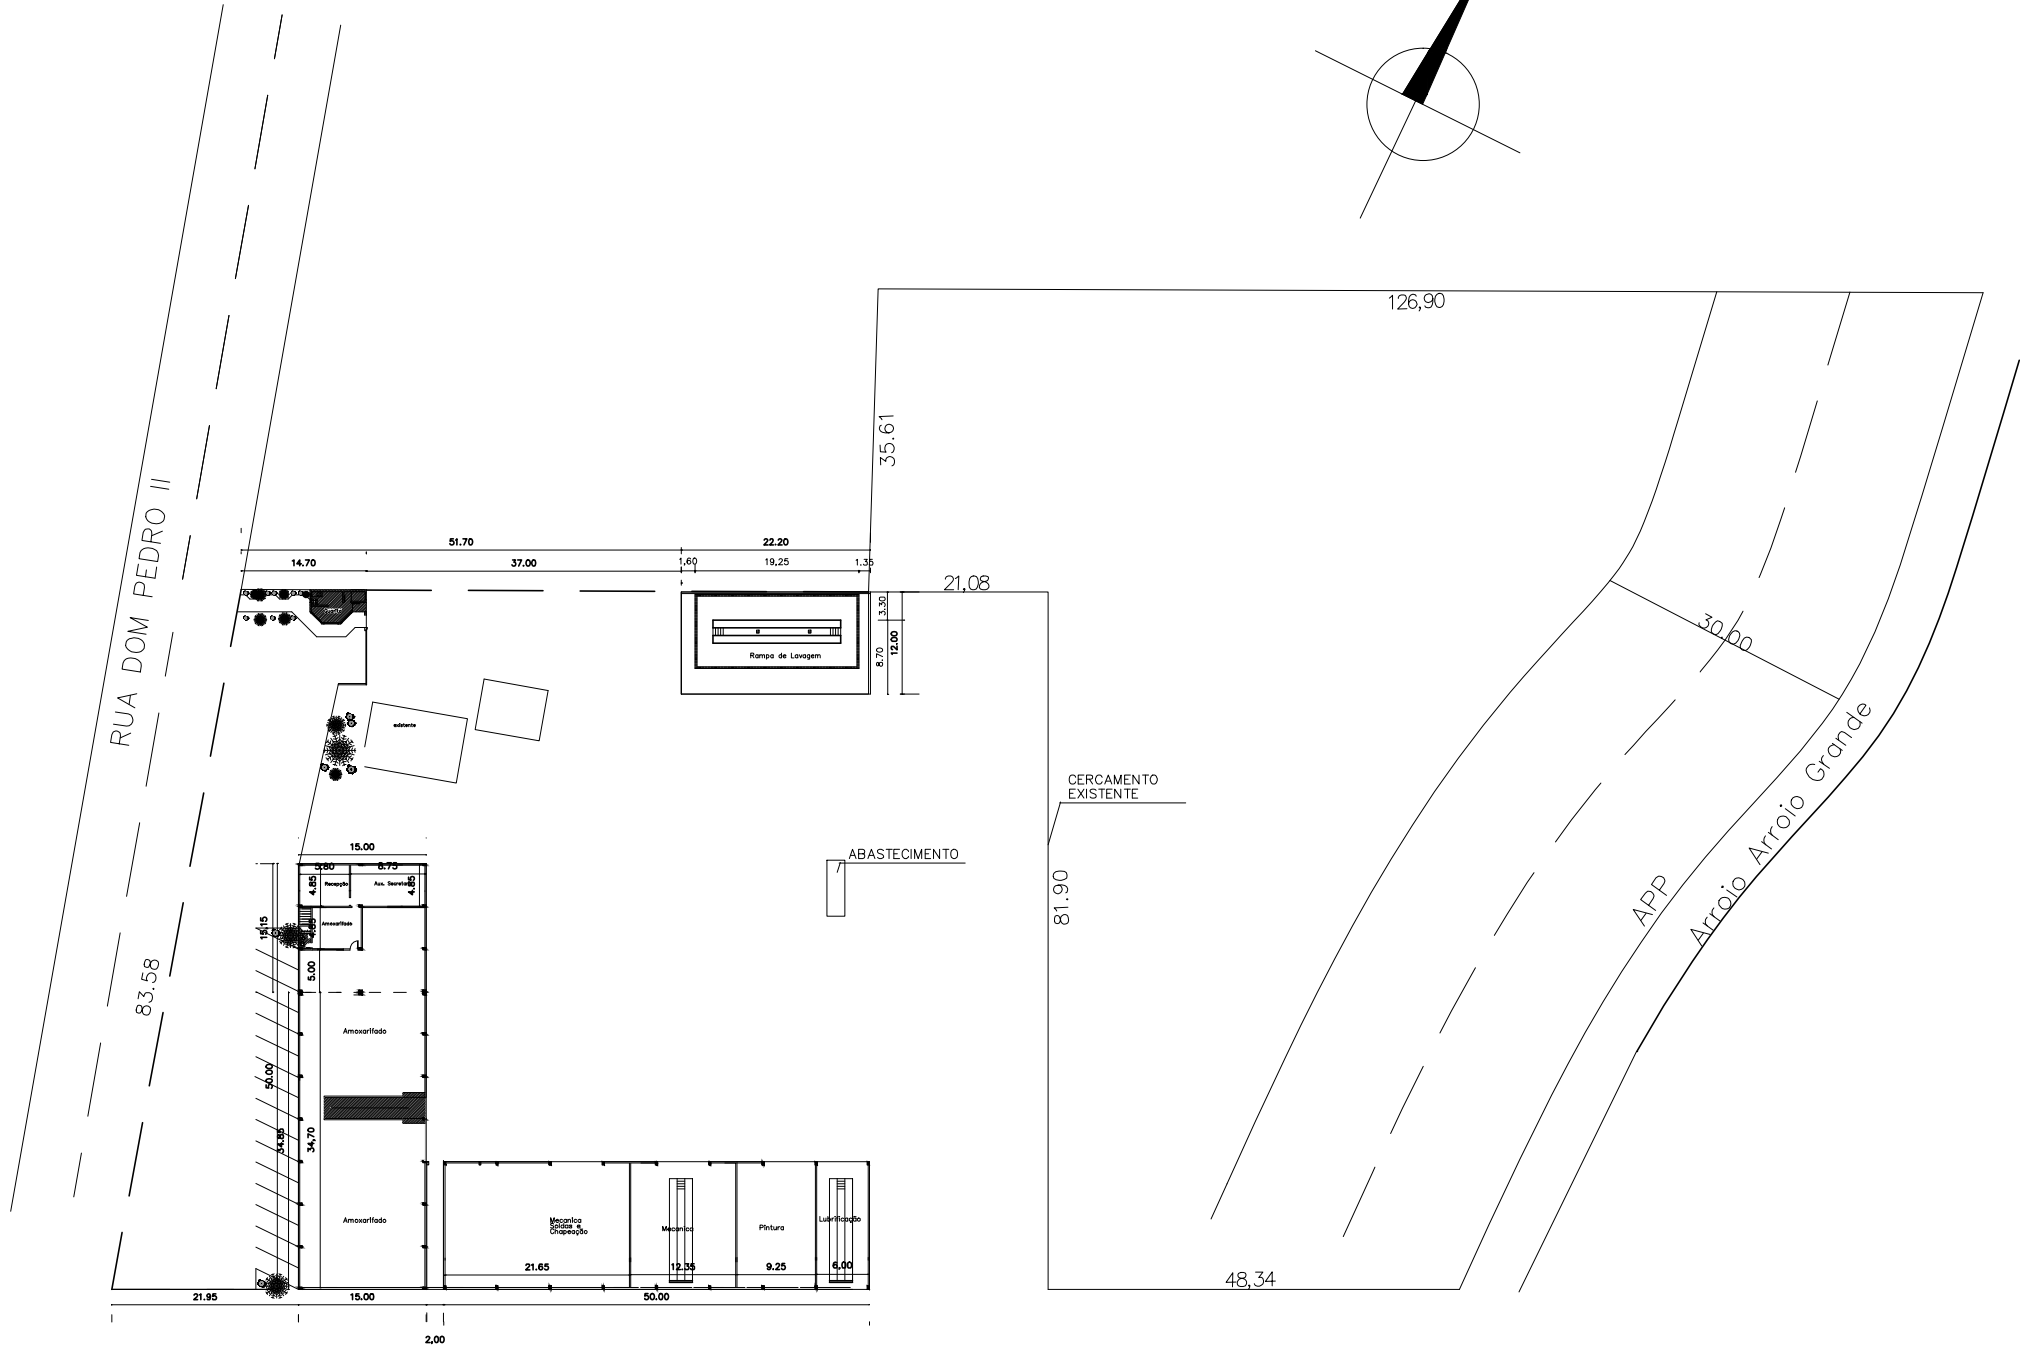

SECRETARIA DE OBRAS

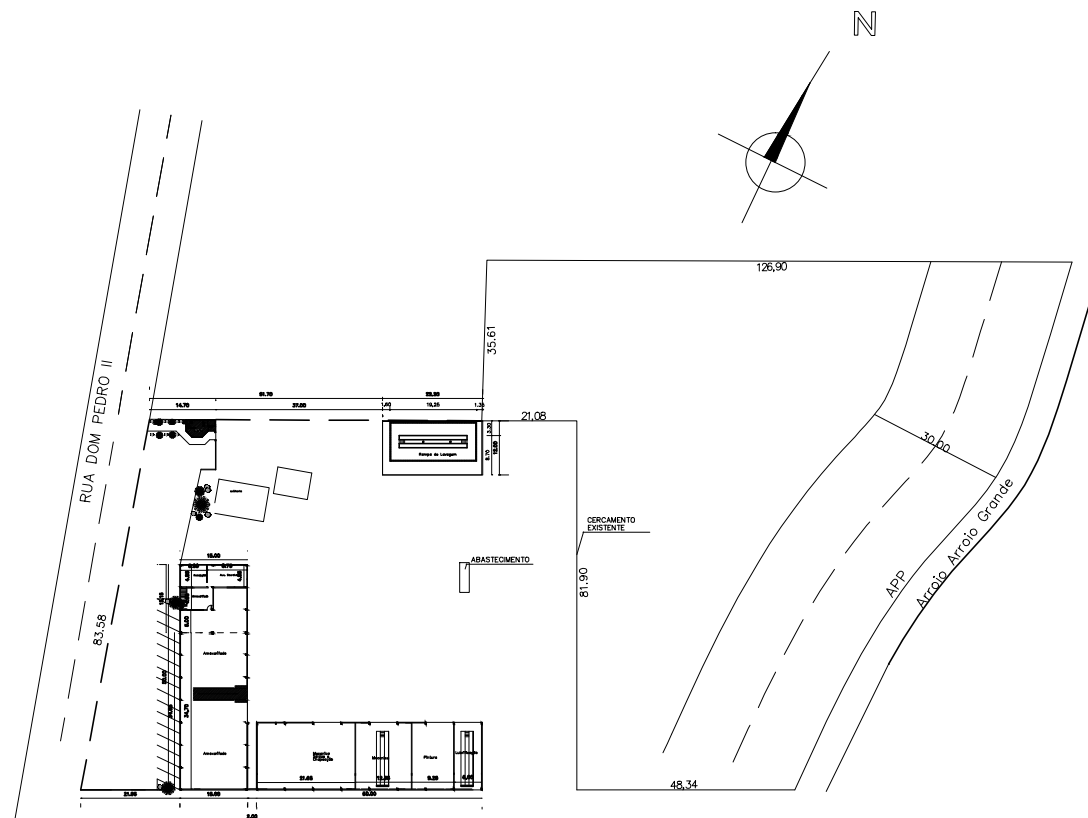

Area Remanecente 10,329,90 m²
 O.B.S A Area Remanecente não possui Asseço
 Também é Inundavel



PREFEITURA MUNICIPAL
 ARROIO DO MEIO / RS.

ADMINISTRAÇÃO : 2005 — 2008

RUA MONSENHOR JACOB SEGER — 186 — FONE 051-716-1166
 ARROIO DO MEIO — RS.

RESP PROJETO :

RESP. EXECUÇÃO :

PROPRIETÁRIO :

NOME — ENDEREÇO :

ÁREA PARQUE DE MAQUINAS
 Município de Arroio do Meio

PRANCHA :

PLANTA DE SITUAÇÃO E LOCALIZAÇÃO

DESENHO :

RODRIGO

DATA :

01/02/10


ESCALAS :

1/1000


ÁREA :

10,329,90m²

Secretaria da Agricultura

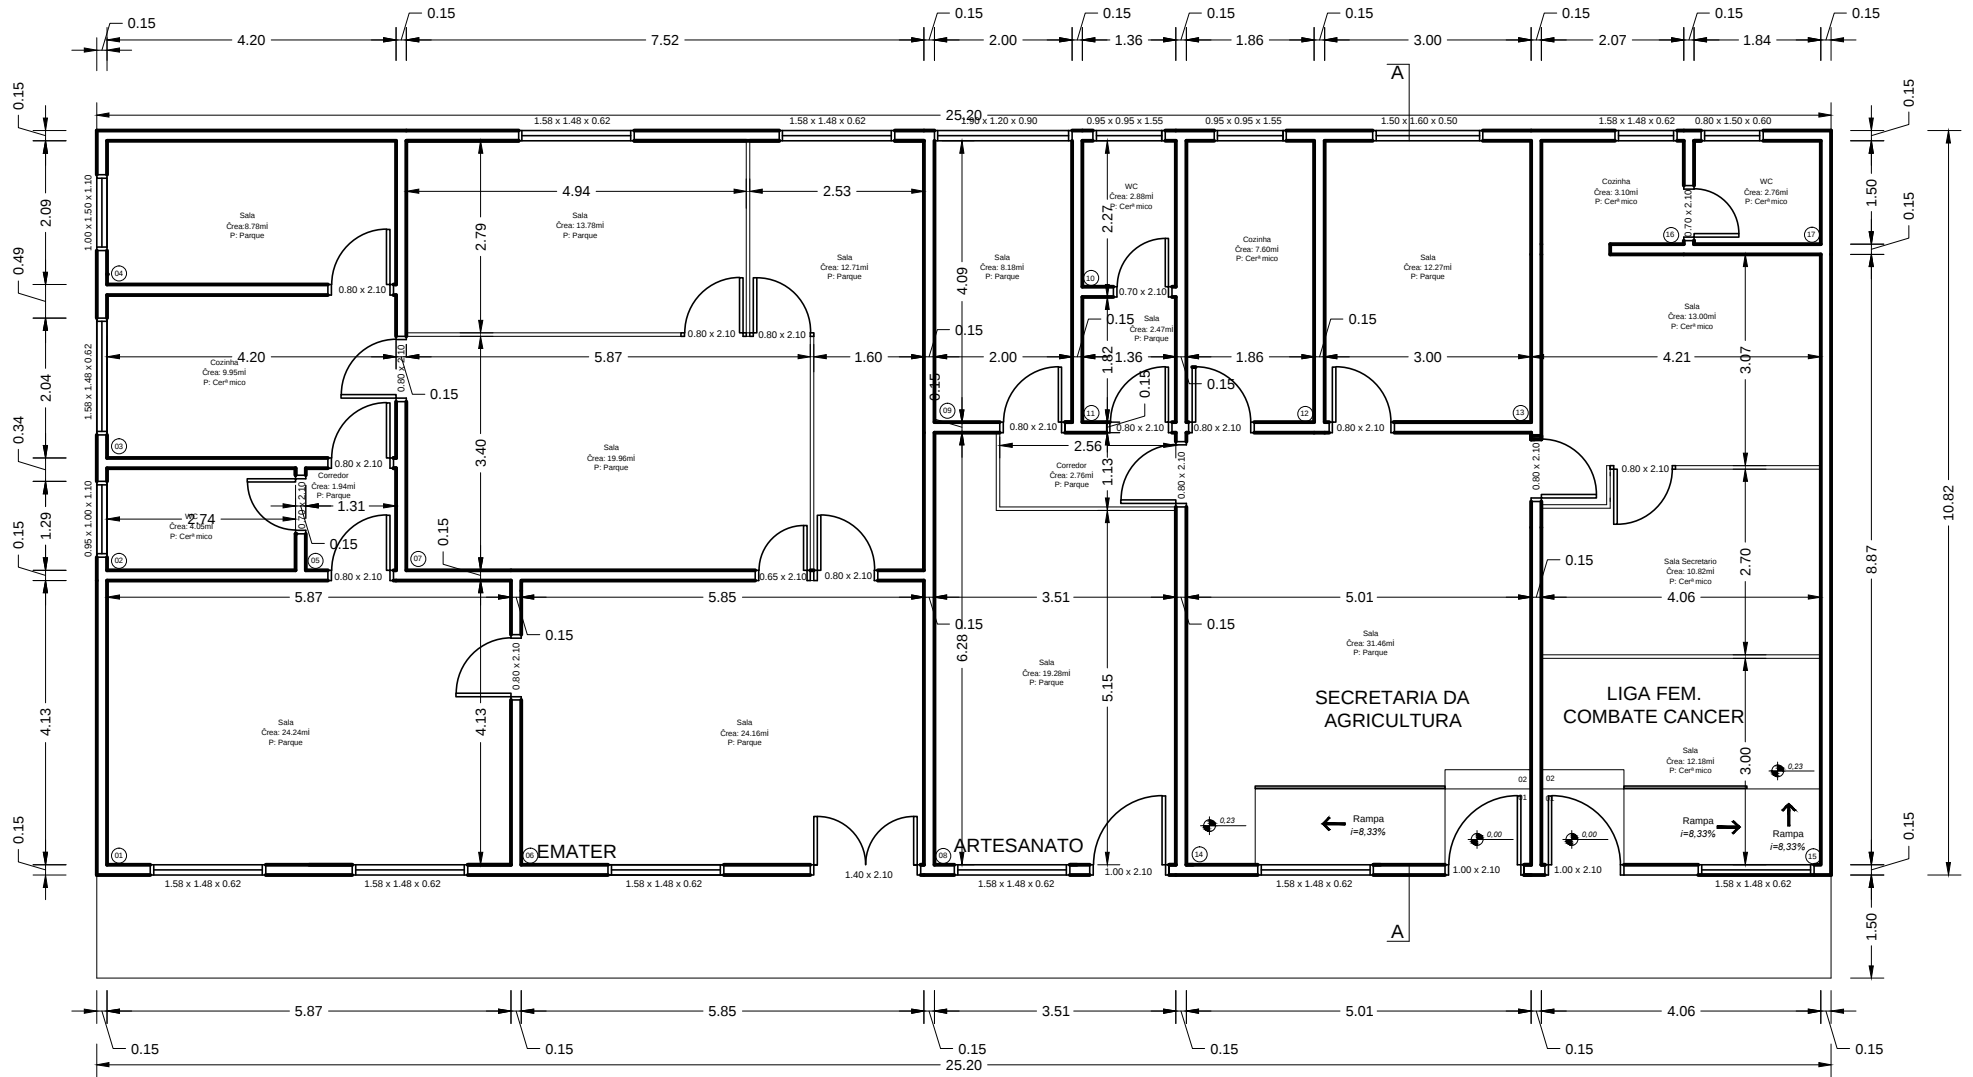


Planta Baixa

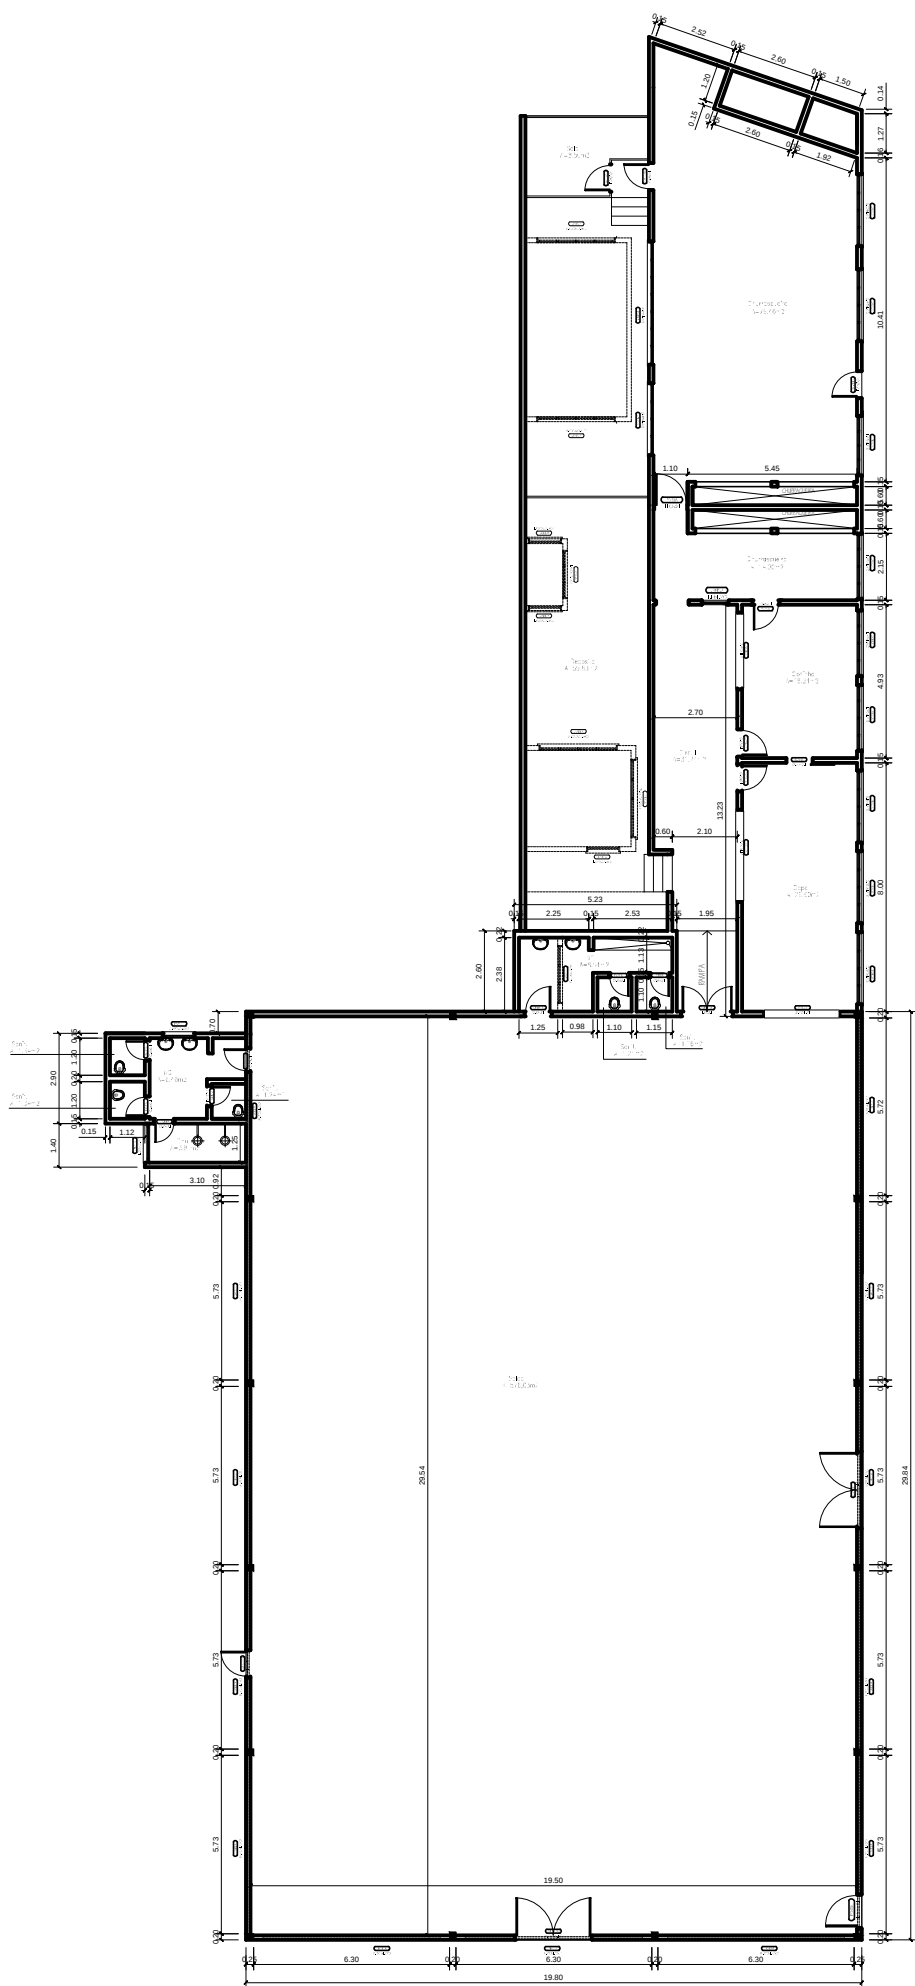


Salão Cinquentenário

5

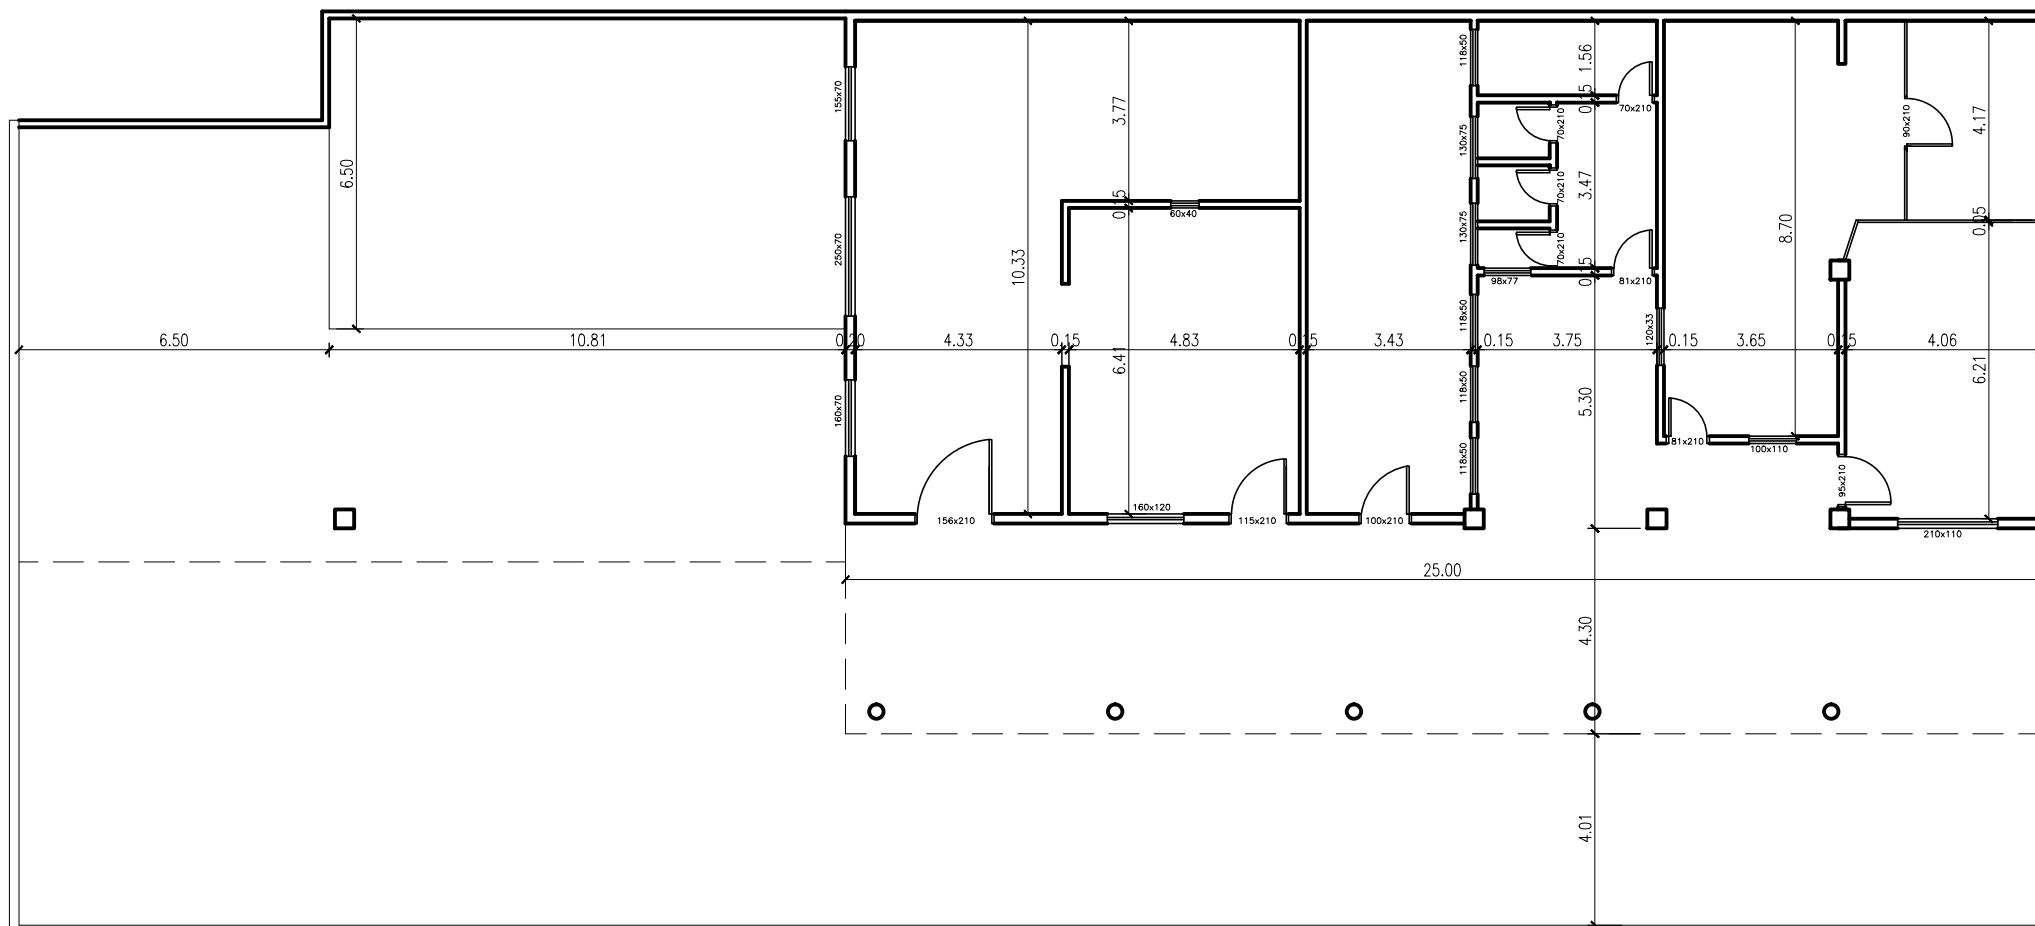

Prefeitura Subsolo

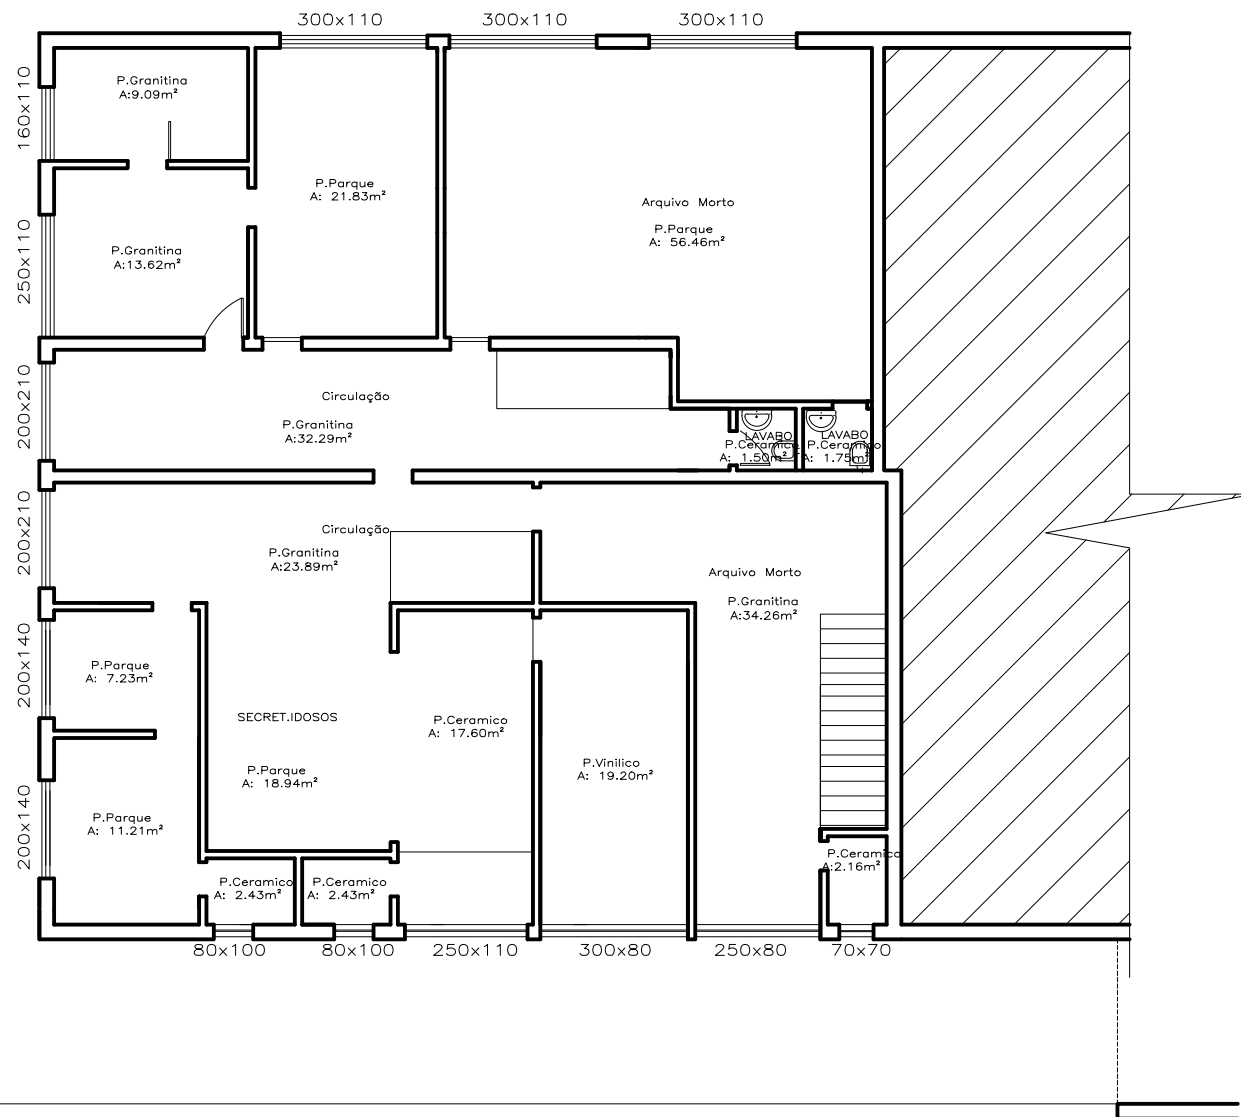


Janelas A: 49.65m²

P.Gravitina	A: 113.15m ²
P.Ceramico	A: 27.87m ²
P.Parque	A: 115.67m ²
P. Basalto	A: 19.20m ²
TOTAL	A: 275.89

	PREFEITURA MUNICIPAL ARROIO DO MEIO / RS.	
	ADMINISTRAÇÃO : 2013 - 2016 RUA MONSENHOR JACOB SEGER - 186 - FONE 051-3716-1166 ARROIO DO MEIO - RS.	
RESP. PROJETO : RESP. EXECUÇÃO : PROPRIETÁRIO :	NOME - ENDEREÇO : Prefeitura/Rua Monsenhor J. Seger	
PRONOME : Planta Baixa subsolo		
DESENHO : Simonf	DATA : outubro 2013	ESCALA : 1/50 AREA : -

Prefeitura 2º Andar

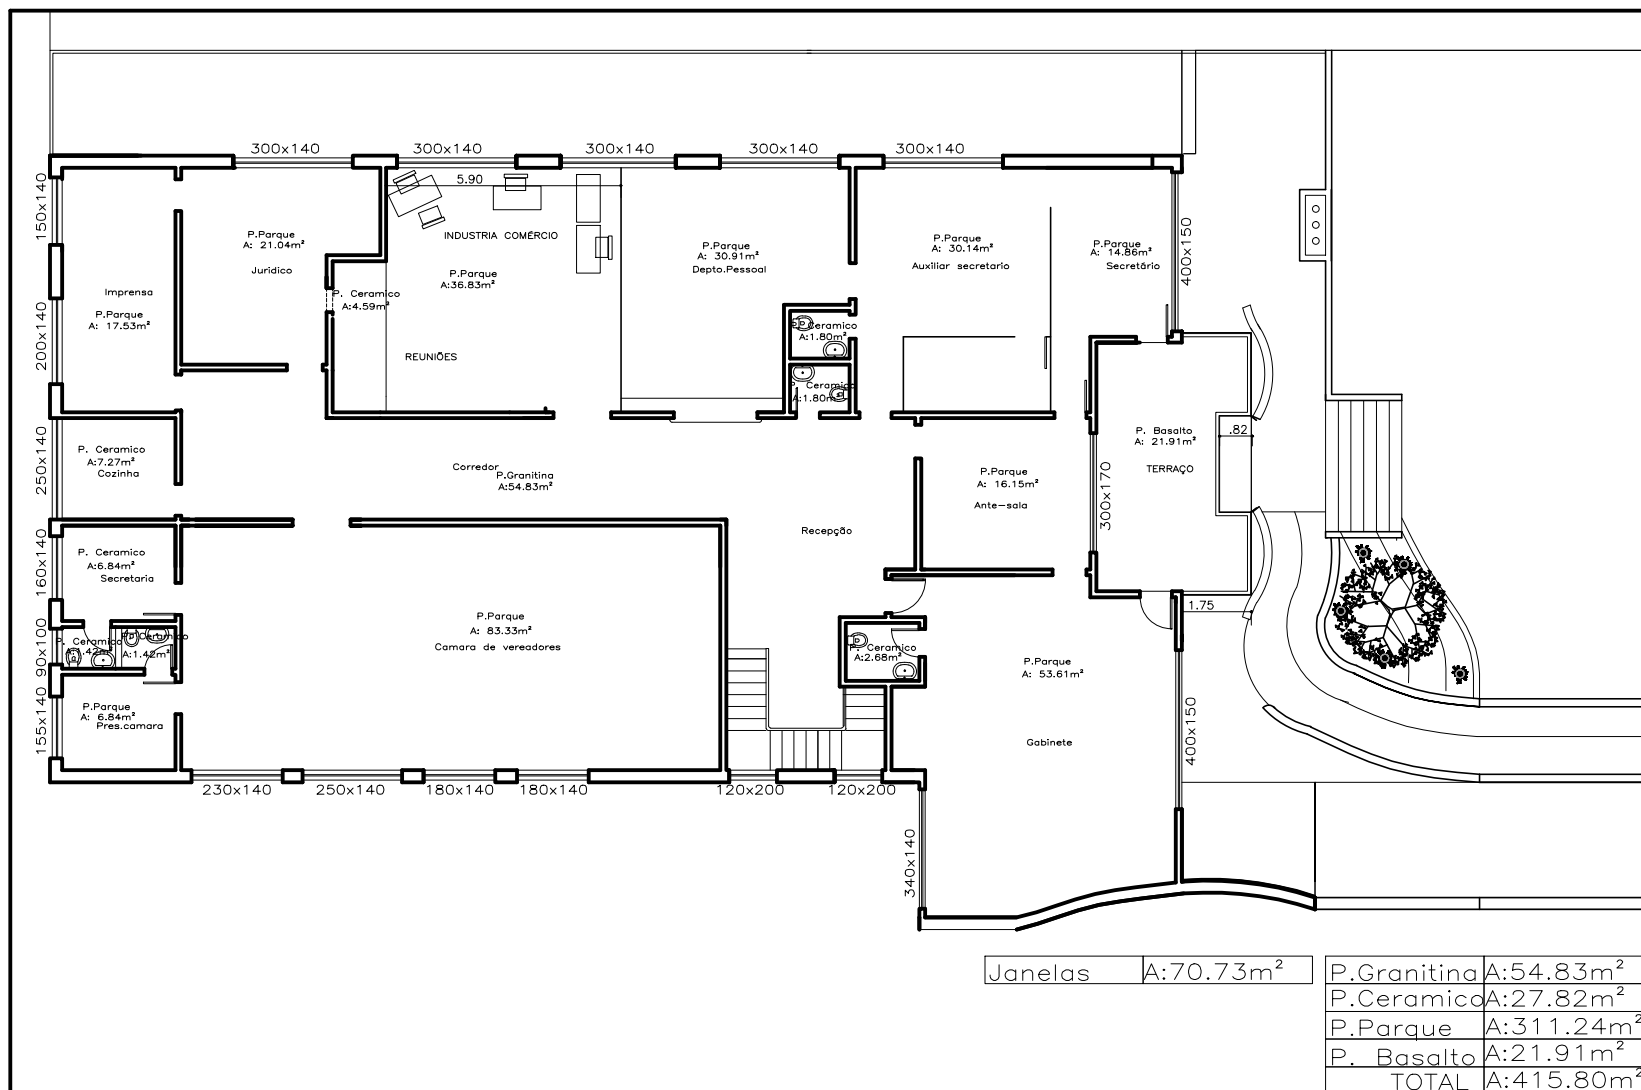

	PREFEITURA MUNICIPAL ARROIO DO MEIO / RS.		
	ANUNCIANTE (S) 2013 - 2016		
RUA MONSENHOR JACOB SEIGER - 186 - FONE 351-3716-116 CIDADE DO SENHOR DO MEIO - RS.	NOME - ENDEREÇO ? Prefeitura/Rua MonSenhor J.Seger		
RESP. PROPOSTA : RESP. EXECUÇÃO : PROPRIETÁRIO :	_____ _____ _____		
PREÇO (R\$) : Planta Baixa 2º andar	DATA : outubro 2013	VALOR (R\$) : 1/50	META : -

Janelas A:51.44m²

P.Granitina	A:91.30m ²
P.Ceramica	A:24.61m ²
P.Parque	A:291.98m ²
P. Basalto	A:306.17m ²
TOTAL	A:714.06m²

PREFEITURA MUNICIPAL
ARROIO DO MEIO / RS.
ADMINISTRAÇÃO : 2013 - 2016
RUA MONSENHOR JACOB SEGER - 186 - FONE: 051-3716-1166
ARROIO DO MEIO - RS.

RESP. PROJETO : _____
RESP. EXECUÇÃO : _____
PROPRIETÁRIO : Prefeitura/Rua Monsenhor J.Seger


Planta Baixa 1º andar

DESENHO : Simonf DATA : outubro 2013 ESCALA : 1/50 ÁREA : --


P.Granitina	A:91.30m ²
P.Ceramico	A:24.61m ²
P.Parque	A:291.98m ²
P. Basalto	A:306.17m ²
TOTAL	A:714.06m ²

	PREFEITURA MUNICIPAL ARROIO DO MEIO / RS.		
	ano/mês/ano : 2013 - 2016		
RUA. MONSENHOR JACOB SEGER - 186 - FONE 051-3716-1166 CEP: 97.200-000	Nº _____		
RESP. PROJETO : _____ RESP. EXECUÇÃO : _____ PROPRIETÁRIO : _____	Nº _____ (OBRIGADO)		
Prefeitura/Rua MonSenh J.Seger			
PRESENTAÇÃO : Planta Bacia 1º andar			
DESENHO : Simóni	DATA : outubro 2013	ESCALA : 1/50	PLTA : -

PRÉDIO CRAS

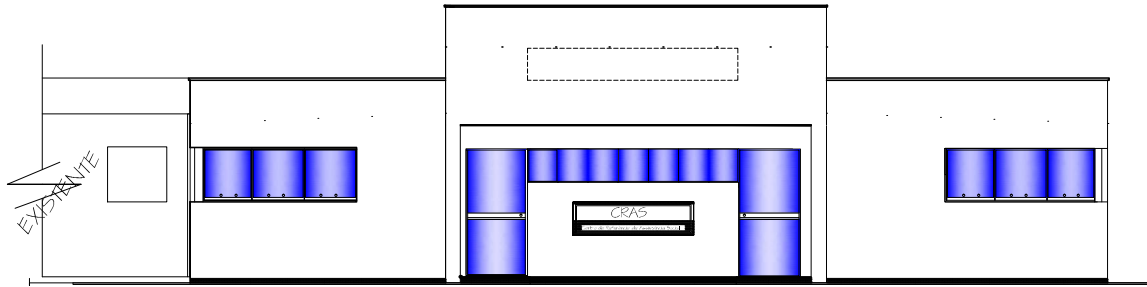

ELEVACÃO FRONTAL
Escala 1/50

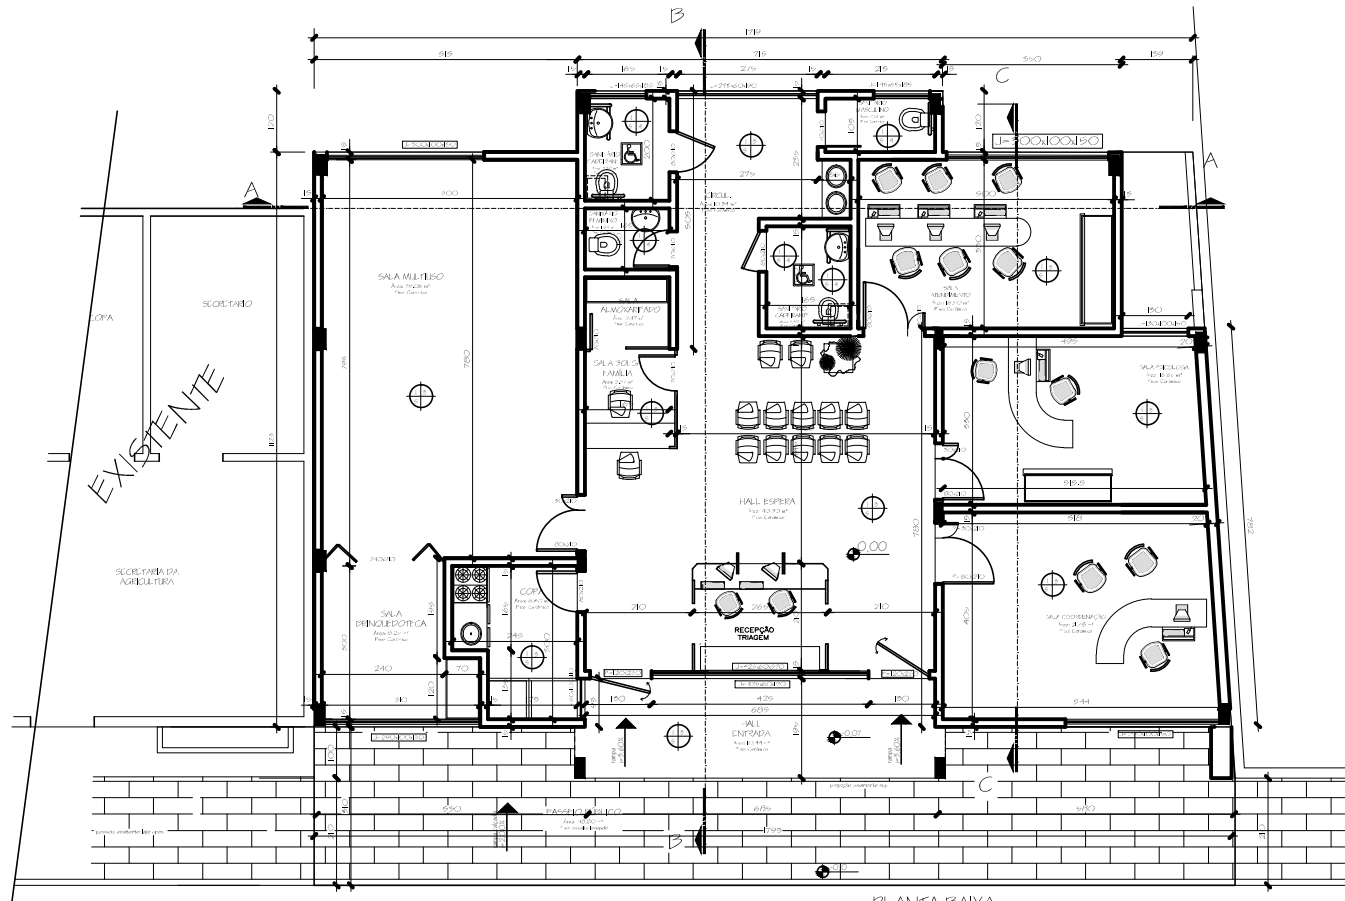

PLANTA BAIXA
Área - 200,90 m²
Escala 1/50


LEGENDA

- 1) PISOS CERÂMICOS
- 2) PISO BRITADO
- 3) PAREDE REVESTIDA COM REBOCO E PINTURA ACRÍLICA LAVÁVEL
- 4) PAREDE REVESTIDA COM AZULEJOS CERÂMICOS
- 5) FORRO - LAJE PRÉ-MOLDADA REBOCADA E PINTADA C/ TINTA ACRÍLICA COR CLARA
- 6) FORRO - LAJE PRÉ-MOLDADA



	PREFEITURA MUNICIPAL ARROIO DO MEIO / RS.	
	2009 - 2012	
RUA GUSTAVO WIANANDT, 100 - FONE: 051.311.1111		
ARROIO DO MEIO - RS.		
CRAS Centro de referência de Assistência Social Rua Gustavo Wianandt/Bairro Centro		
PLANTA BAIXA-TÉRREO E ELEVACÃO FRONTAL		
PROJETO: Laura	DATA: Maio 2011	ESCALA: 1/50
ÁREA: 200,90 m²		PERÍMETRO: 492,54 m


PRªDIO CNEC

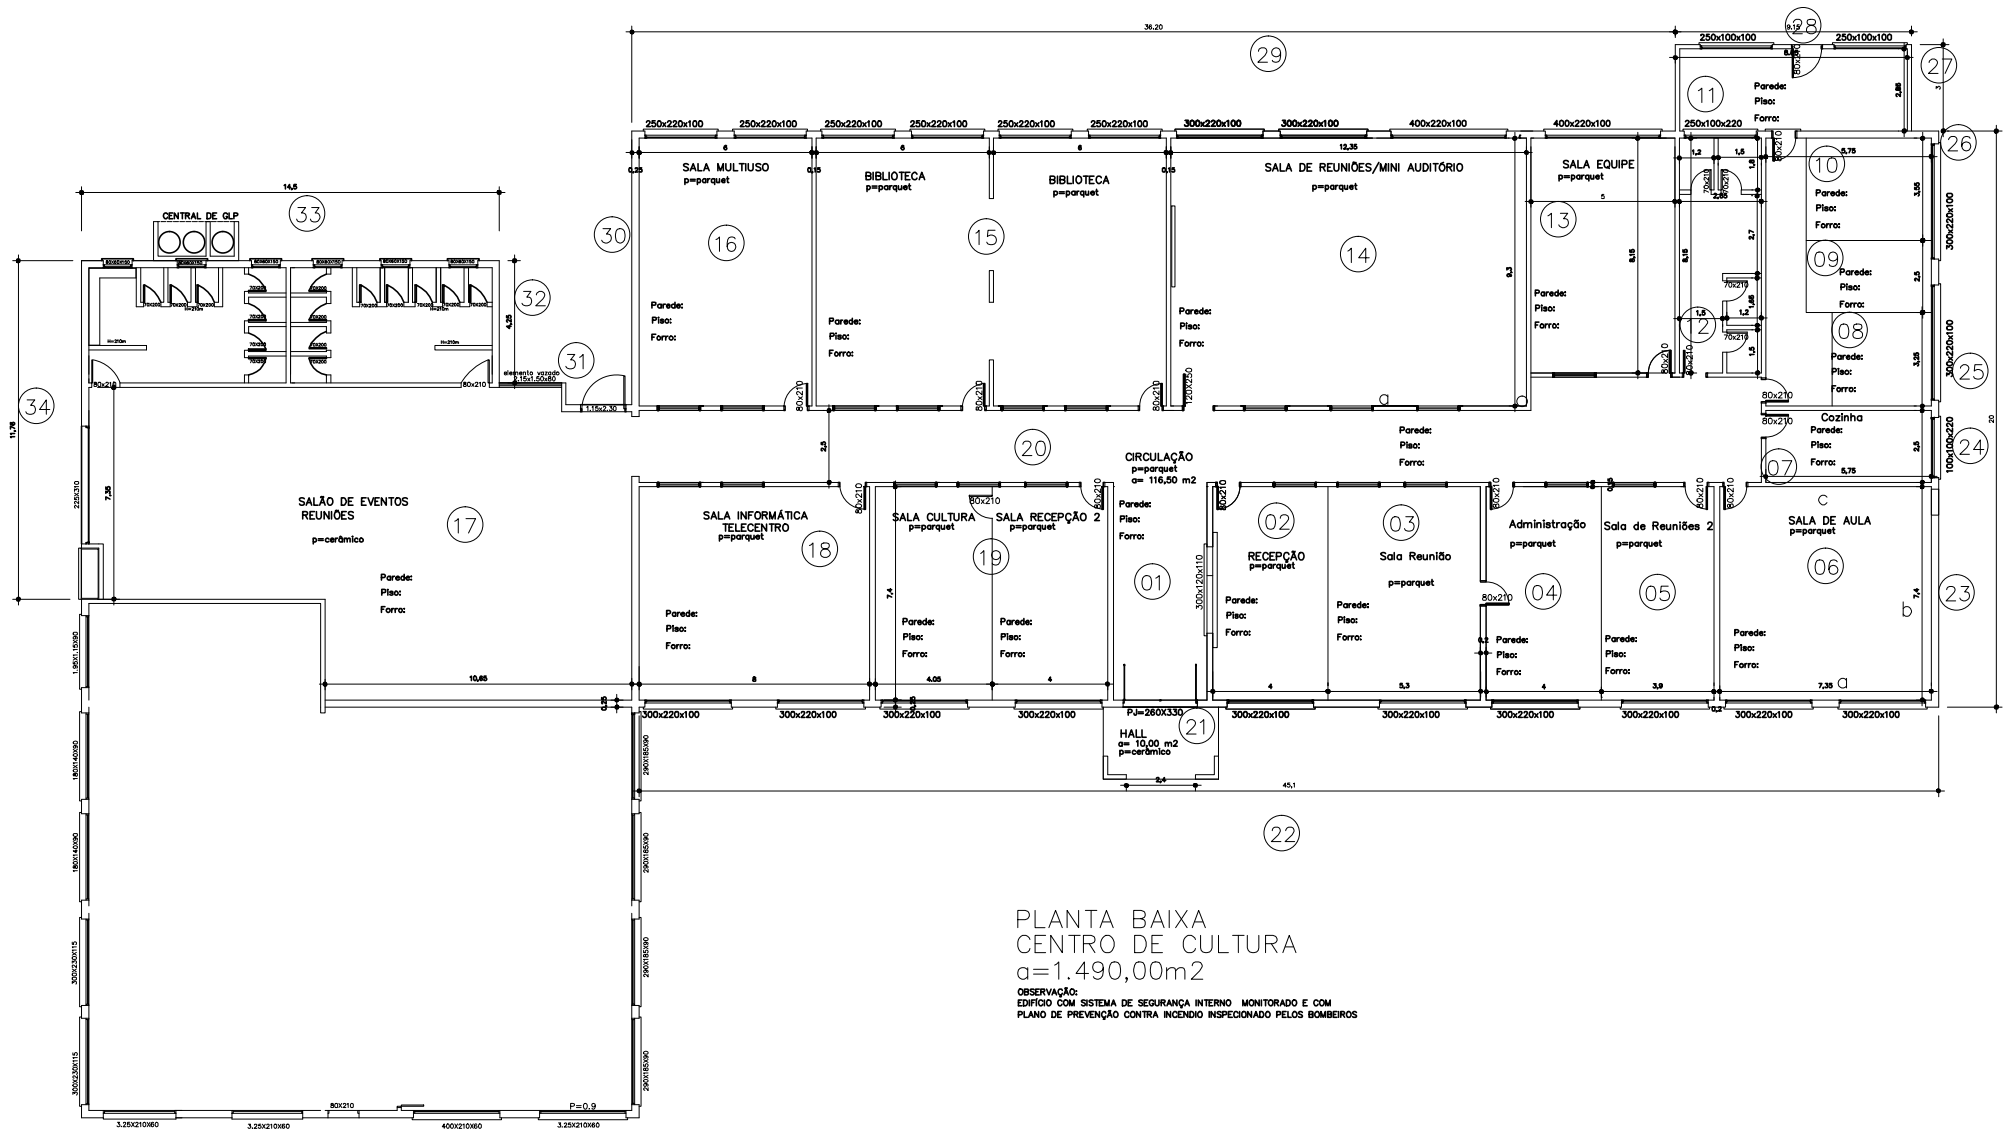

PLANTA BAIXA
CENTRO DE CULTURA
a=1.490,00m²

OBSERVAÇÃO:
EDIFÍCIO COM SISTEMA DE SEGURANÇA INTERNO MONITORADO E COM
PLANO DE PREVENÇÃO CONTRA INCÊNDIO INSPECIONADO PELOS BOMBEIROS


Posto Saúde Navegantes

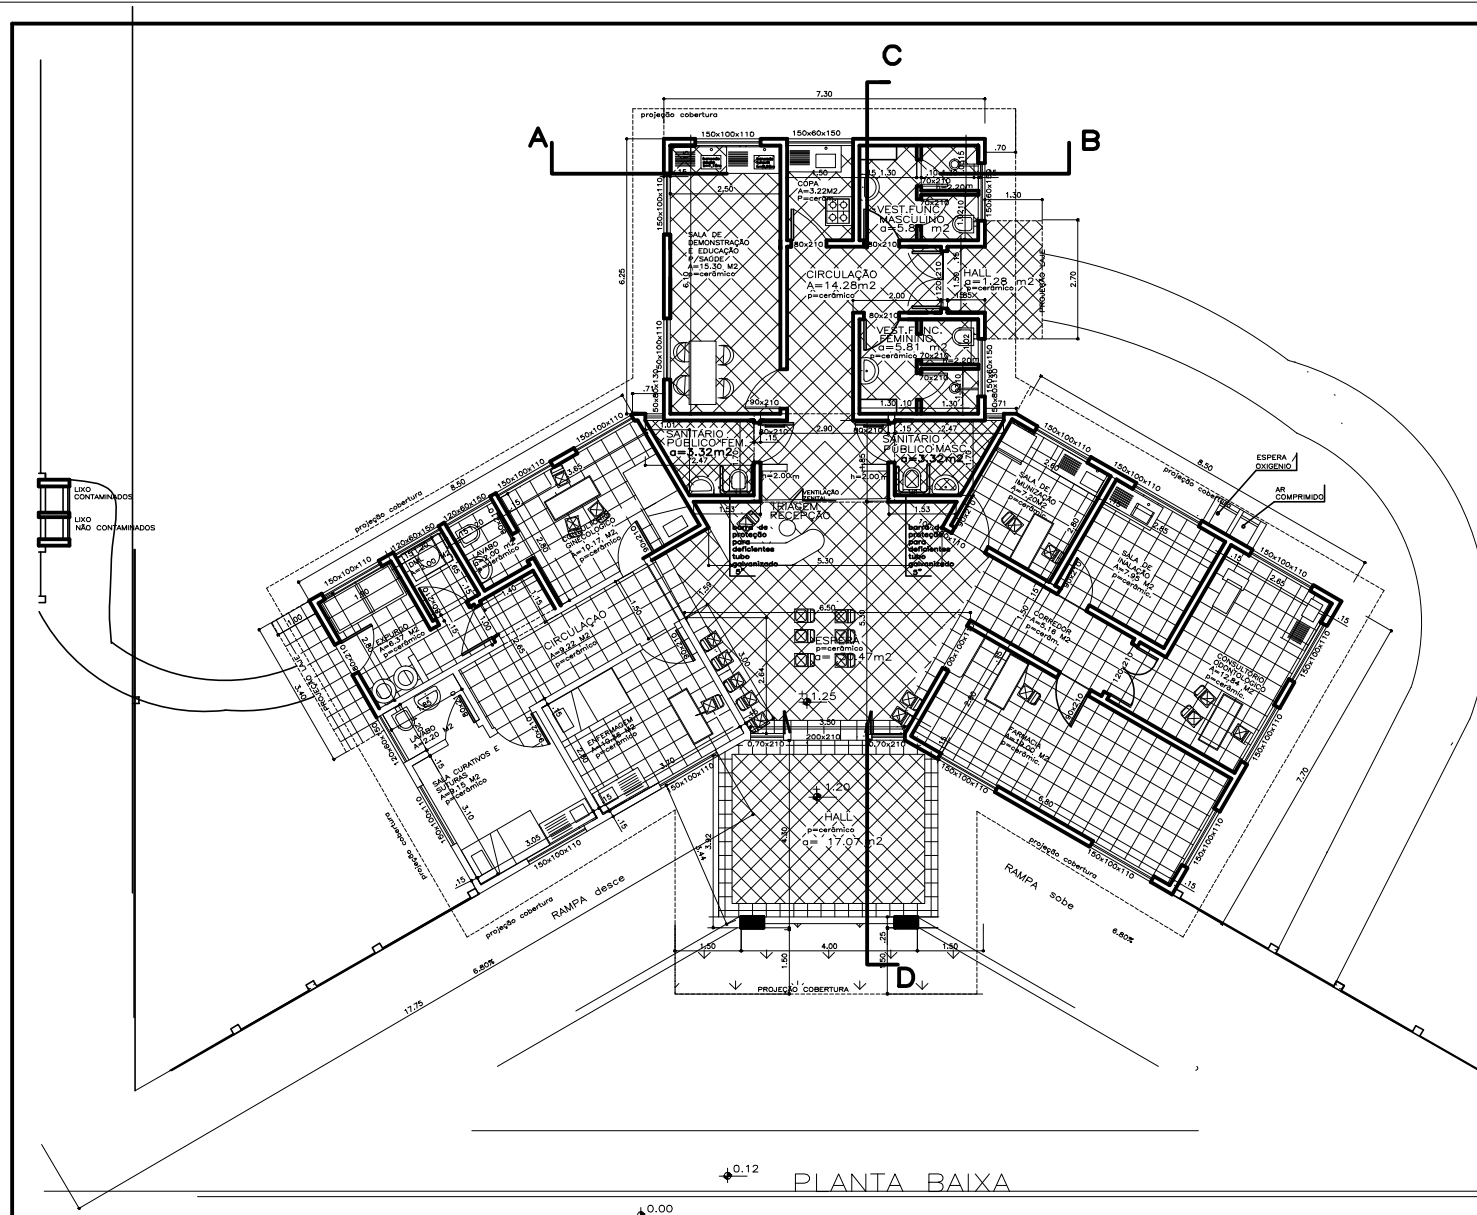


LEGENDA	
	existente 34,20 m ²
	a construir 193,55 m ²
	total 227,75 m ²

	PREFEITURA MUNICIPAL	
	ARROYO DO MEIO / RS.	
ADMINISTRAÇÃO:	2009 - 2012	
RUA MONSENHOR JACOB SEGER - 186 - FONE: 051-716-1166		
ARROYO DO MEIO - RS.		
RESP. PROJETO:	RESP. EXECUÇÃO:	
PROFICIONÁRIO:	PRONÓCIO:	
Posto Saúde		
Bairro Navegantes		
PLANTA BAIXA		
DESENHO:	DATA:	ESCALA:
	07/2010	1/50
ÁREA:		227,75 m ²

Posto de Saúde Centro

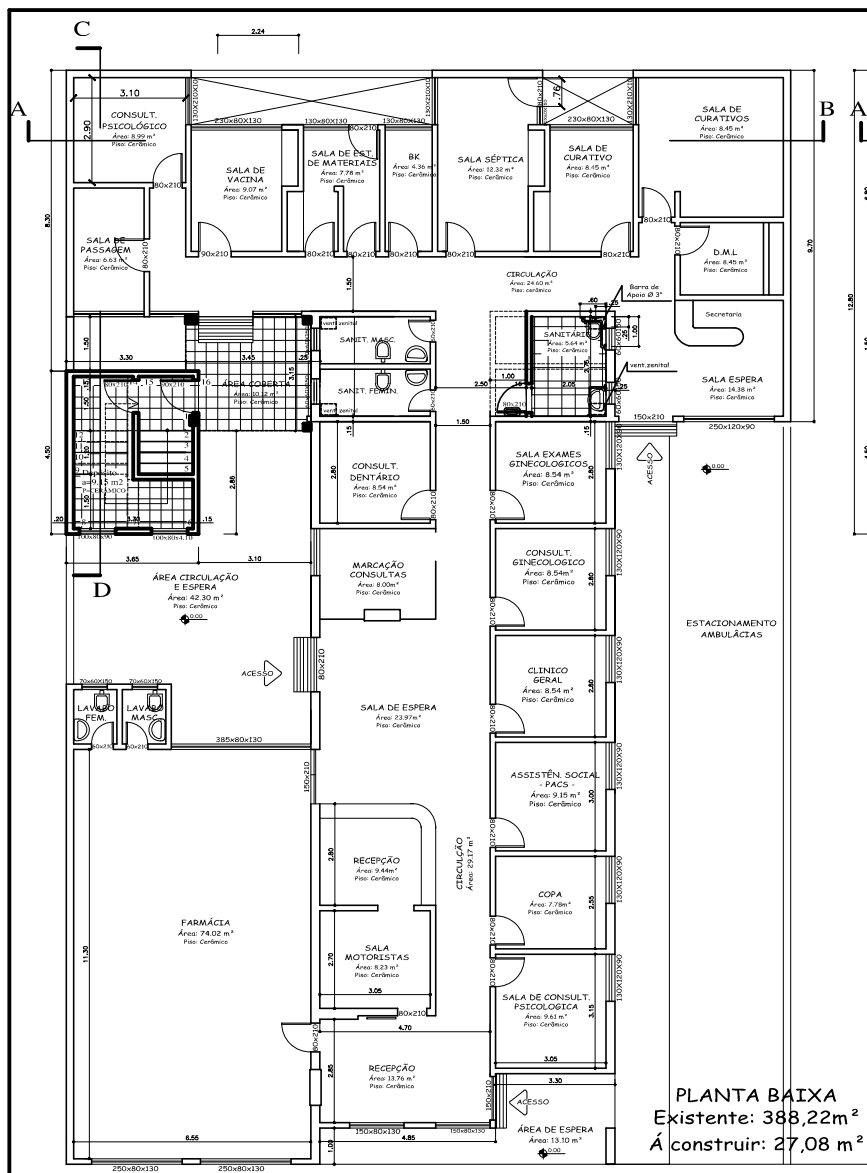

PLANTA BAIXA
Existente: 388,22m²
Á construir: 27,08 m²

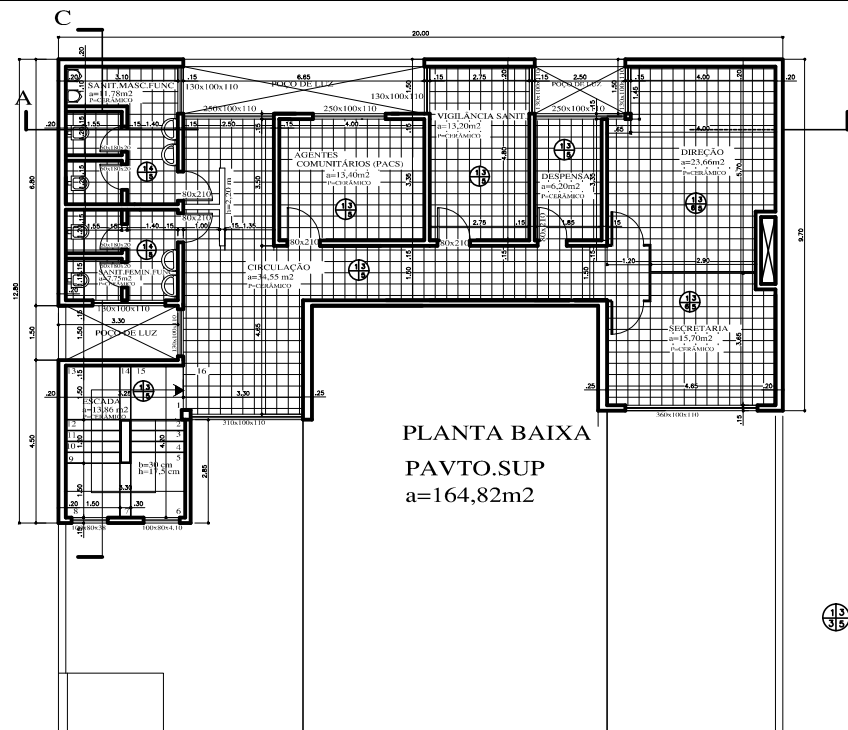

PLANTA BAIXA
PAVTO.SUP
a=164,82m2


RESUMO	
	DEMOLIR
	EXISTENTE = 415,90 m ²
	A CONSTRUIR = 191,90 m ²
	ÁREA TOTAL = 607,80 m ²

- LEGENDA**

1) PISOS CERÂMICO
 2) PISOS TACOS MADEIRA
 3) PAREDE REVESTIDA COM REBOCO E PINTURA ACRÍLICA LAVÁVEL
 4) PAREDE REVESTIDA COM AZULEJOS CERÂMICOS
 5) FORRO - LAJE PRÉ-MOLDADA REBOCADA E PINTADA C/TINTA ACRÍLICA COR CLARA
 6) DIVISÓRIA TIPO DILUX, COMPENSADA E PINTURA ÓLEO

	PREFEITURA MUNICIPAL ARROIO DO MEIO / RS			
	MATRÍCULA Nº : 2005 - 008			
RUA MONSENHOR JACOB SEIGER - 186 - FONE: 551-716-1166 CEP: 97.200-000 - ARROIO DO MEIO - RS				
PROJETO Nº : RES. ELEIÇÃO : PROPOSTIVA Nº :	NOME - ENDEREÇO : Ampliação Unidade Sanitária Bairro Centro-Arroio do Meio			
FUNÇÃO : PLANTAS BAIXAS - ARQUITETONICO				
DESPESA 1 : Pedro Luiz	DATA 1 : 01/2007	DESPESA 2 : 1/50	ÁREA 2 : 667,80 m2	

Posto de Saúde Bela Vista

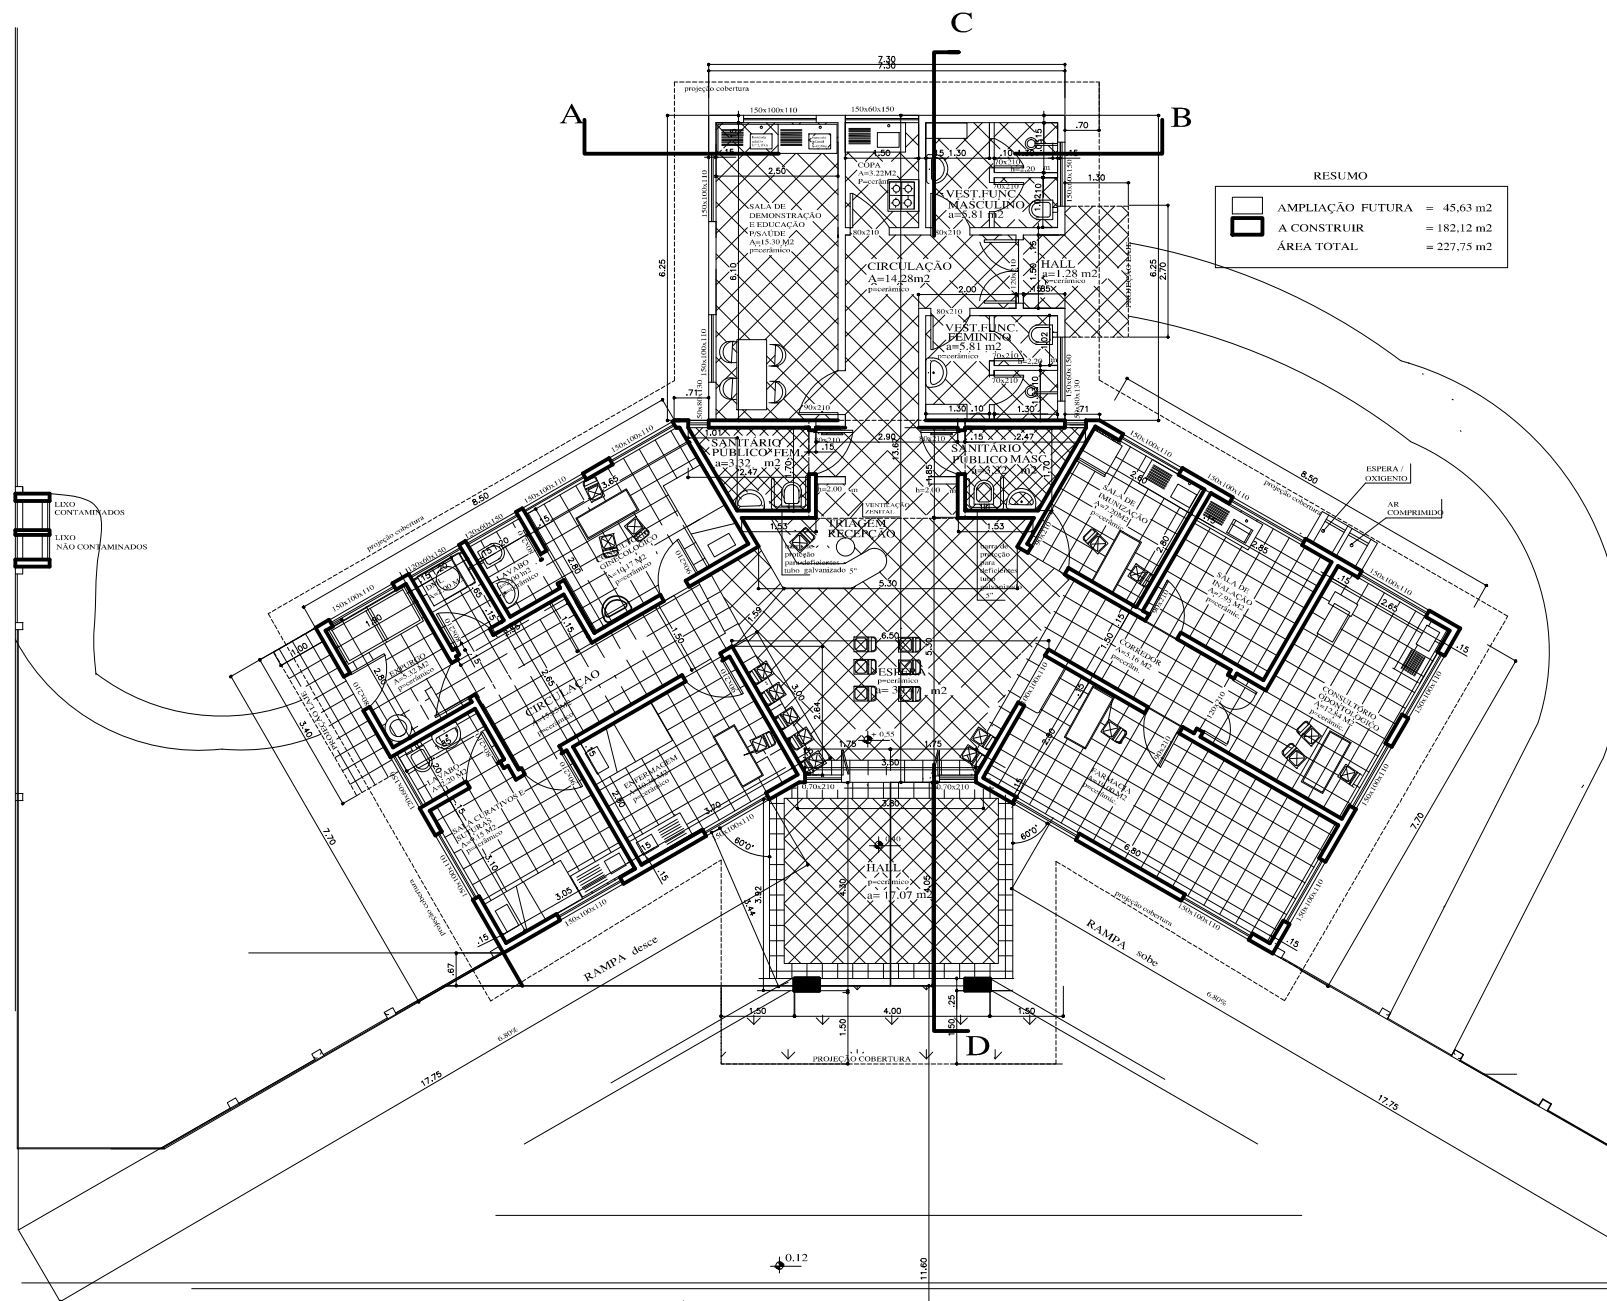




PLANTA BAIXA

	PREFEITURA MUNICIPAL ARROIO DO MEIO / RS.	
	ADMINISTRAÇÃO : 2001 – 2004	
RUA MONSENHOR JACOB SEGER – 186 – FONE 051-716-1168 ARROIO DO MEIO – RS.		
RESP. PROJETO : _____ RESP. EXECUÇÃO : _____ PROPRIETÁRIO : _____ PROJETO : _____ PRONOME : _____	HOME – INDICADO : _____ POSTO SAÚDE BAIRRO BELA VISTA	
PLANTA BAIXA		
DESENHO : _____ Pedro Luiz	DATA : _____ 03/2004	ESCALAS : _____ 1/50
		ÁREA : _____ 182,12m ²

PLANTA BAIXA
a=356,15 m2

PLANTA BAIXA
a=356,15 m2



	PREFEITURA MUNICIPAL ARROIO DO MEIO / RS.		
	ADMINISTRAÇÃO : 2009 – 2012		
RUA MONSENHOR JACOB SEGER – 186 – FONE 051-716-1166 ARROIO DO MEIO – RS.			
RESP. PROJETO : RESP. EXECUÇÃO : PROPRIETÁRIO :	NOME – ENDEREÇO : POSTO SAÚDE BAIRRO AIMORÉ		
PRECATORIO : PLANTA BAIXA			
DESENHO : Pedro Luiz	DATA : 07/2009	ESCALAS : 1/50	ÁREA :

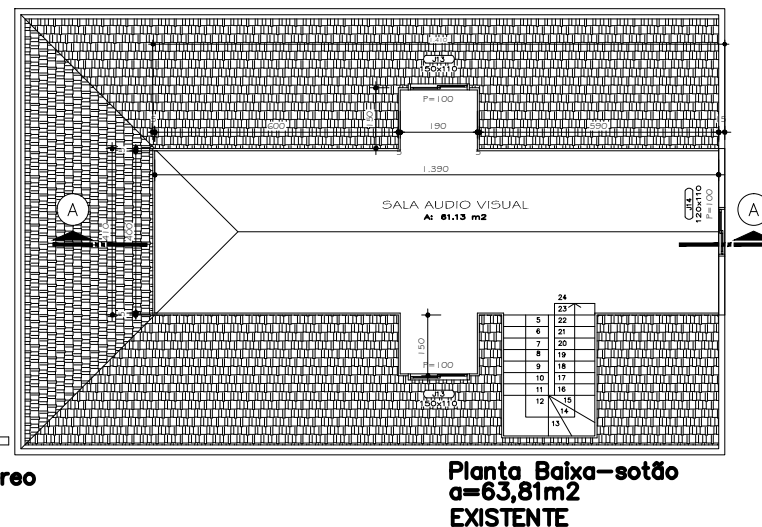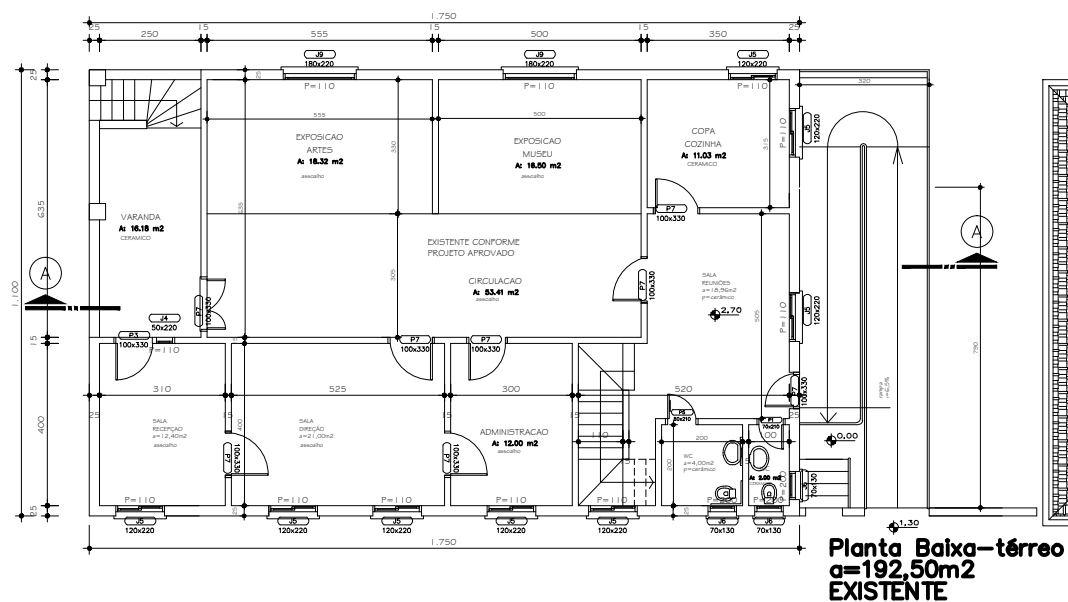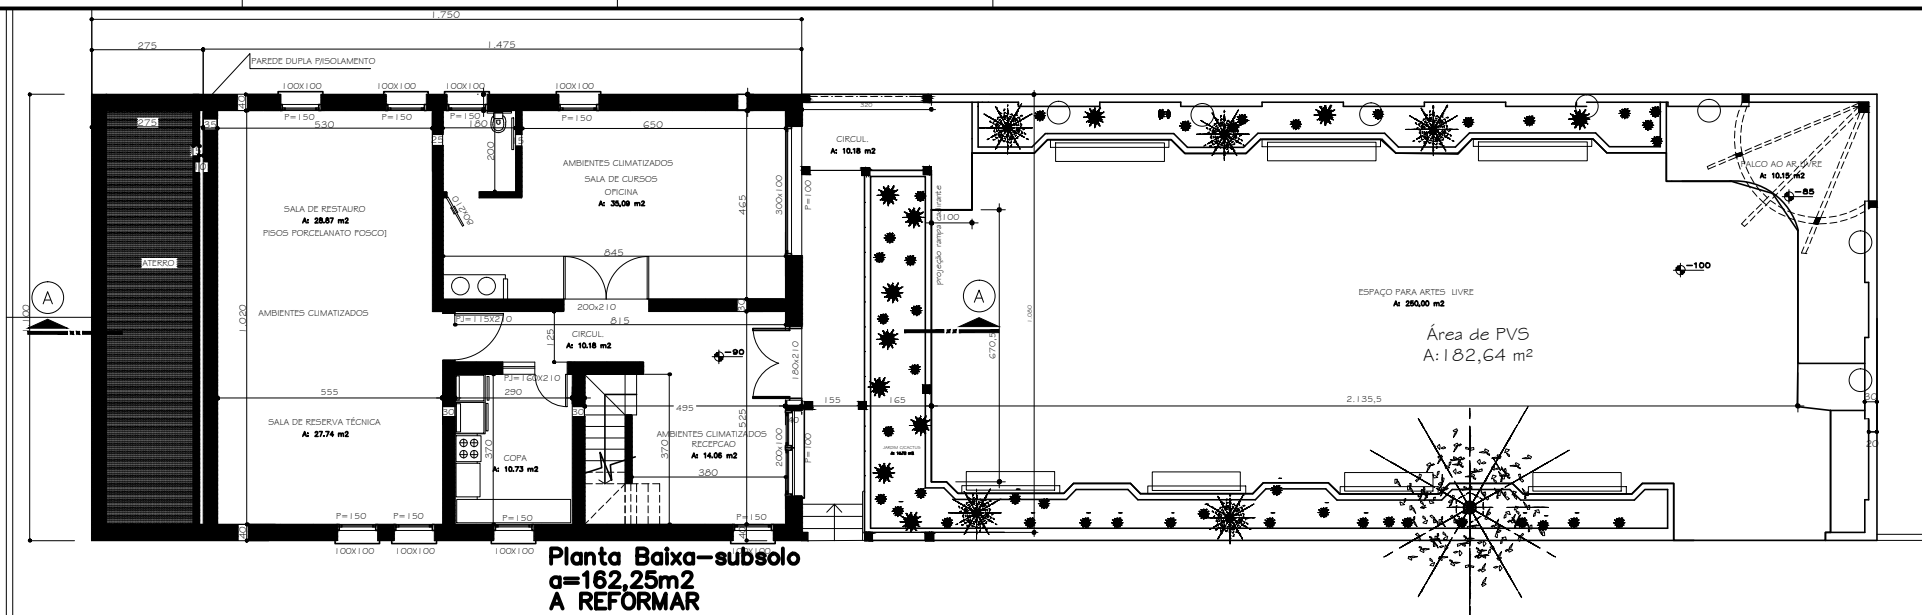


A REFORMAR = 162,25 m²
 ÁREA EXISTENTE = 256,31 m²
 ÁREA TOTAL = 418,56 m²

PREFEITURA MUNICIPAL ARROIO DO MEIO / RS.	
2009-2012	
RUA MONSENHOR JACOB SEIGER - 196 - FONE: 051-716-1186 ARROIO DO MEIO - RS.	
RESP. PROJETO: RESP. EXECUÇÃO: PROPRIETÁRIO: FRANQUIA:	NOME - ENDEREÇO: REFORMA E ADAPTAÇÃO DO PORÃO MUSEU MUNICIPAL Arroio do Meio - RS
Plantas baixas	
DESENHO: DATA:	EXECUÇÃO: DATA:
Pedro	MARÇO 2010
1/50	418,56m ²

Ginásio Rui Barbosa

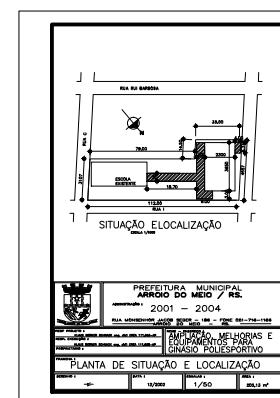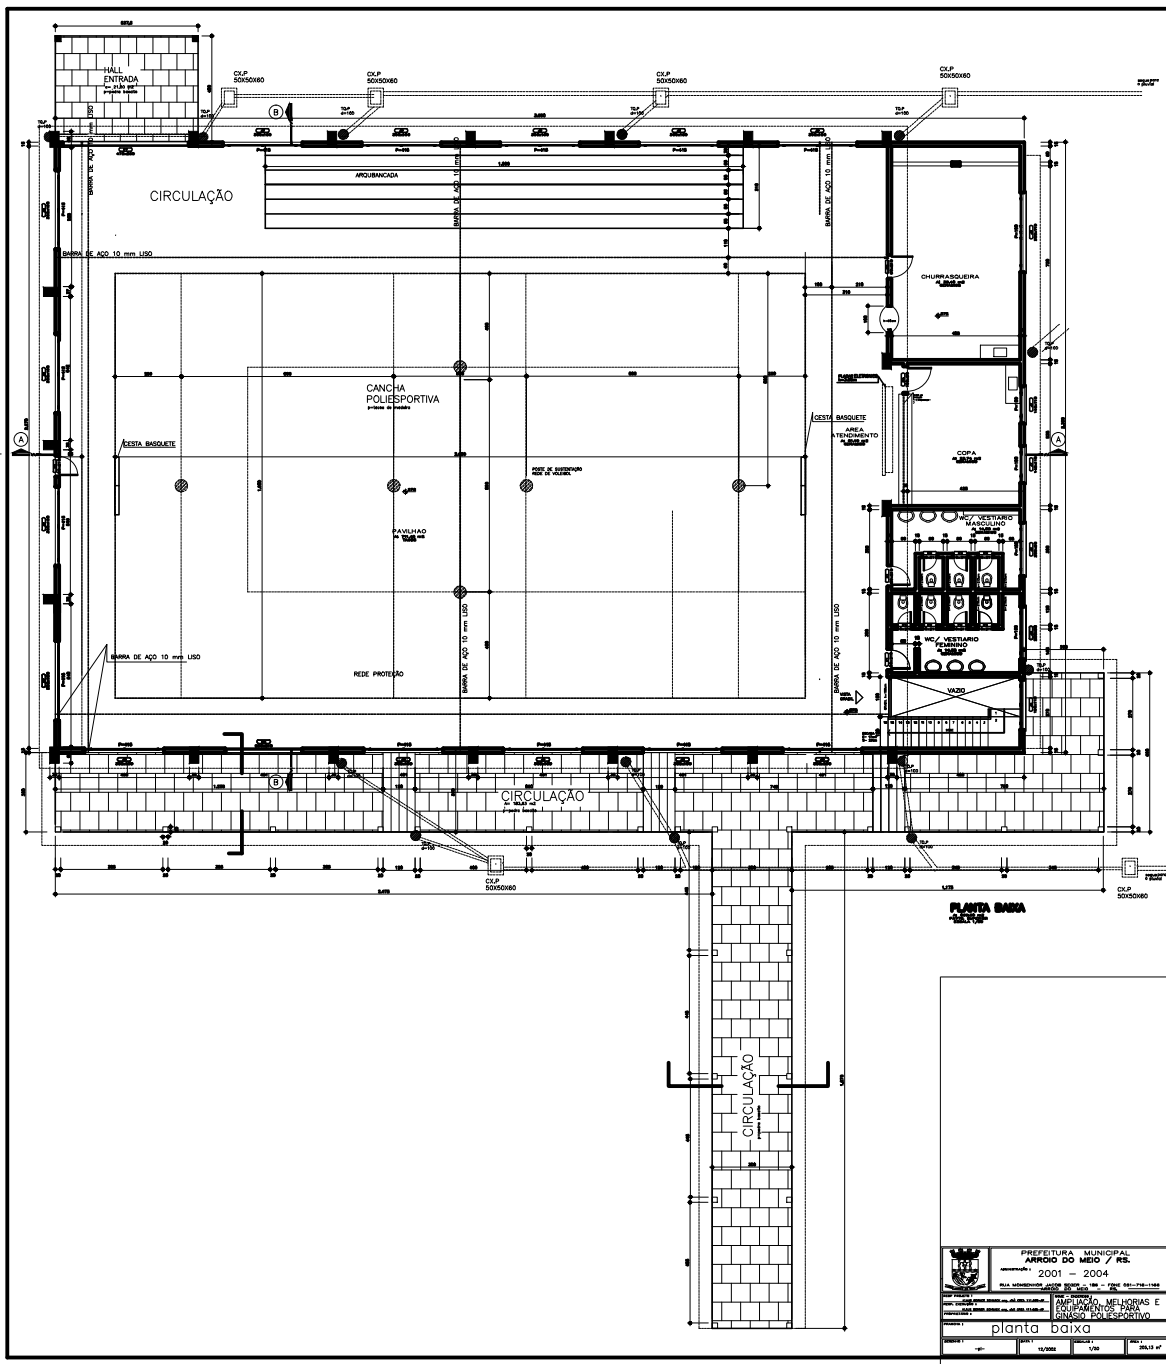


PLANTA BAIXA
PAVTO.SUBSOLO
a=431,90 m2

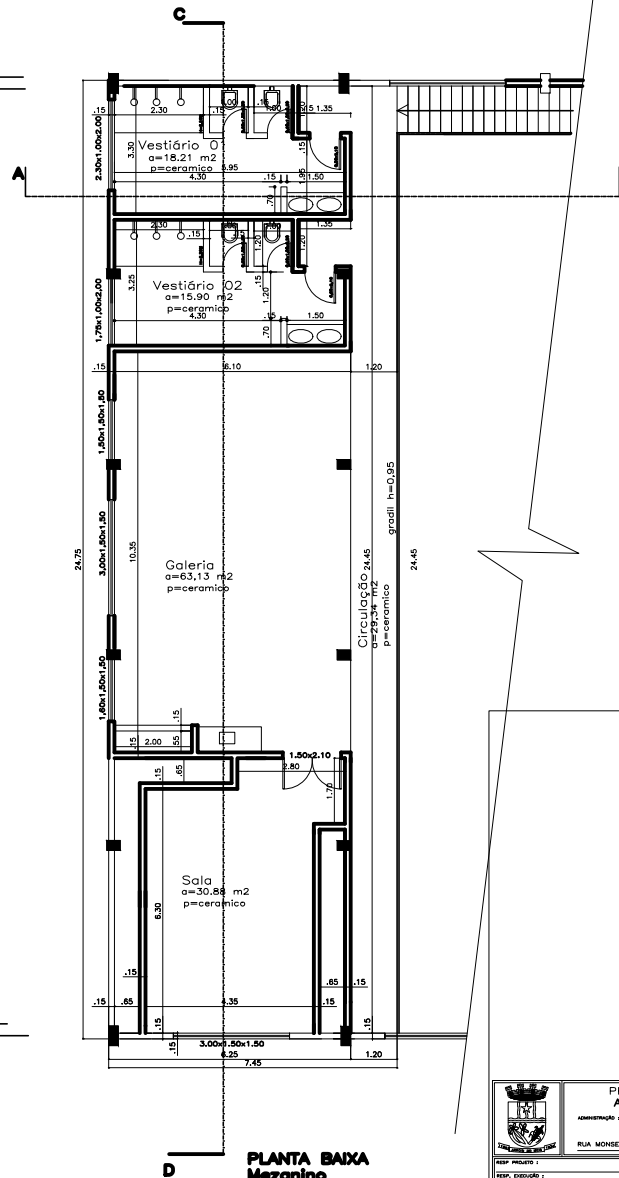


PLANTA BAIXA
Mezanino
a=184,40 m2

	PREFEITURA MUNICIPAL ARROIO DO MEIO / RS.			
	data: _____			
inscrição: _____	2005 – 2008			_____
RUA MONSENHOR JACOB SEGER – 186 – FONE: 051-7516-1166	RUA _____ Nº _____			_____
REP. PROJETO : _____	NOME – SOBRENOME : _____			
REP. CATEGORIA : _____	2ª ETAPA			
PROFESSOR (A) : _____	GNÁSIO MULTIESPORTIVO			
PROFESSOR (A) : _____	Escola Bodo Korbes			
FRACION : _____				
PLANTAS BAIXAS, SUBSOLO E MEZANINO				
CONDIÇÃO : _____	DATA : _____	CONDIÇÃO : _____	ÁREA : _____	
Pedro	julho 2007	1/50	1.637,90m2	

Ginásio João Beda Korbes

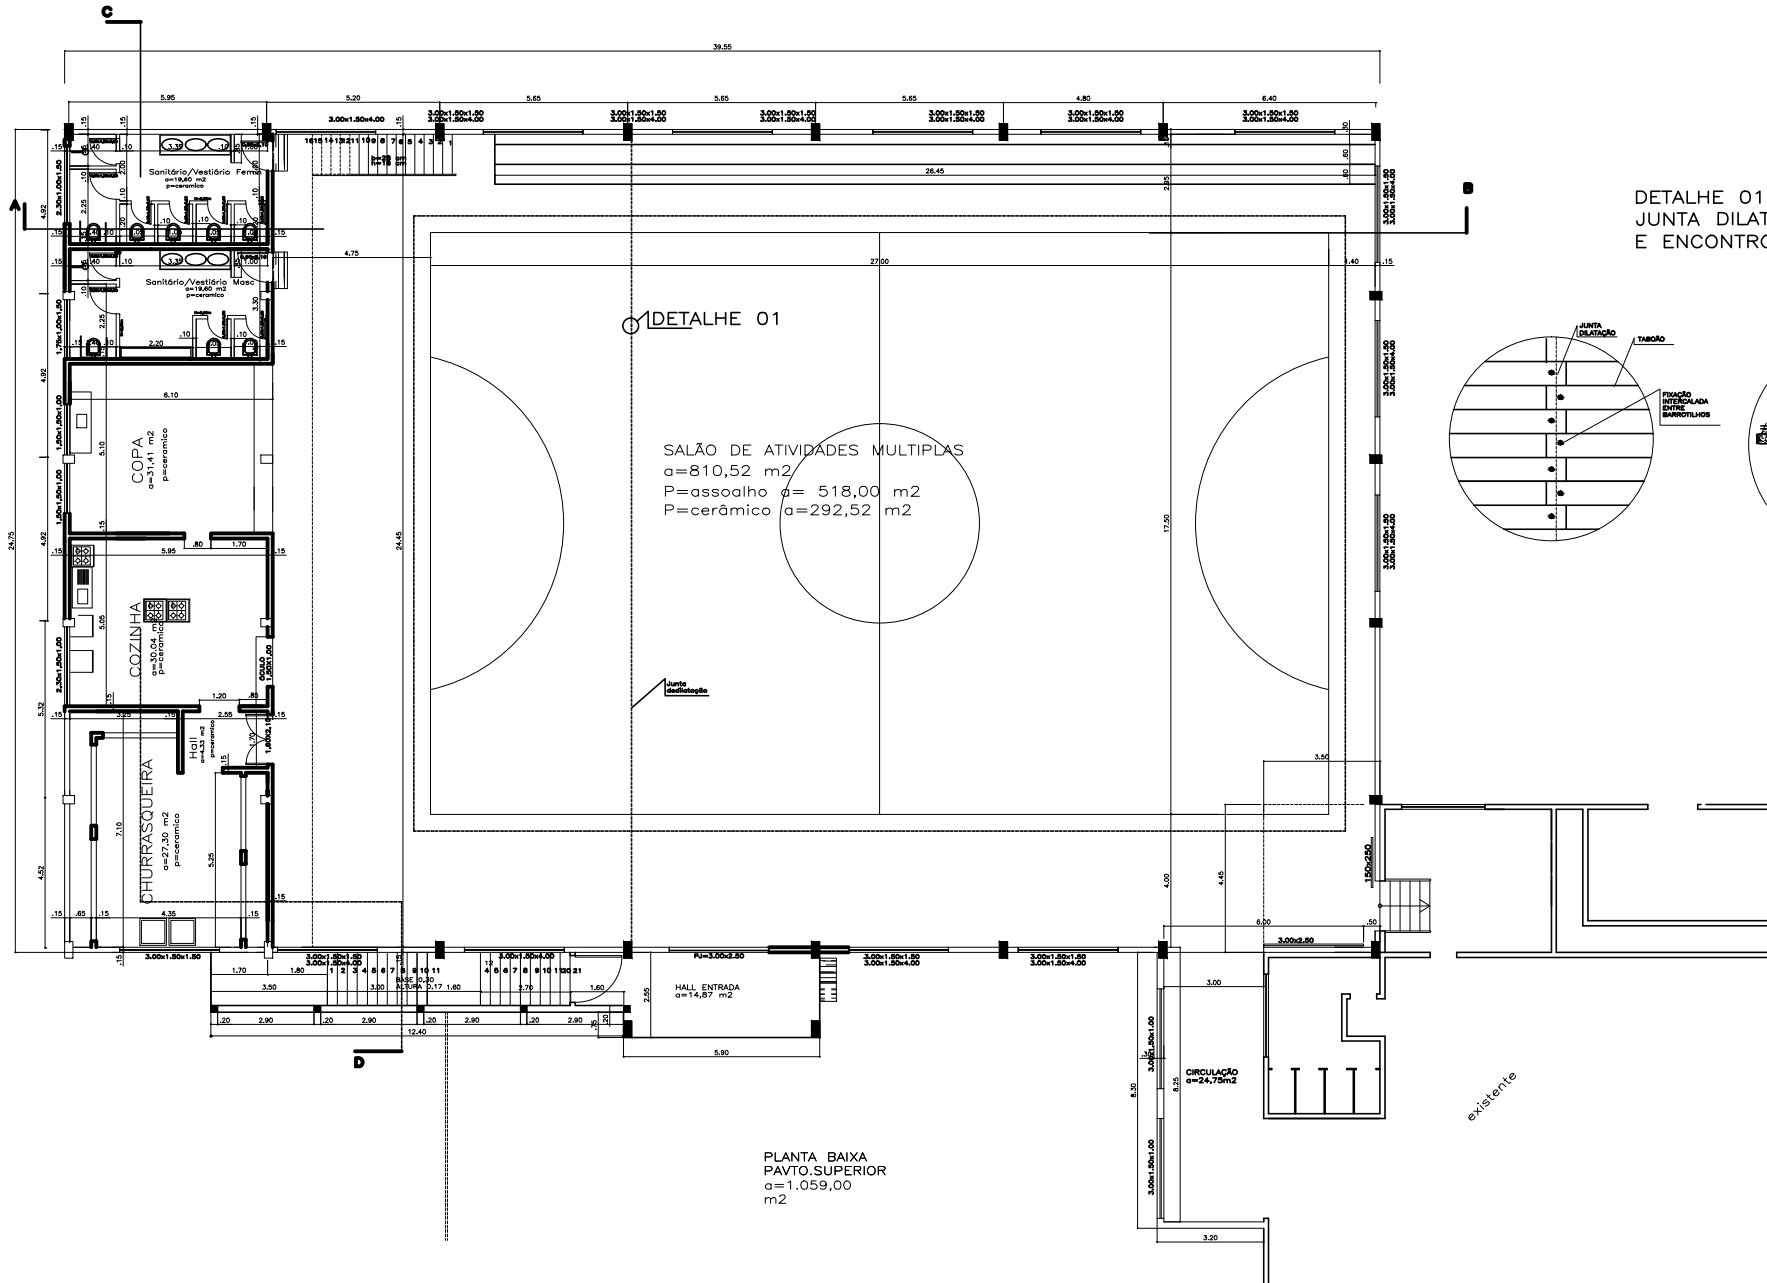

DETALHE 01
JUNTA DILATAÇÃO/BARROTILO
E ENCONTRO TABOÃO

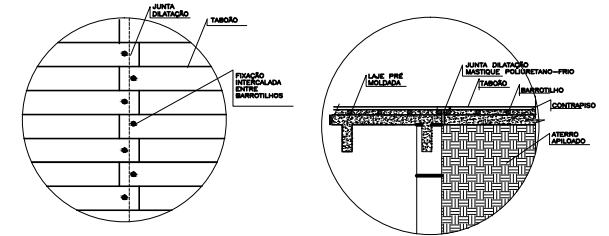


- ☐ EXISTENTE
 - ☐ A CONSTRUIR
 - ☐ EXECUÇÃO FUTURA

PLANTA BAIXA
PAVTO.SUPERIOR
a=1.059,00
m2

	PREFEITURA MUNICIPAL ARROIO DO MEIO / RS.			
	anexo nº 1			
	2005 – 2008			
	RUA WANDERSON JACOB SEGER - 186 – FONE 051-716-1166			
	Cidade de São Carlos - RS - FLS.			
EMP. PRESTADO A:	2ª ETAPA			
RUA, CATEGORIA E Nº:	GINÁSIO MULTIESPORTIVO			
PORCENTAGEM:	Escola Bodo Korbes			
FRAÇÃO DE:				
PLANTA BAIXA PAVTO. TERREO				
Escala =	Data =	Elaborar =	Assin =	
Pedro	julio 2007	1/50	1.637.pom2	

Ginásio Glória

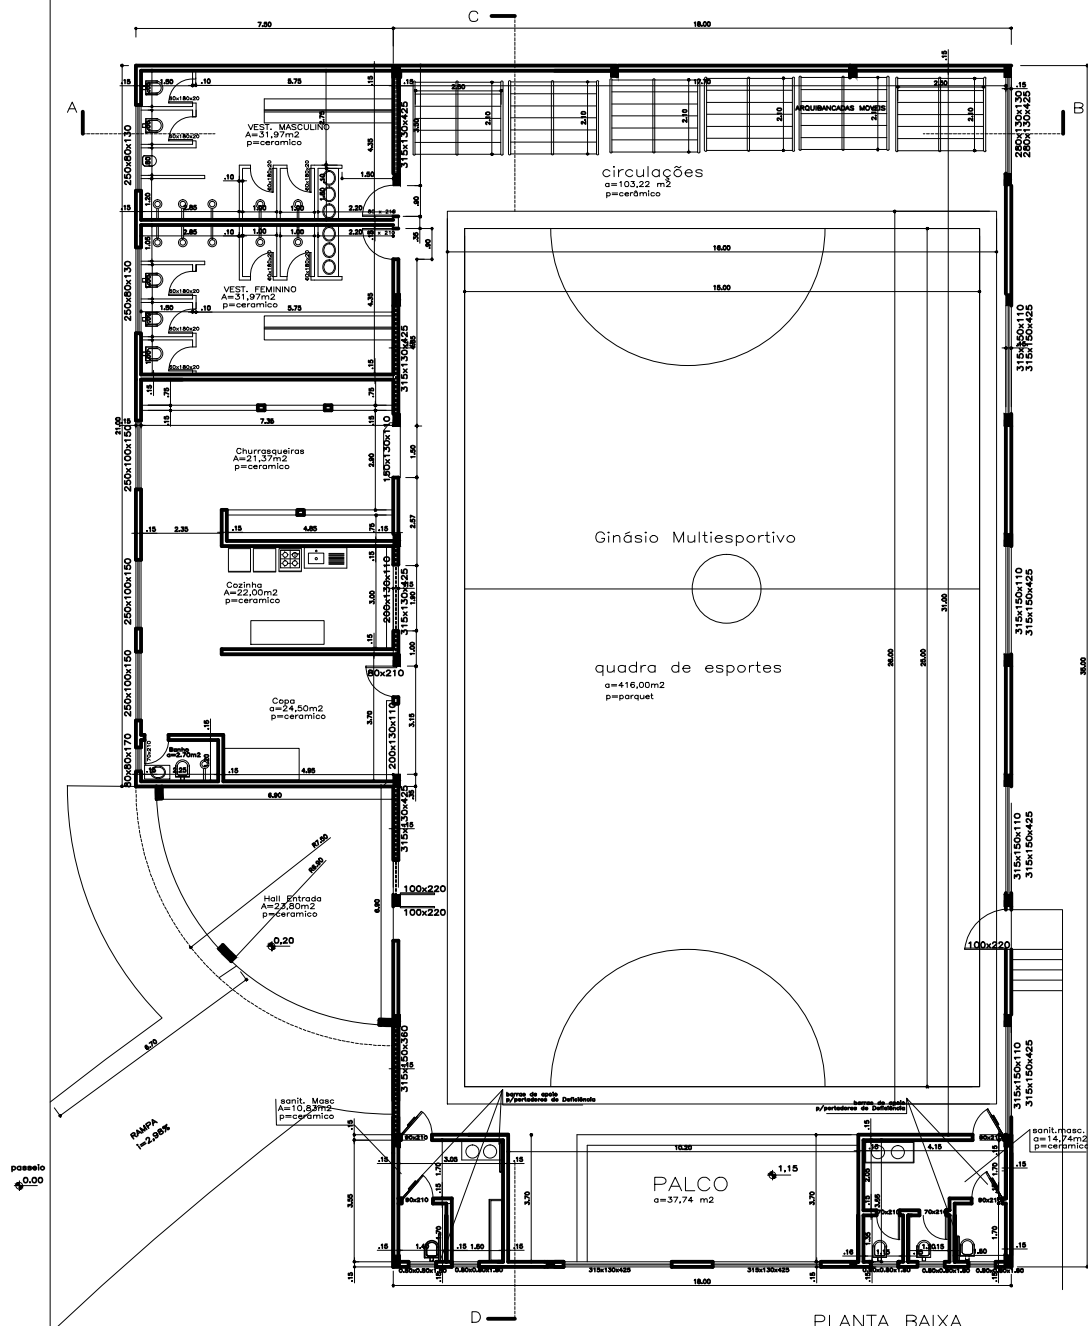

PLANTA BAIXA

Rua: J. G. de Oliveira, nº 100 - Fone: 051-4005-0320 PREFEITURA MUNICIPAL ARRIOIO DO MEIO / RS. Assessoria: 2005 - 2008 Sr. JAC MONTEIRO JACOB SEER - 186 - FONE 051-718-1166 Assessor:			
	Sr. JAC MONTEIRO JACOB SEER - 186 - FONE 051-718-1166 Assessor:		
CIP: PRODUÇÃO SR. VEDUGO PRODUÇÃO PRODUÇÃO	GINÁSIO DE ESPORTES Rua 29 do Meio-Bairro São Vito Loteamento Real-Pop São Vito		
PLANTA BAIXA			
TENDÃO PL	DATA 12/2007	DIMENSÃO 1/50	ÁREA 181,30m2