

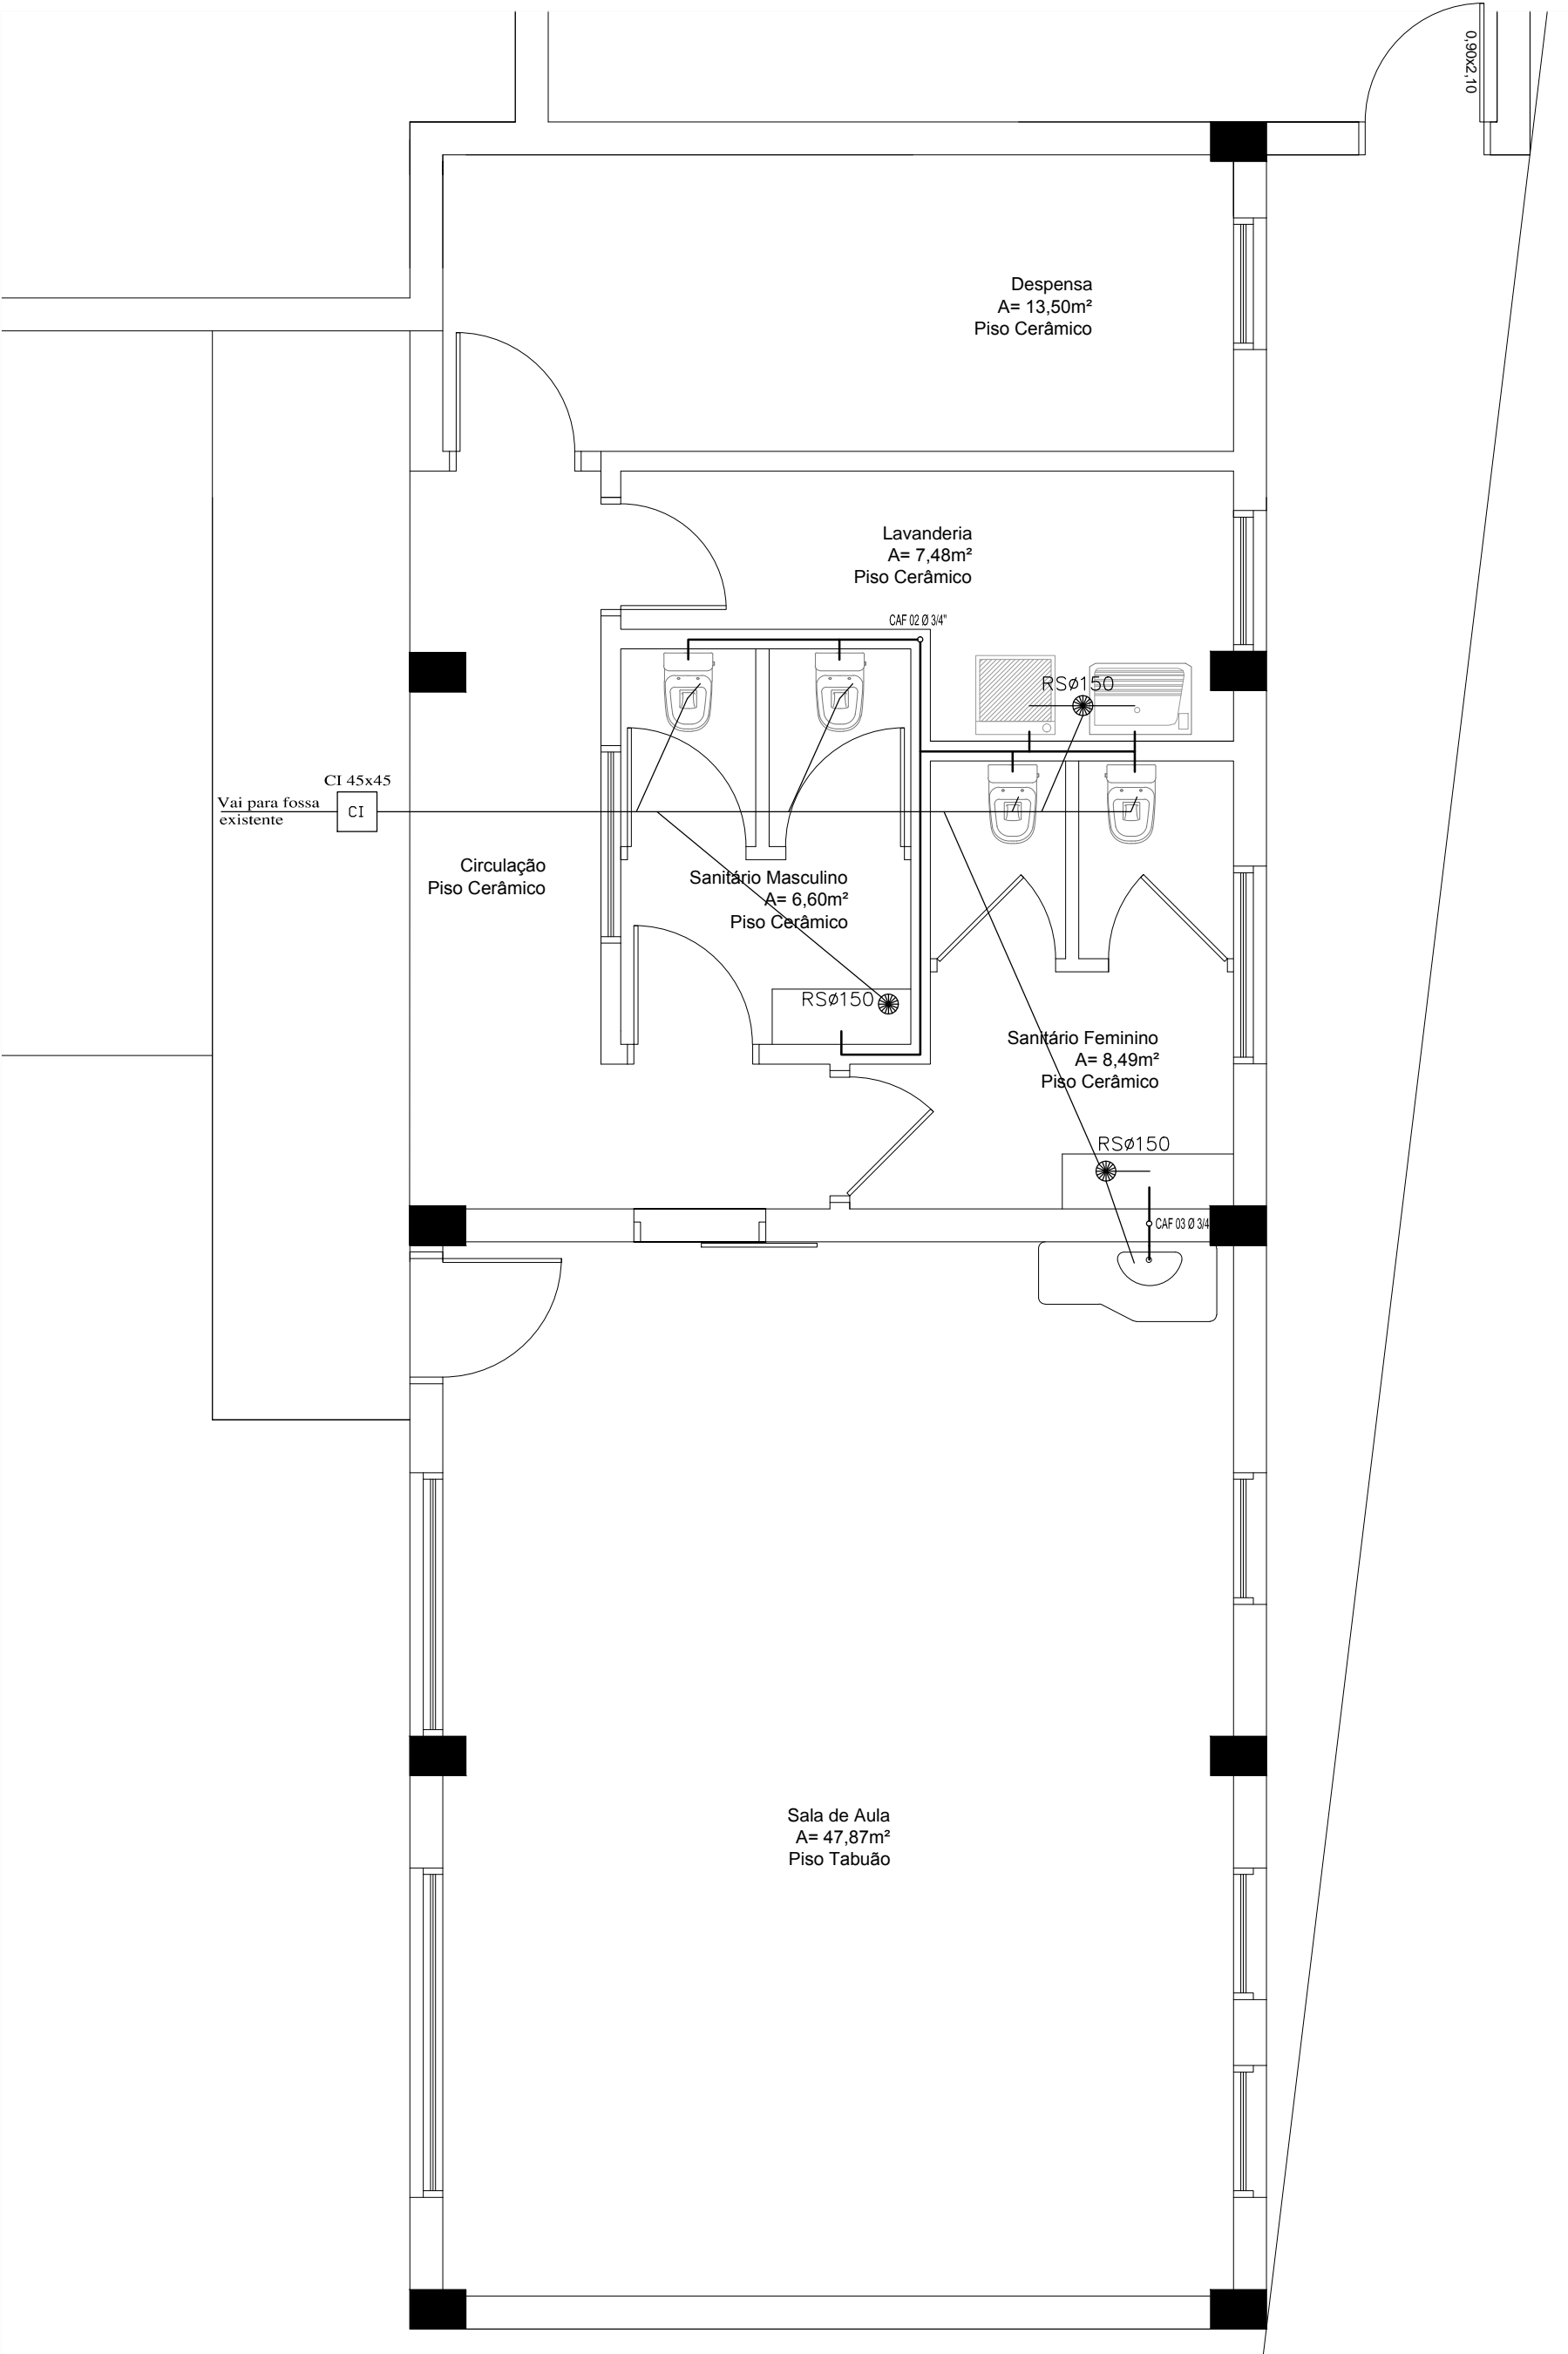


ELÉTRICO COZINHA E REFEITÓRIO

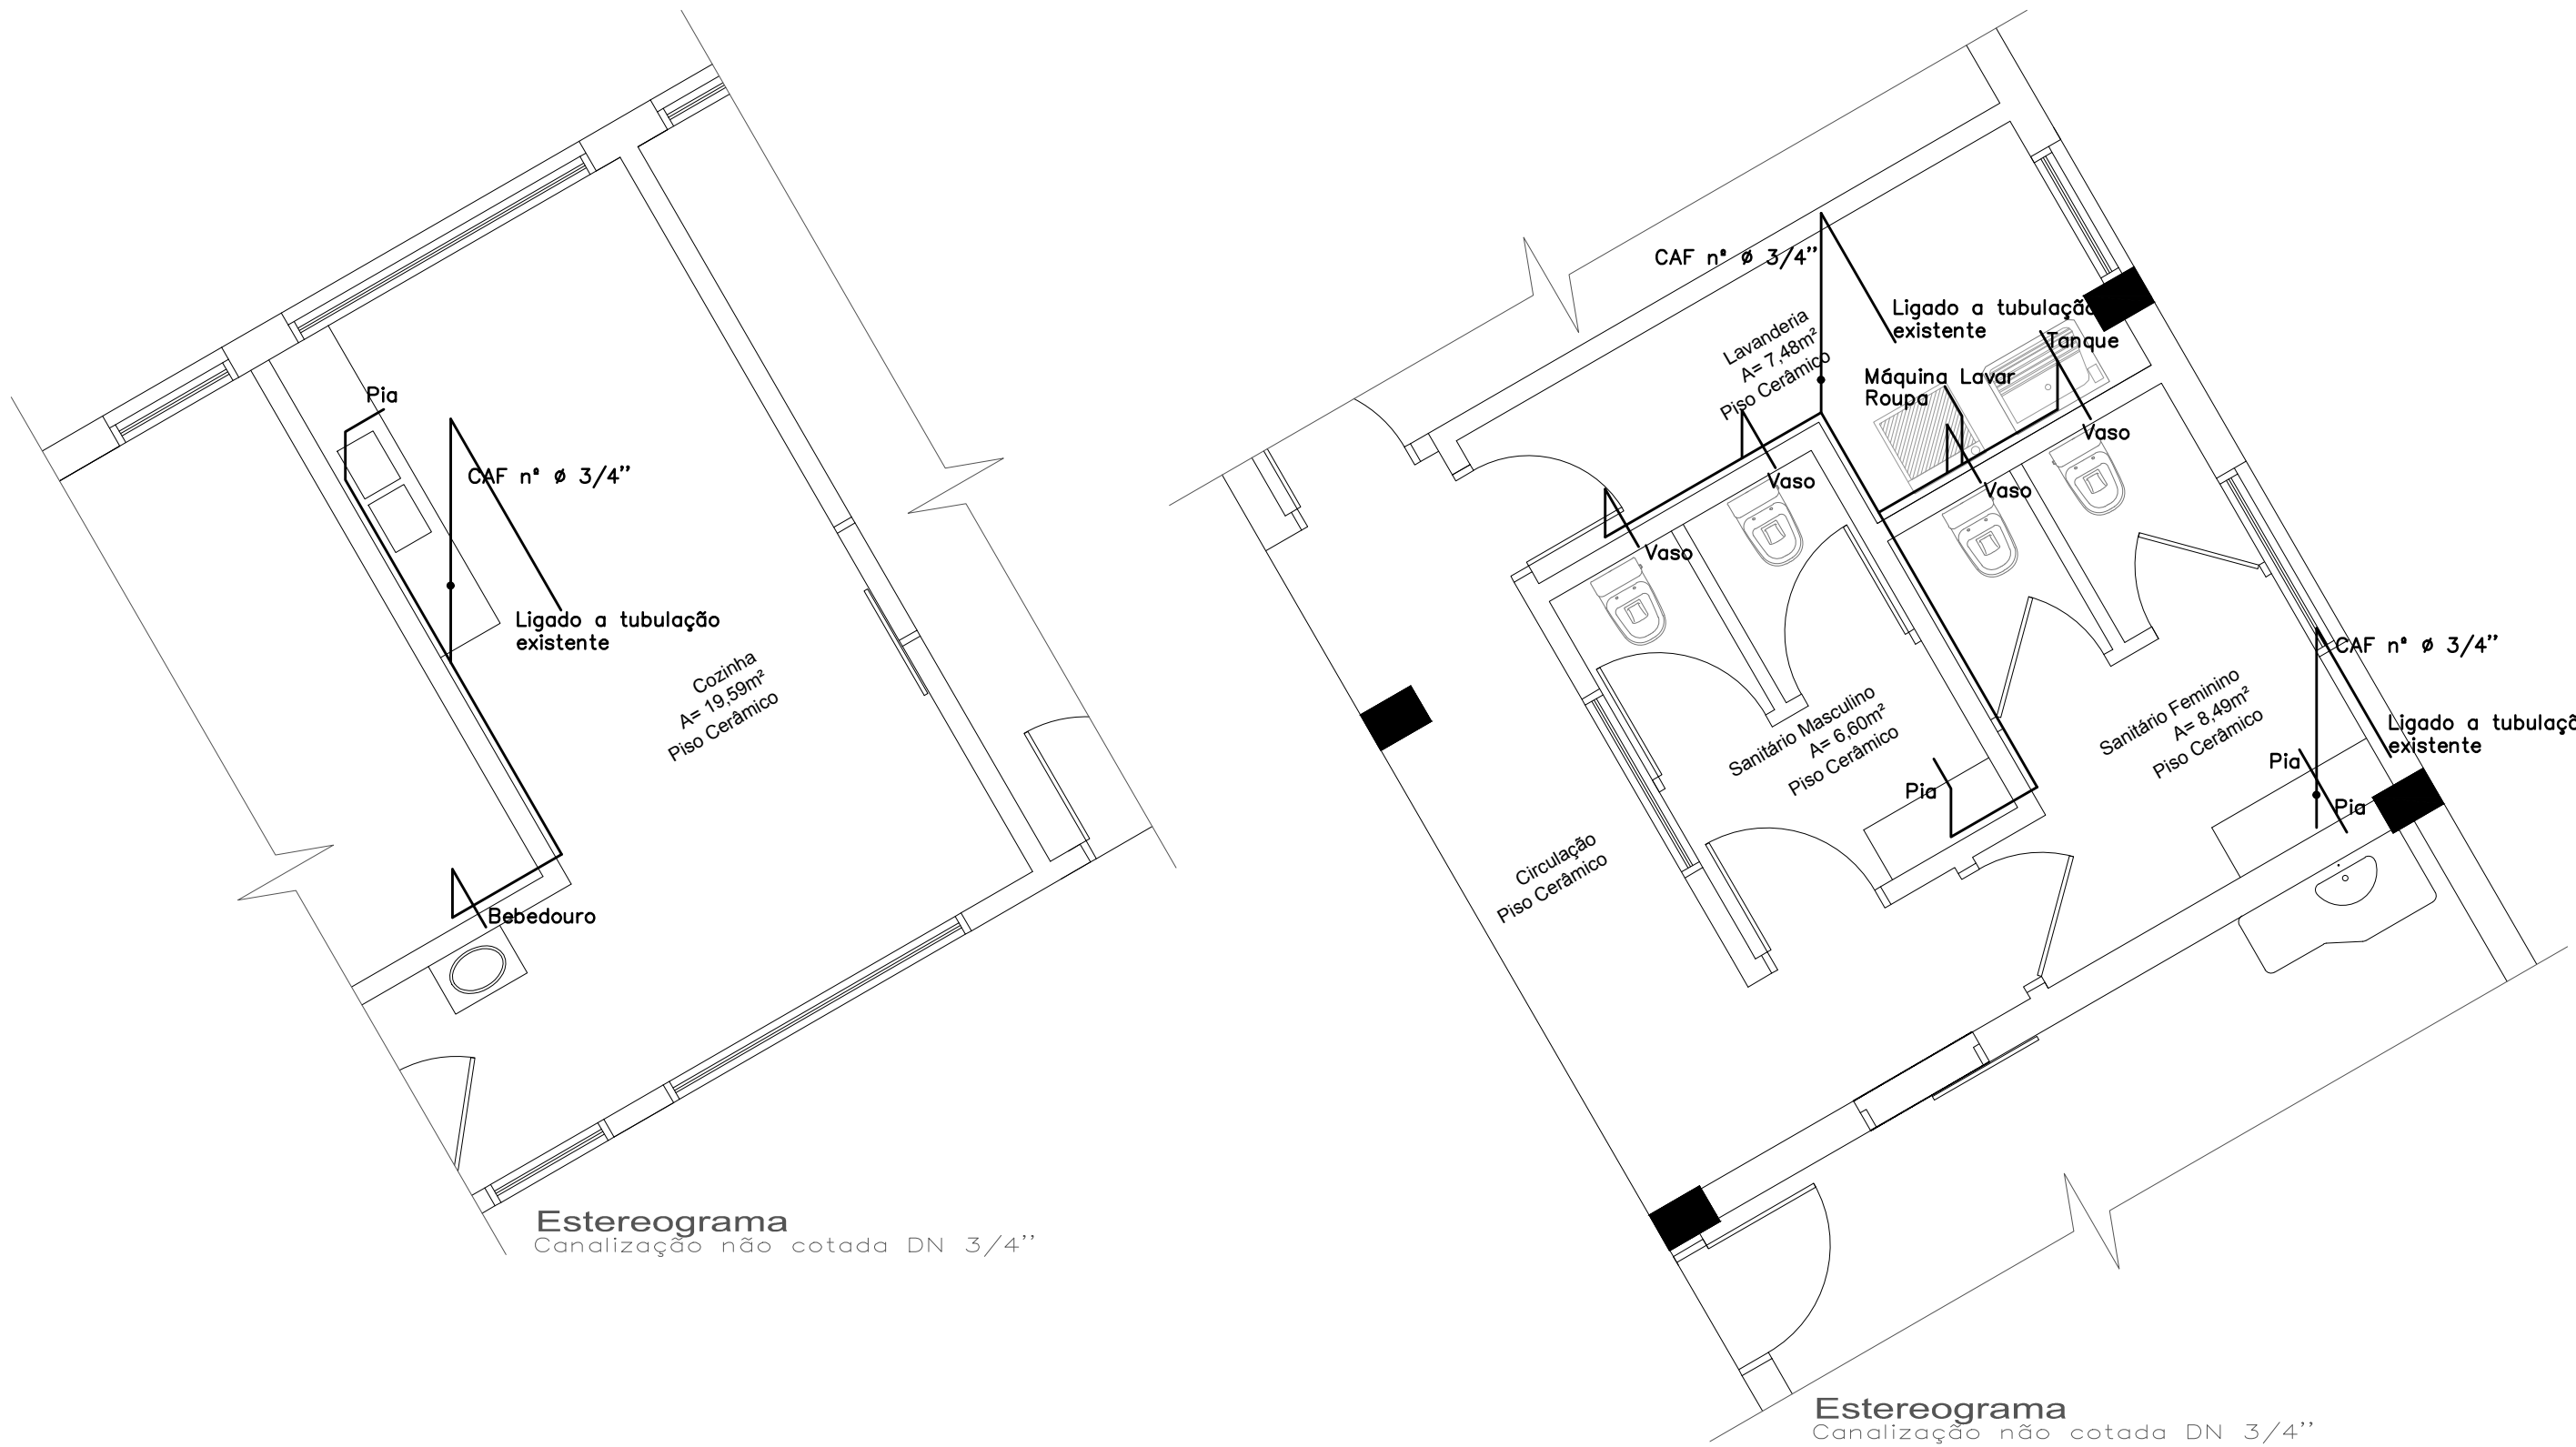

PLANTA BAIXA SALA E SANITÁRIOS

	PREFEITURA MUNICIPAL ARROIO DO MEIO / RS.	
	ADMINISTRAÇÃO : 2017 – 2020	
RUA MONSENHOR JACOB SEGER – 186 – FONE 051-716-1166 ARROIO DO MEIO – RS.		
RESP. PROJETO : RESP. EXECUÇÃO : PROPRIETÁRIO :	HOM. – ENGENHEIRO : EMEF ARLINDO BACK	
FRANCHA : 6 HIDRÁULICO		
DESENHO : Catiane	DATA : SET/2017	ESCALAS : 1/50
ÁREA : 189,19m2		

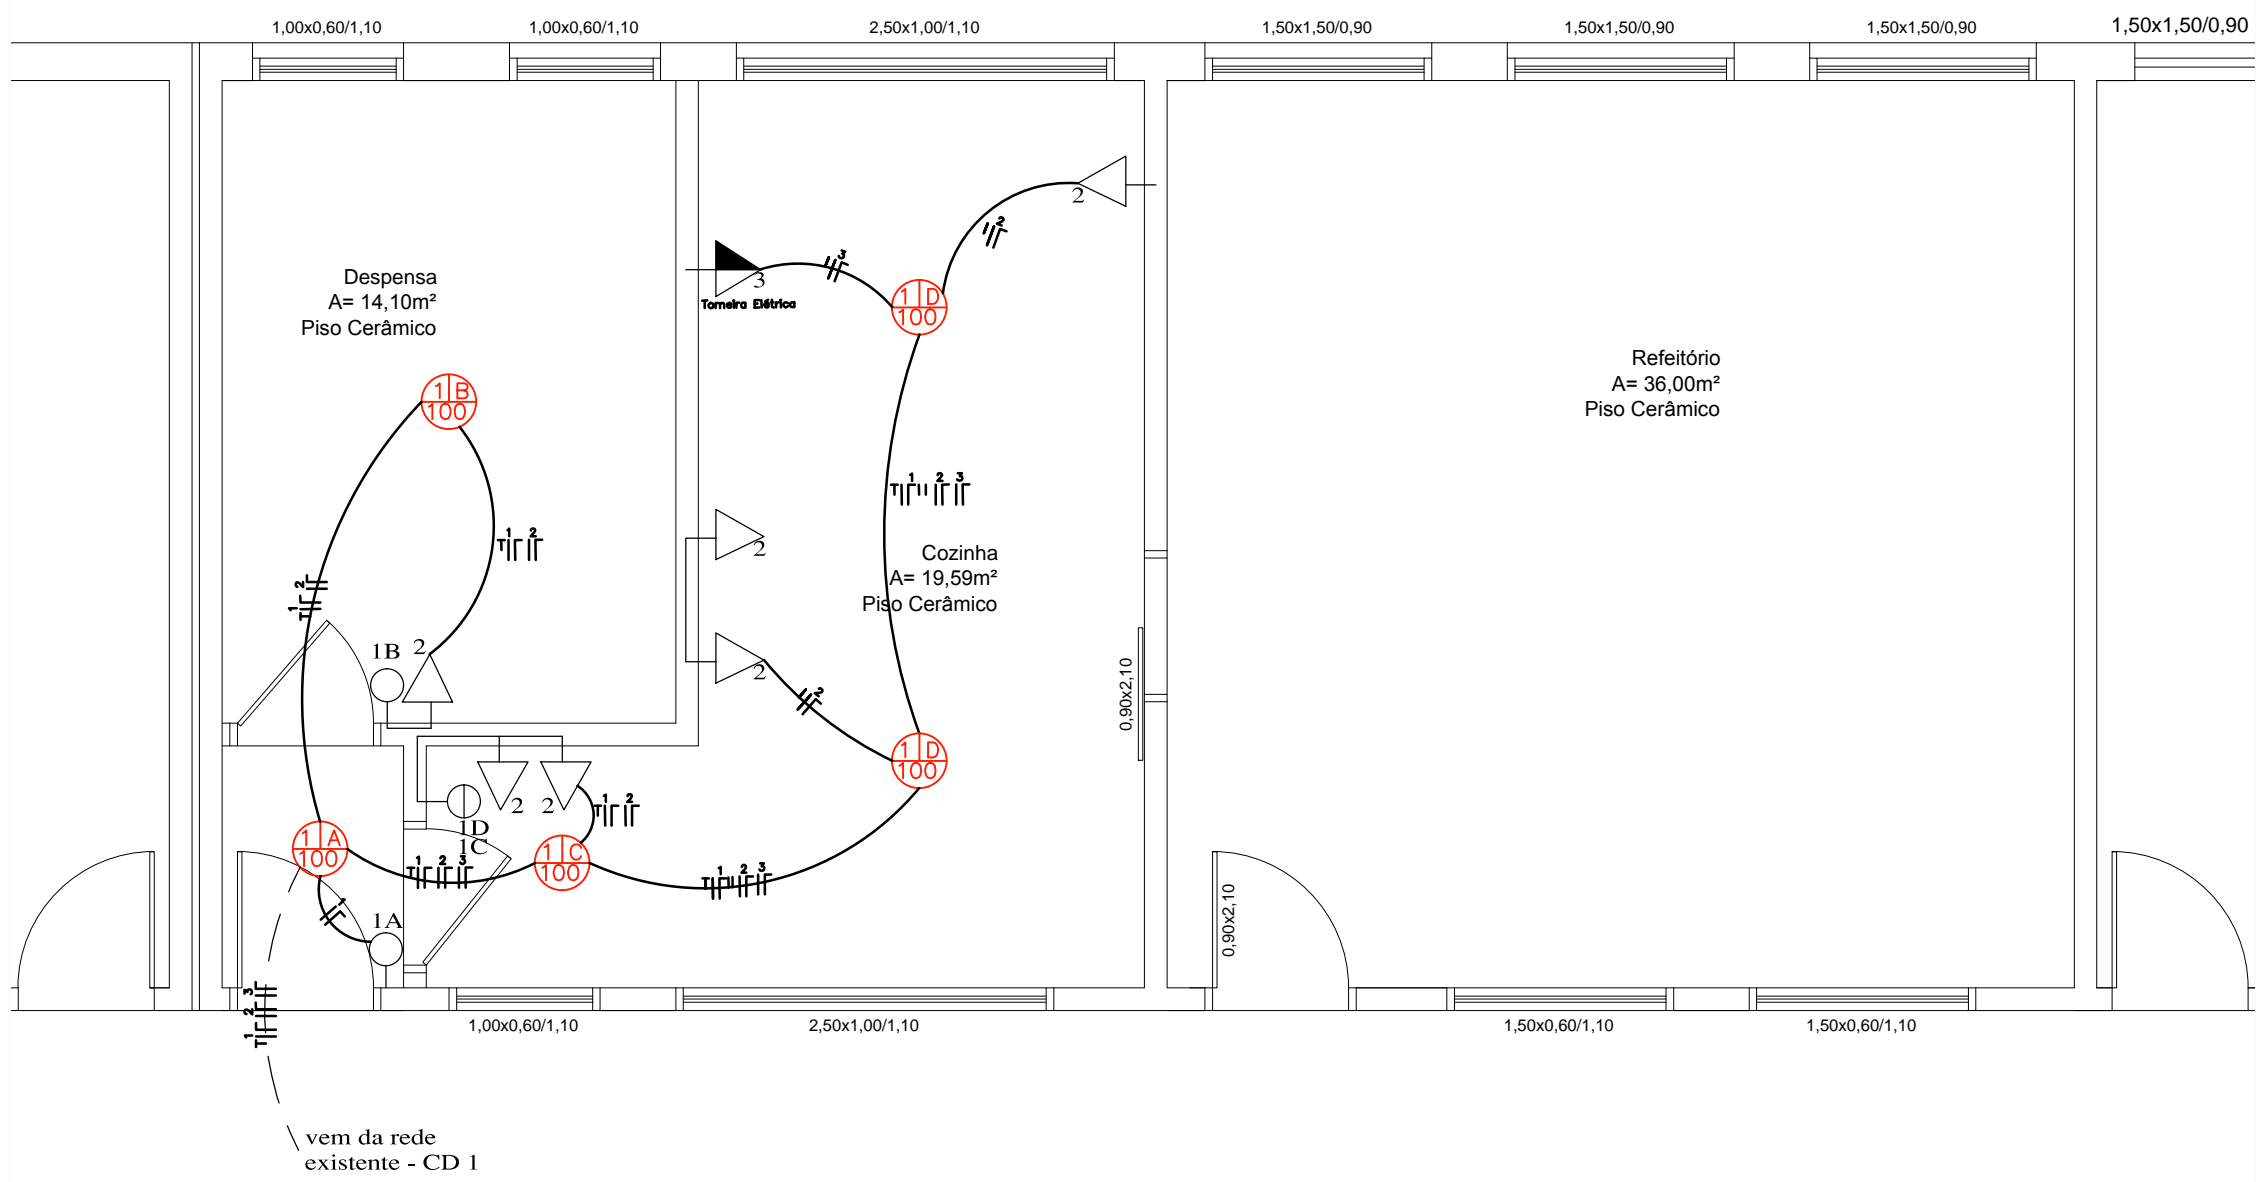


ELÉTRICO COZINHA E REFEITÓRIO

QUADRO DE CARGAS						
CD	Circuito	Iluminação (100W)	Tomadas (100W)	Tomadas Espec. (W)	Total (W)	Disjuntor (A)
CD 1	01	5			500	2x1,5
	02		6		600	2x2,5
	03			1	6000	2x4,0
TOTAL					7.100	


QUADRO DE CARGAS						
CD	Circuito	Iluminação (100W)	Tomadas (100W)	Tomadas Espec. (W)	Total (W)	Disjuntor (A)
CD 2	01	13			1300	2x1,5
	02		11		1100	2x2,5
	03			2	3600	2x2,5
TOTAL					6.000	

LEGENDA DE SIMBOLOGIA			
Símbolo	Denominação	Altura (m)	Caixa (mmxmm)
01	Ponto de luz incandescente no teto	Pé direito	100 x 100 octogonal
02	Interruptor simples	1,20	100 x 50
03	Interruptor duplo	1,20	100 x 50
04	Interruptor triplo	1,20	100 x 50
05	Interruptor simples com tomada comum	1,20	100 x 50
06	Tomada bipolar baixa na parede	0,30	100 x 50
07	Tomada especial para SPLIT	2,30	100 x 50
08	Tomada baixa seguida de outra tomada baixa	1,30	100 x 50
09	Tomada média seguida de outra tomada média	1,30	100 x 50
10	Centro de Distribuição (CD)	1,20	100 x 100
11	Conduto embutido no teto e na parede	1,20	100 x 100
12	Conduto de entrada	1,20	100 x 100
13	Conduto com condutor fase	1,20	100 x 100
14	Conduto com condutor neutro	1,20	100 x 100
15	Conduto com condutor retorno	1,20	100 x 100
16	Conduto com condutor aterramento	1,20	100 x 100

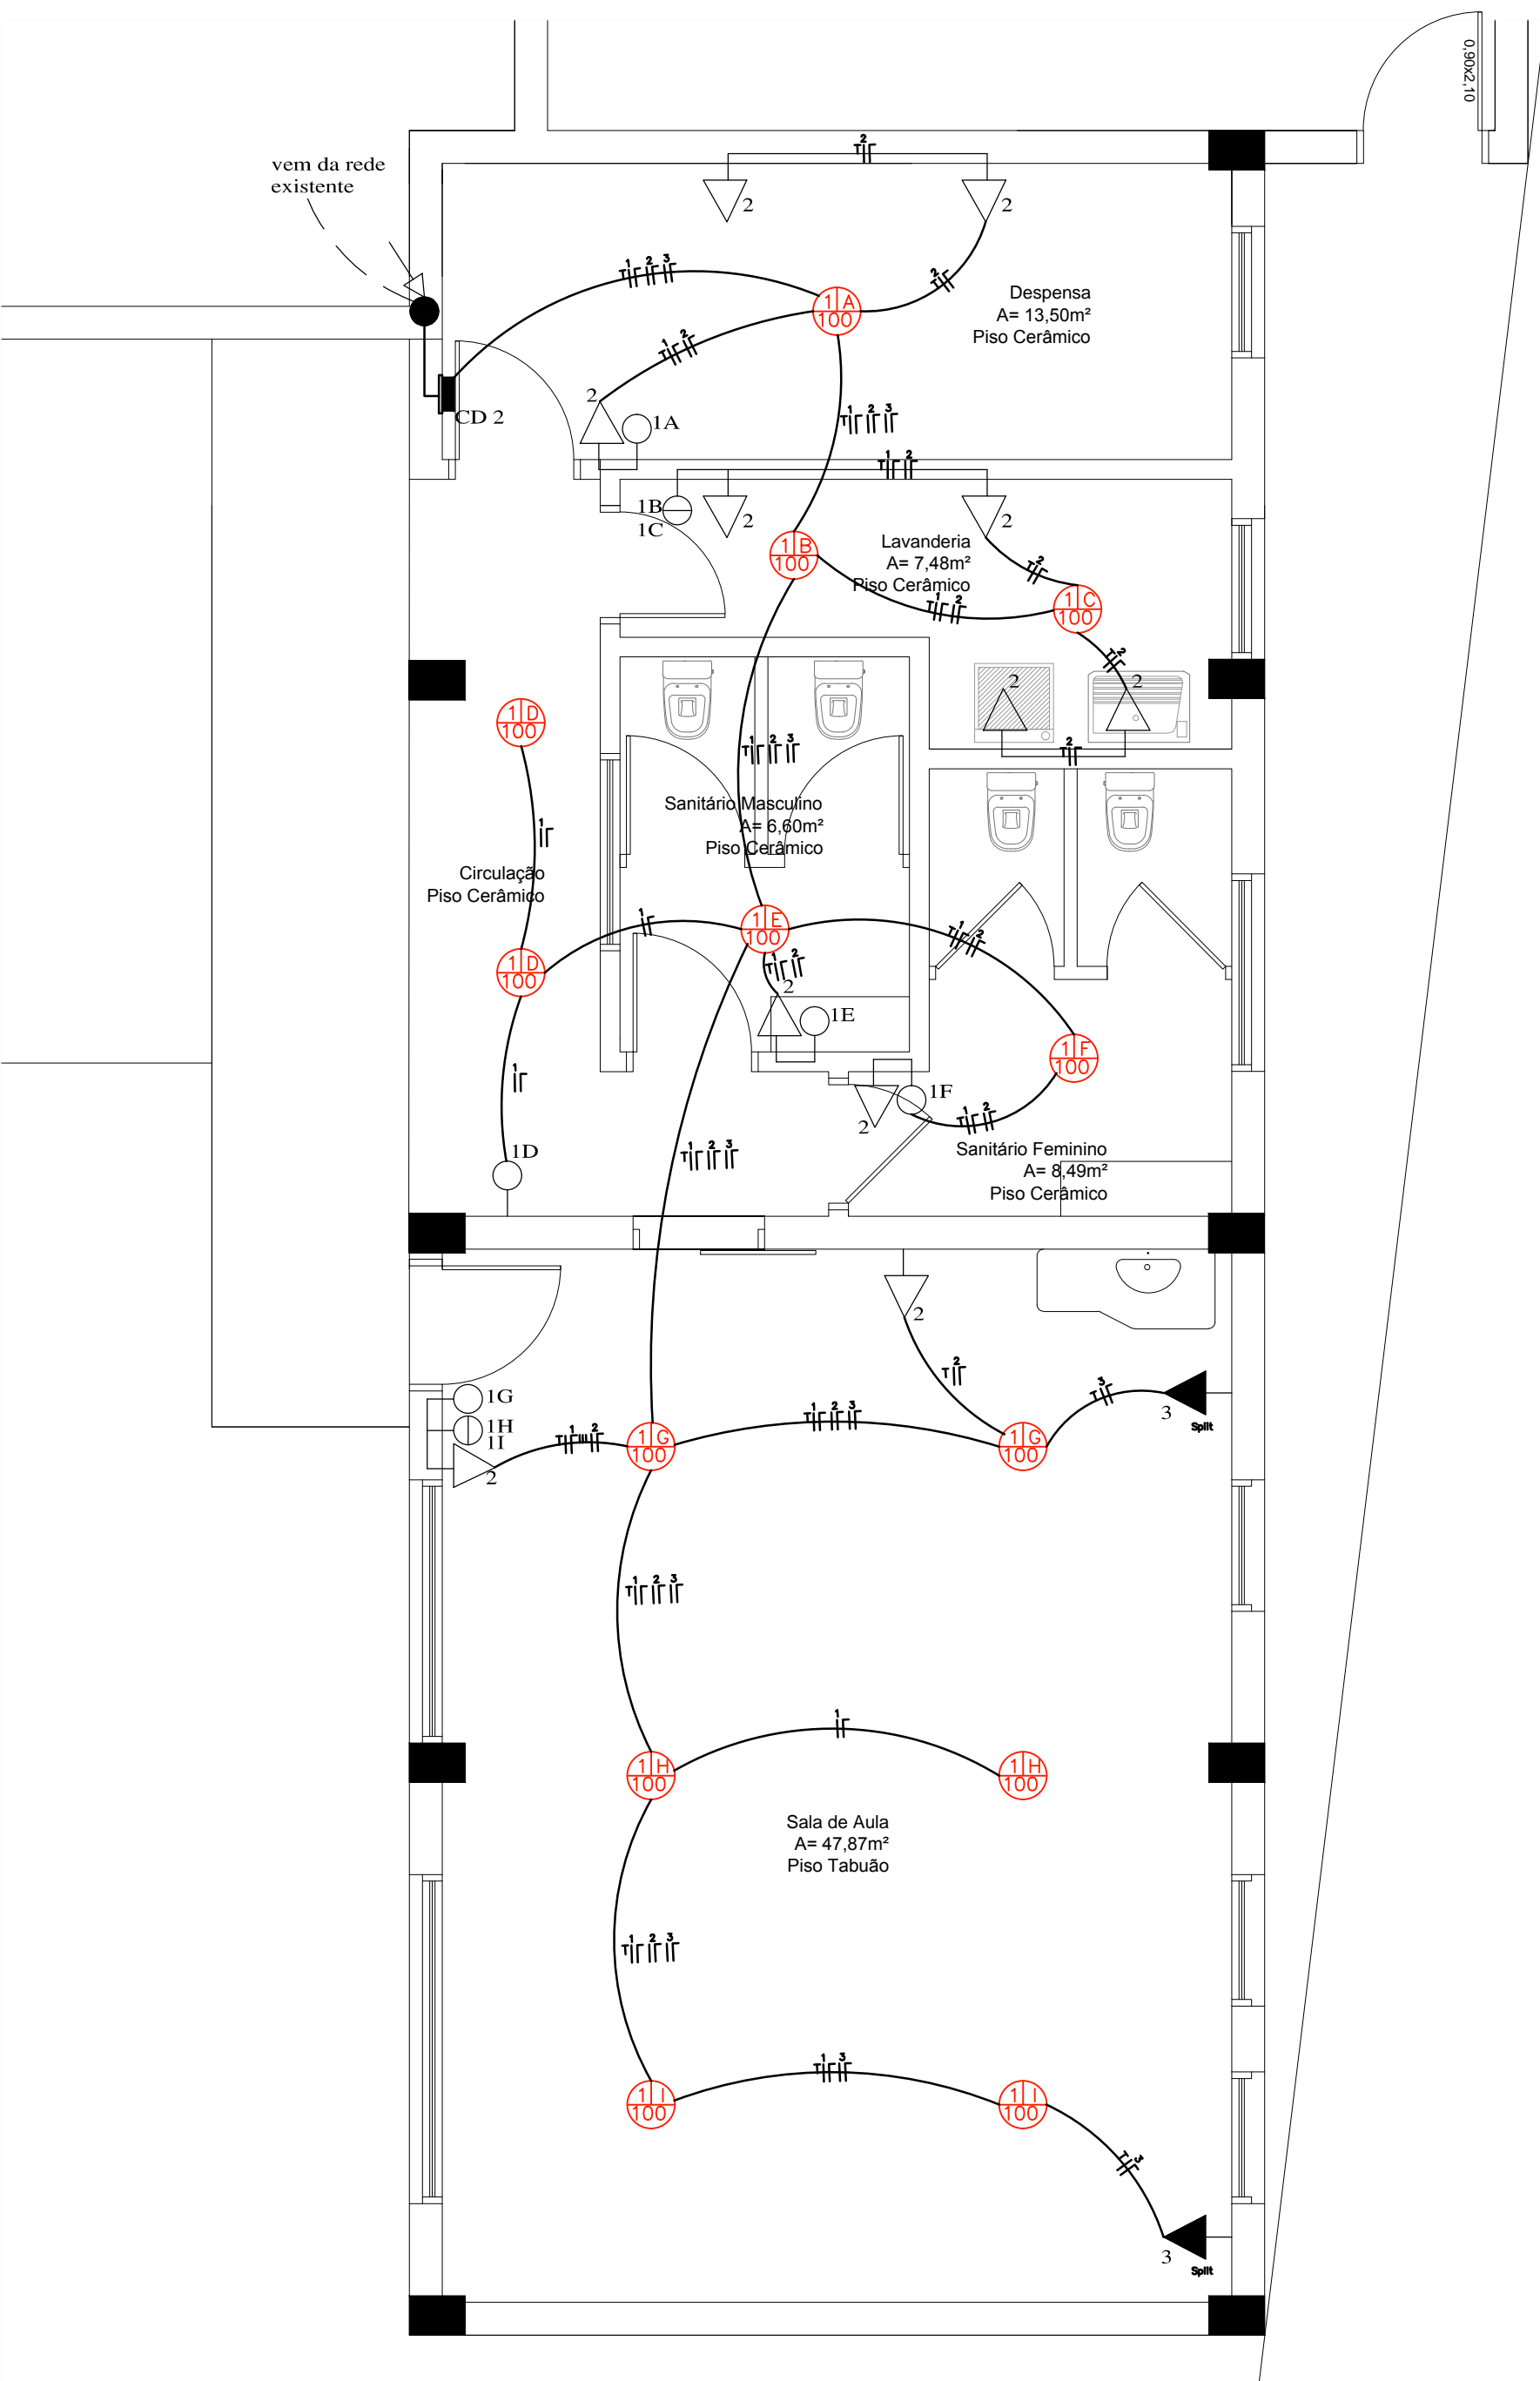


PLANTA BAIXA SALA E SANITÁRIOS


	PREFEITURA MUNICIPAL ARROIO DO MEIO / RS.		
	ADMINISTRAÇÃO : 2017 – 2020		
	RUA MONSENHOR JACOB SEGER – 186 – FONE 051-716-1166 ARROIO DO MEIO – RS.		
	RESP. PROJETO : RESP. EXECUÇÃO : PROPRIETÁRIO : FRANQUIA :	HOME – ENGENHEIRO : EMEF ARLINDO BACK	
5 ELÉTRICO			
DESENHO : Catiane	DATA : SET/2017	ESCALAS : 1/50	ÁREA : 189,19m2


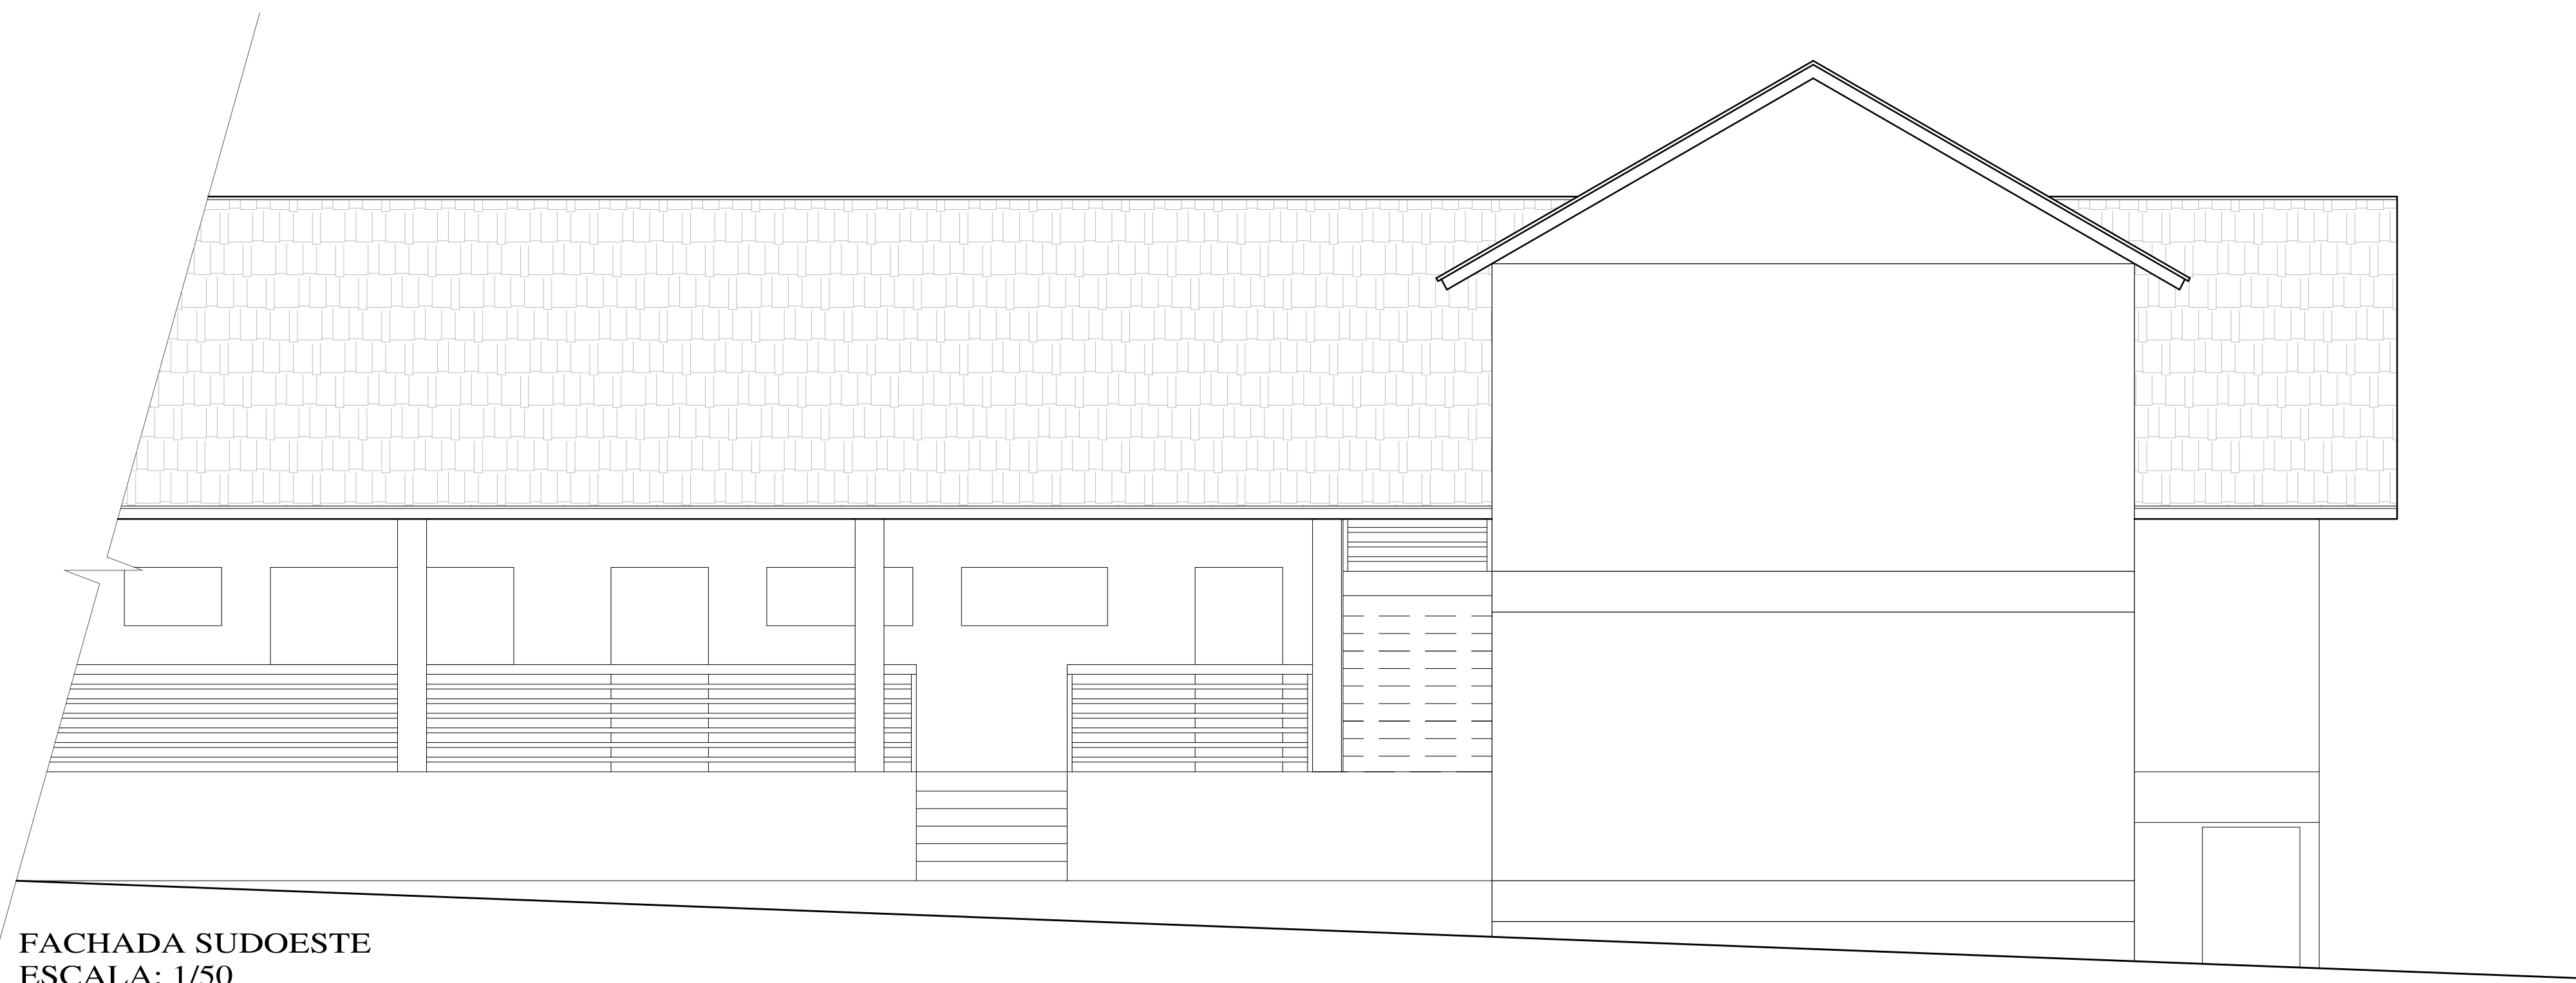


FACHADA SUDOESTE
ESCALA: 1/50

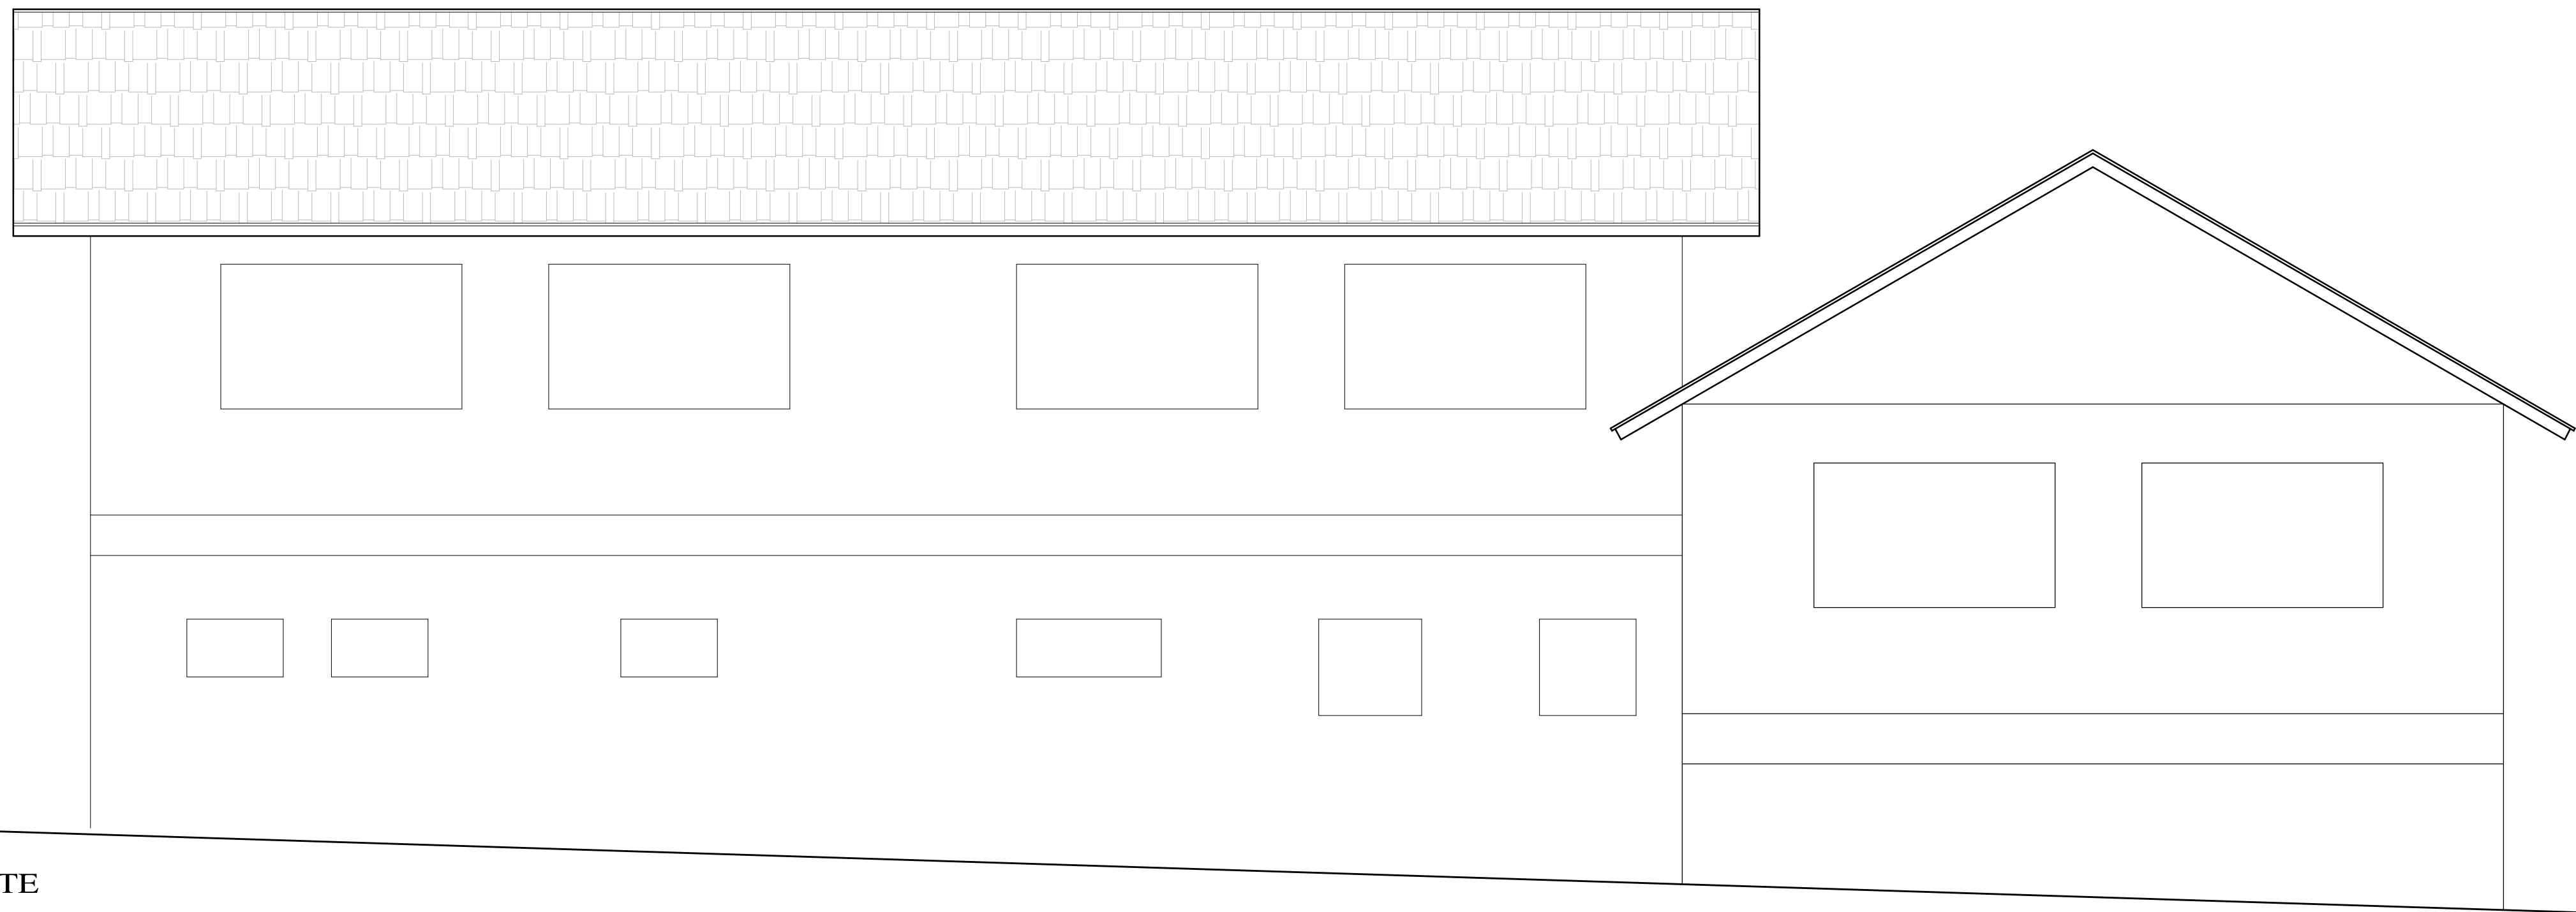


FACHADA SUDESTE
ESCALA: 1/50

	PREFEITURA MUNICIPAL ARROIO DO MEIO / RS.		
	ADMINISTRAÇÃO : 2017 – 2020		
	RUA MONSENHOR JACOB SEGER – 186 – FONE 051-716-1166 ARROIO DO MEIO – RS.		
	RESP. PROJETO : RESP. EXECUÇÃO : PROPRIETÁRIO :		
		HOME – ENDEREÇO : EMEF ARLINDO BACK	
FRANCHA : 4 FACHADAS			
DESENHO : Catiane	DATA : SET/2017	ESCALAS : 1/50	ÁREA : 189,19m2

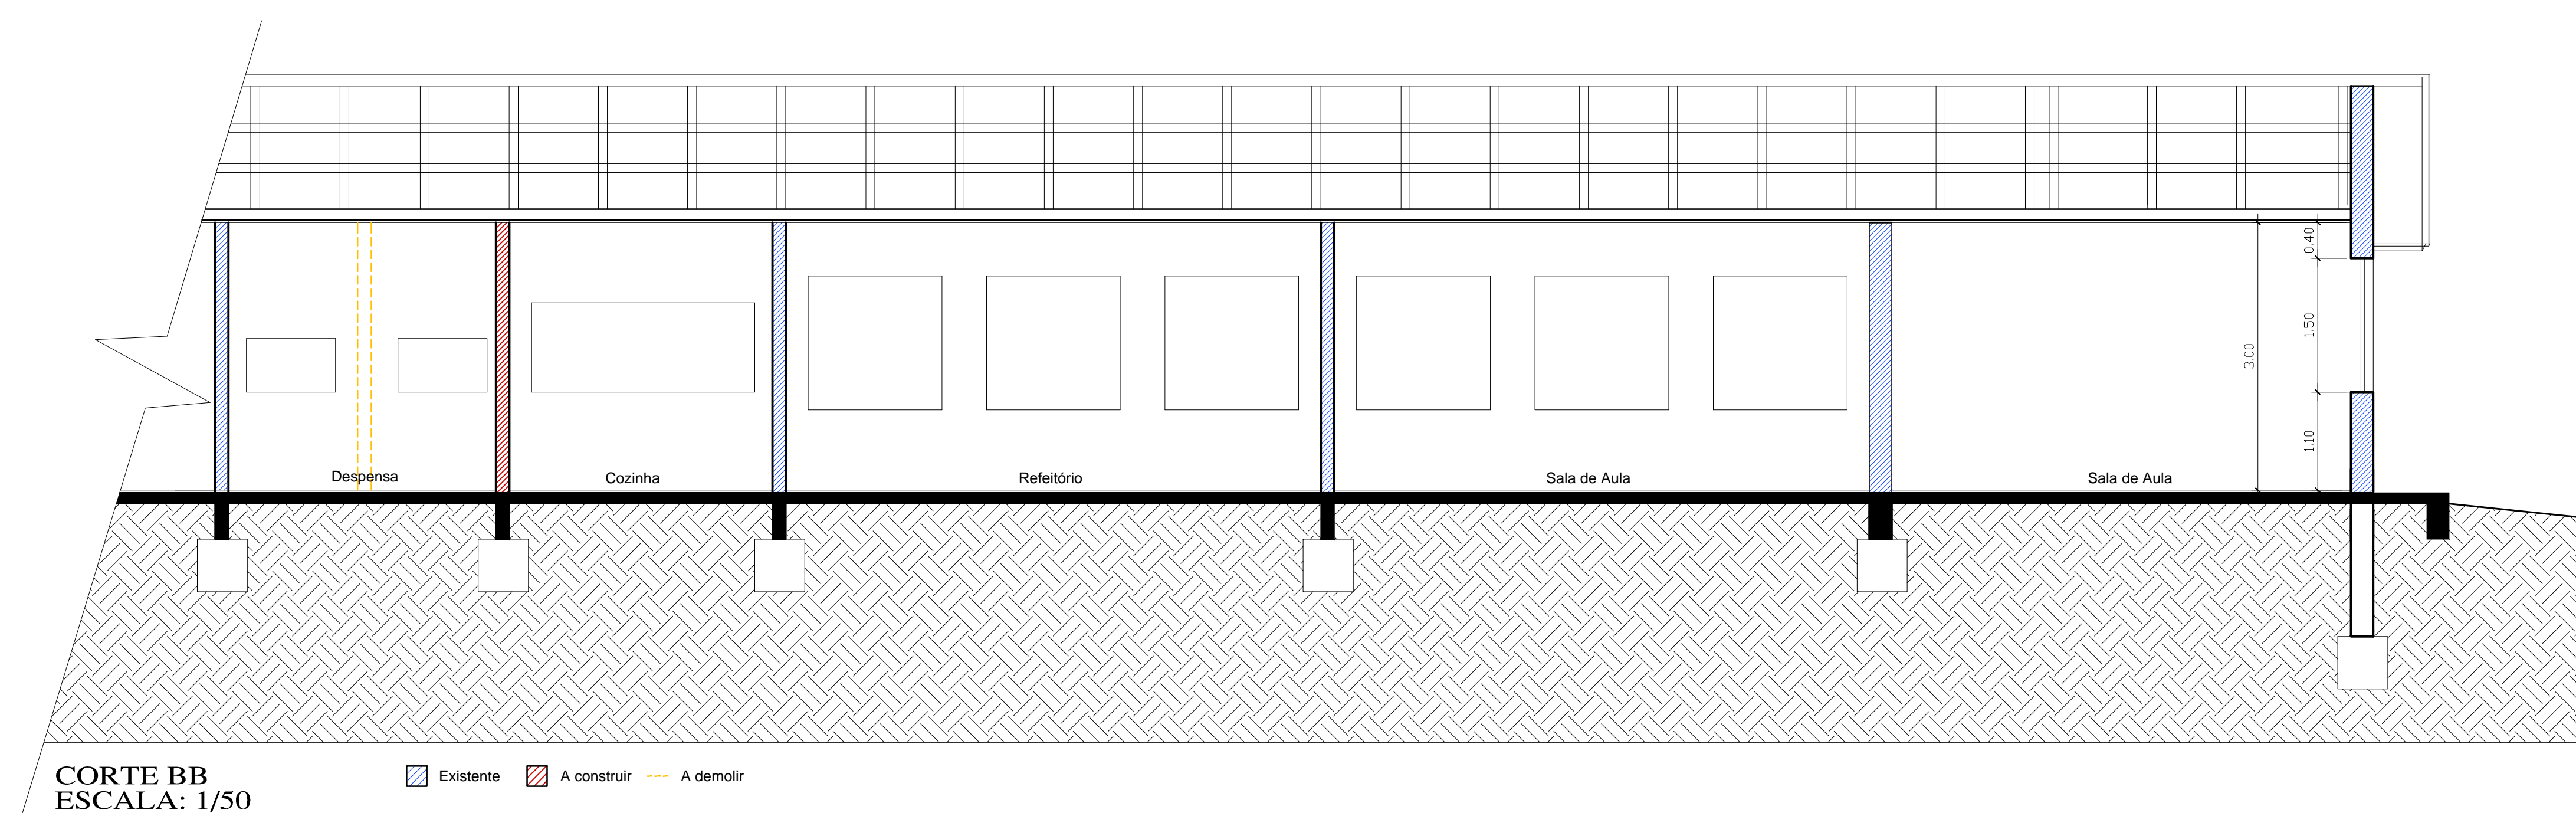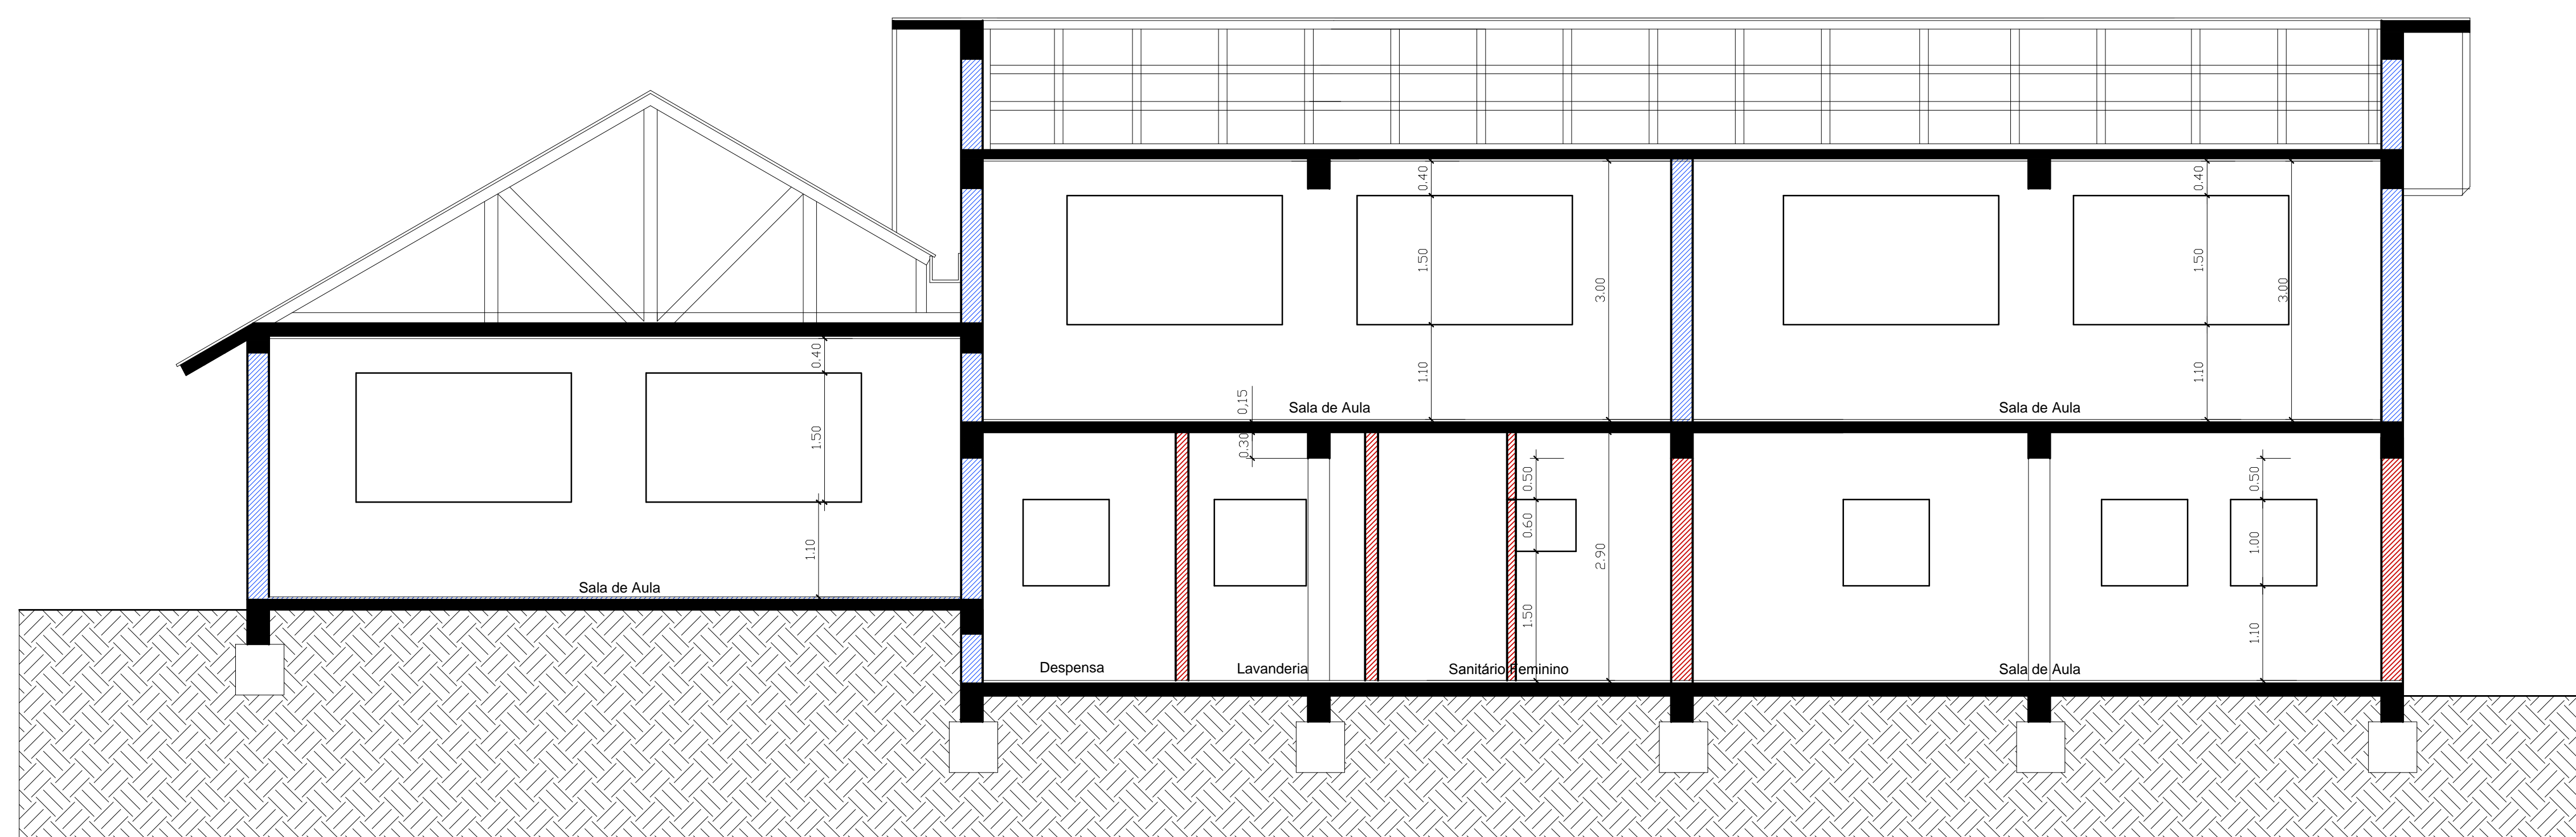

	<p align="center">PREFEITURA MUNICIPAL ARROIO DO MEIO / RS.</p>			
	<p align="center">ADMINISTRAÇÃO :</p>			
	<p align="center">2017 – 2020</p>			
	<p align="center">RUA MONSENHOR JACOB SEGER – 186 – FONE 051-716-1166 ARROIO DO MEIO – RS.</p>			
RESP. PROJETO : RESP. EXECUÇÃO : PROPRIETÁRIO :	HOME – ENDEREÇO : <p align="center">EMEF ARLINDO BACK</p>			
FRANCHA :				
<p align="center">3 I CORTES AA e BB</p>				
DESENHO : <p align="center">Catiane</p>	DATA : <p align="center">SET/2017</p>	ESCALAS : <p align="center">1/50</p>	ÁREA : <p align="center">189,19m²</p>	

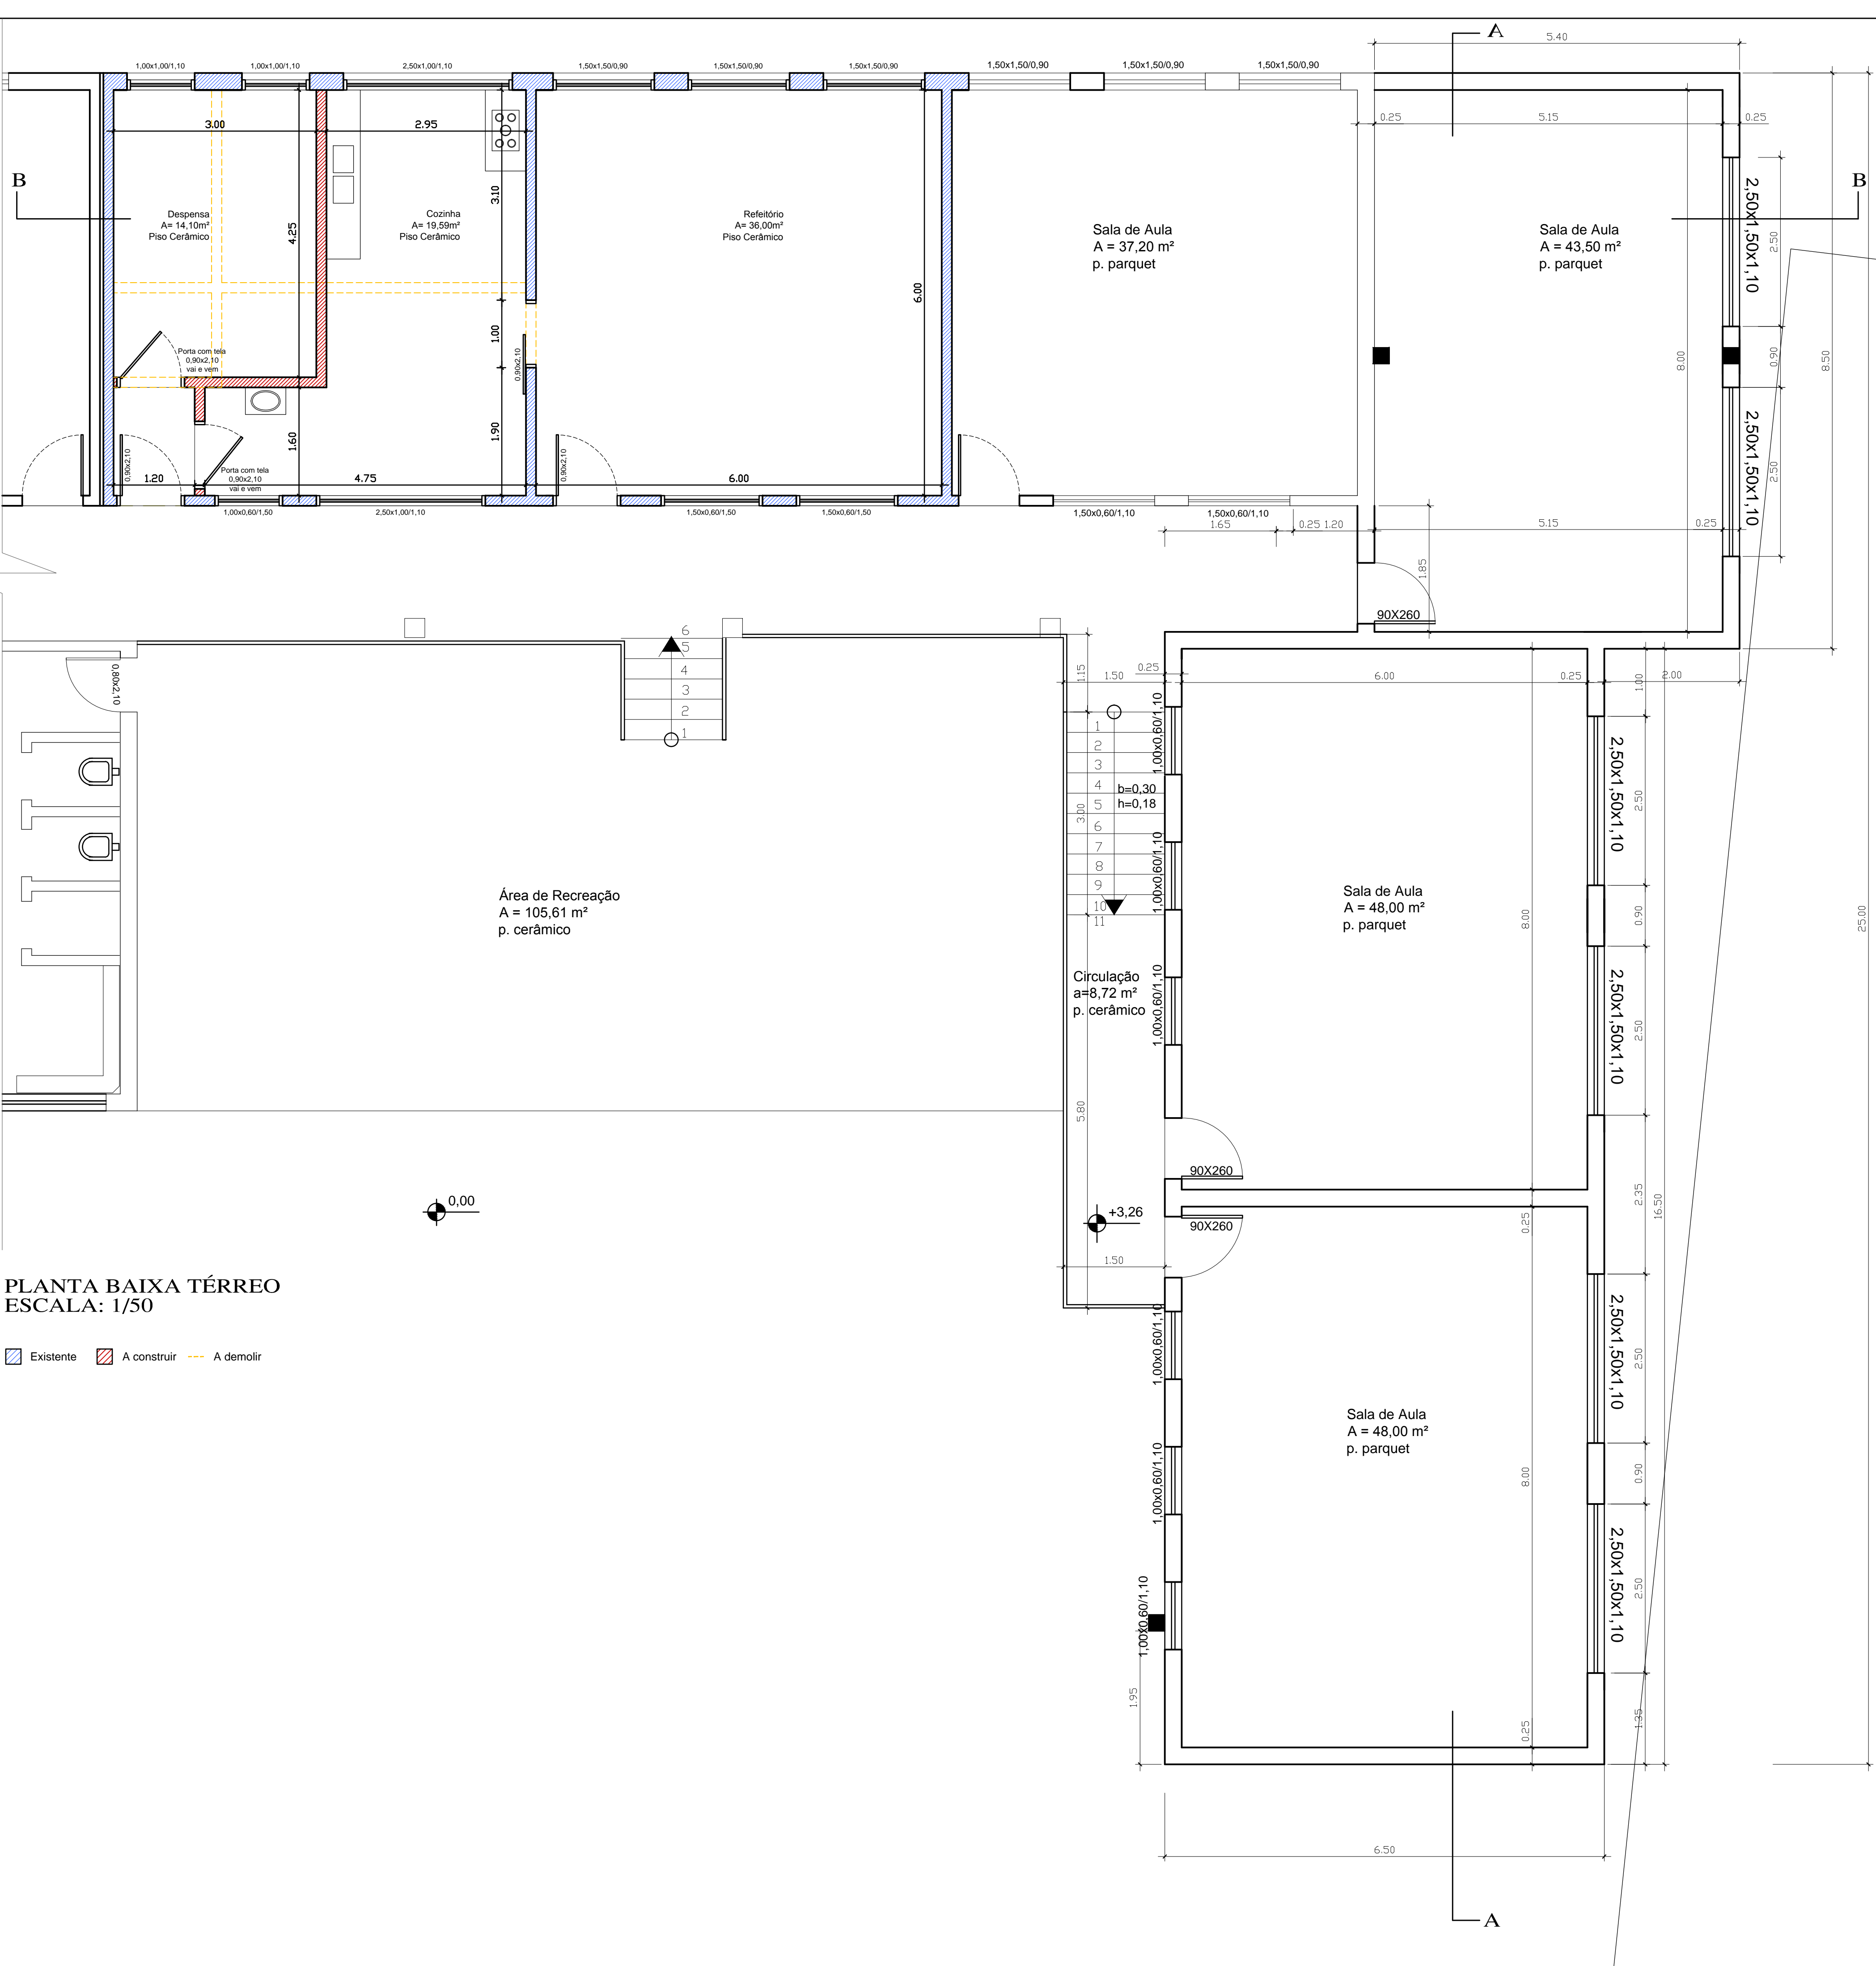

	PREFEITURA MUNICIPAL ARROIO DO MEIO / RS.			
	ADMINISTRAÇÃO: 2017 – 2020			
	RUA MONZENHOF, JACOB SEIGER, Nº 186 – FONE 051-71668 ARROIO DO MEIO – RS			
	RESP. PROJETO: _____ RESP. EXECUÇÃO: _____ PROPRIETÁRIO: _____			
NOME: _____ EMEF ARLINDO BACK		NOME: _____ ENDEREÇO: _____ CEP: _____		
2 PLANTA BAIXA TÉRREO E SUBSOLO				
OCORRÊNCIA: Catiane	DATA: SET/2017	CÉDULA: 1/50	ÁREA: 189,19m2	

