


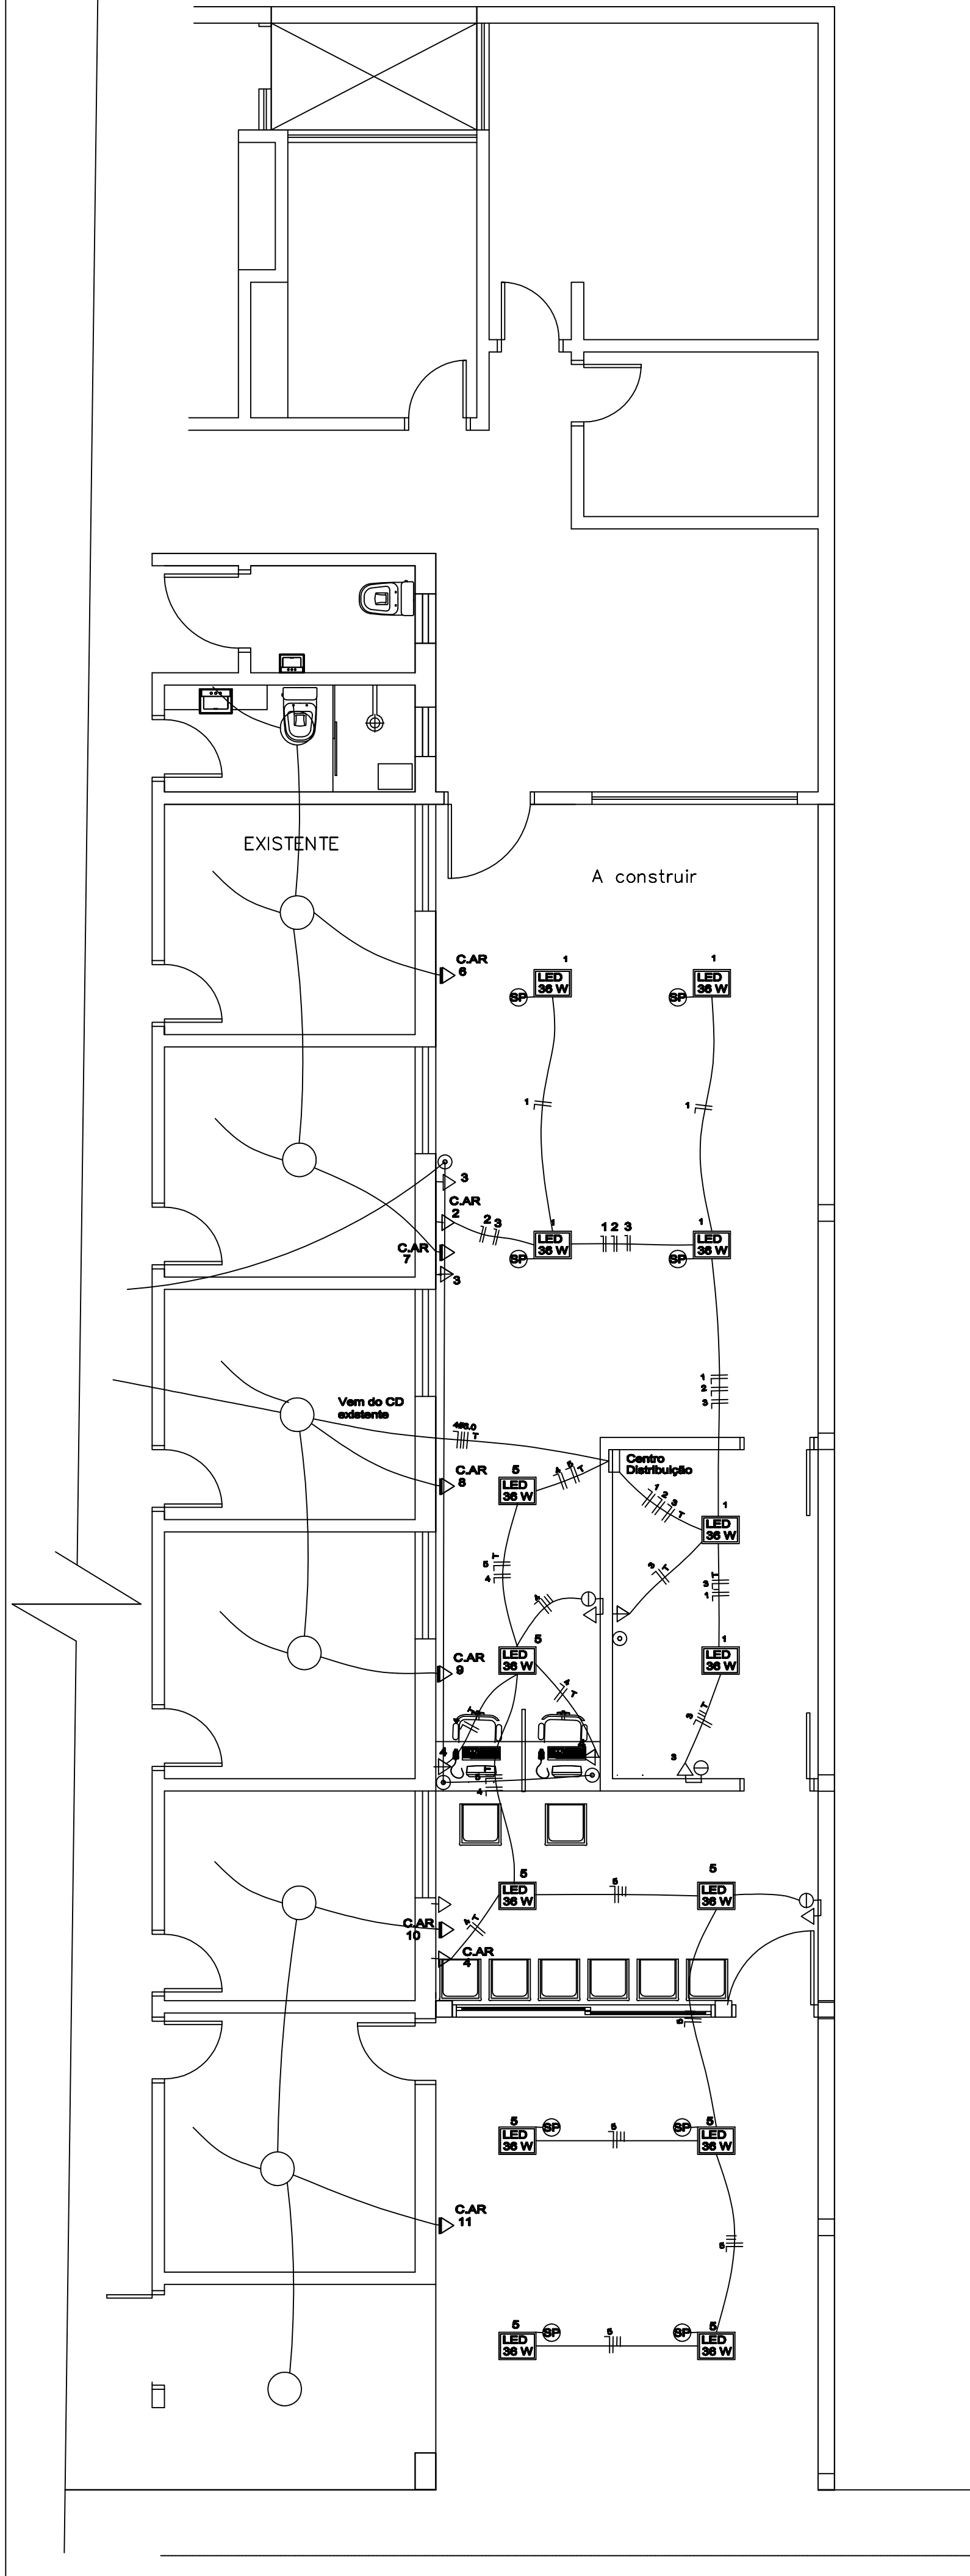


QUADRO DE CARGA						
CD 1	CIRC.	P.LUZ	TOMADA	DISJ. (A)	FIAÇÃO (mm2)	S.TOTAL(W)
1	1	6x36	9	15	1.5	216 WATTS
	2		ar cond.	25	2.5	1.700 WATTS
	3		4x150	15	2.5	
	4		ar cond.	25	2.5	1.700 WATTS
	5	6x36	9	15	1.5	216 WATTS
	6		ar cond.	25	2.5	1.700 WATTS
	7		ar cond.	25	2.5	1.700 WATTS
	8		ar cond.	25	2.5	1.700 WATTS
	9		ar cond.	25	2.5	1.700 WATTS
	10		ar cond.	25	2.5	1.700 WATTS
TOTAL 13.000 WATTS						

LEGENDA		
	Lum. LED	ponto de luz no teto/sobrepôr
		espera p/ar cond.
		tomada
		espera p/micro computador
		Esp.Ar Cond.a ser relocada As maquinas serão inst.sobre laje
		interutor simples
		interutor duplo
	CD	centro de distribuição
		retorno, neutro e fase
		Espera p/telefone
		Rede de Internet
		Sensor de Presença

	PREFEITURA MUNICIPAL ARROIO DO MEIO / RS.		
	ADMINISTRAÇÃO : 2016 – 2020		
RUA MONSENHOR JACOB SEGER – 186 – FONE 051–716–1166			
ARROIO DO MEIO – RS.			
RESP. PROJETO : RESP. EXECUÇÃO : PROPRIETÁRIO :			
NOME – ENDEREÇO : Ampliação Unidade Sanitária Bairro Centro-Aroio do Meio			
PRANCHA : PLANTA BAIXA/PROJ ELÉTRICO			
DESENHO : Pedro Lutz	DATA : 08/2018	ESCALAS : 1/50	ÁREA : 99,42 m2

RUA VISCONDE DO RIO BRANCO

RUA SÃO LUIZ

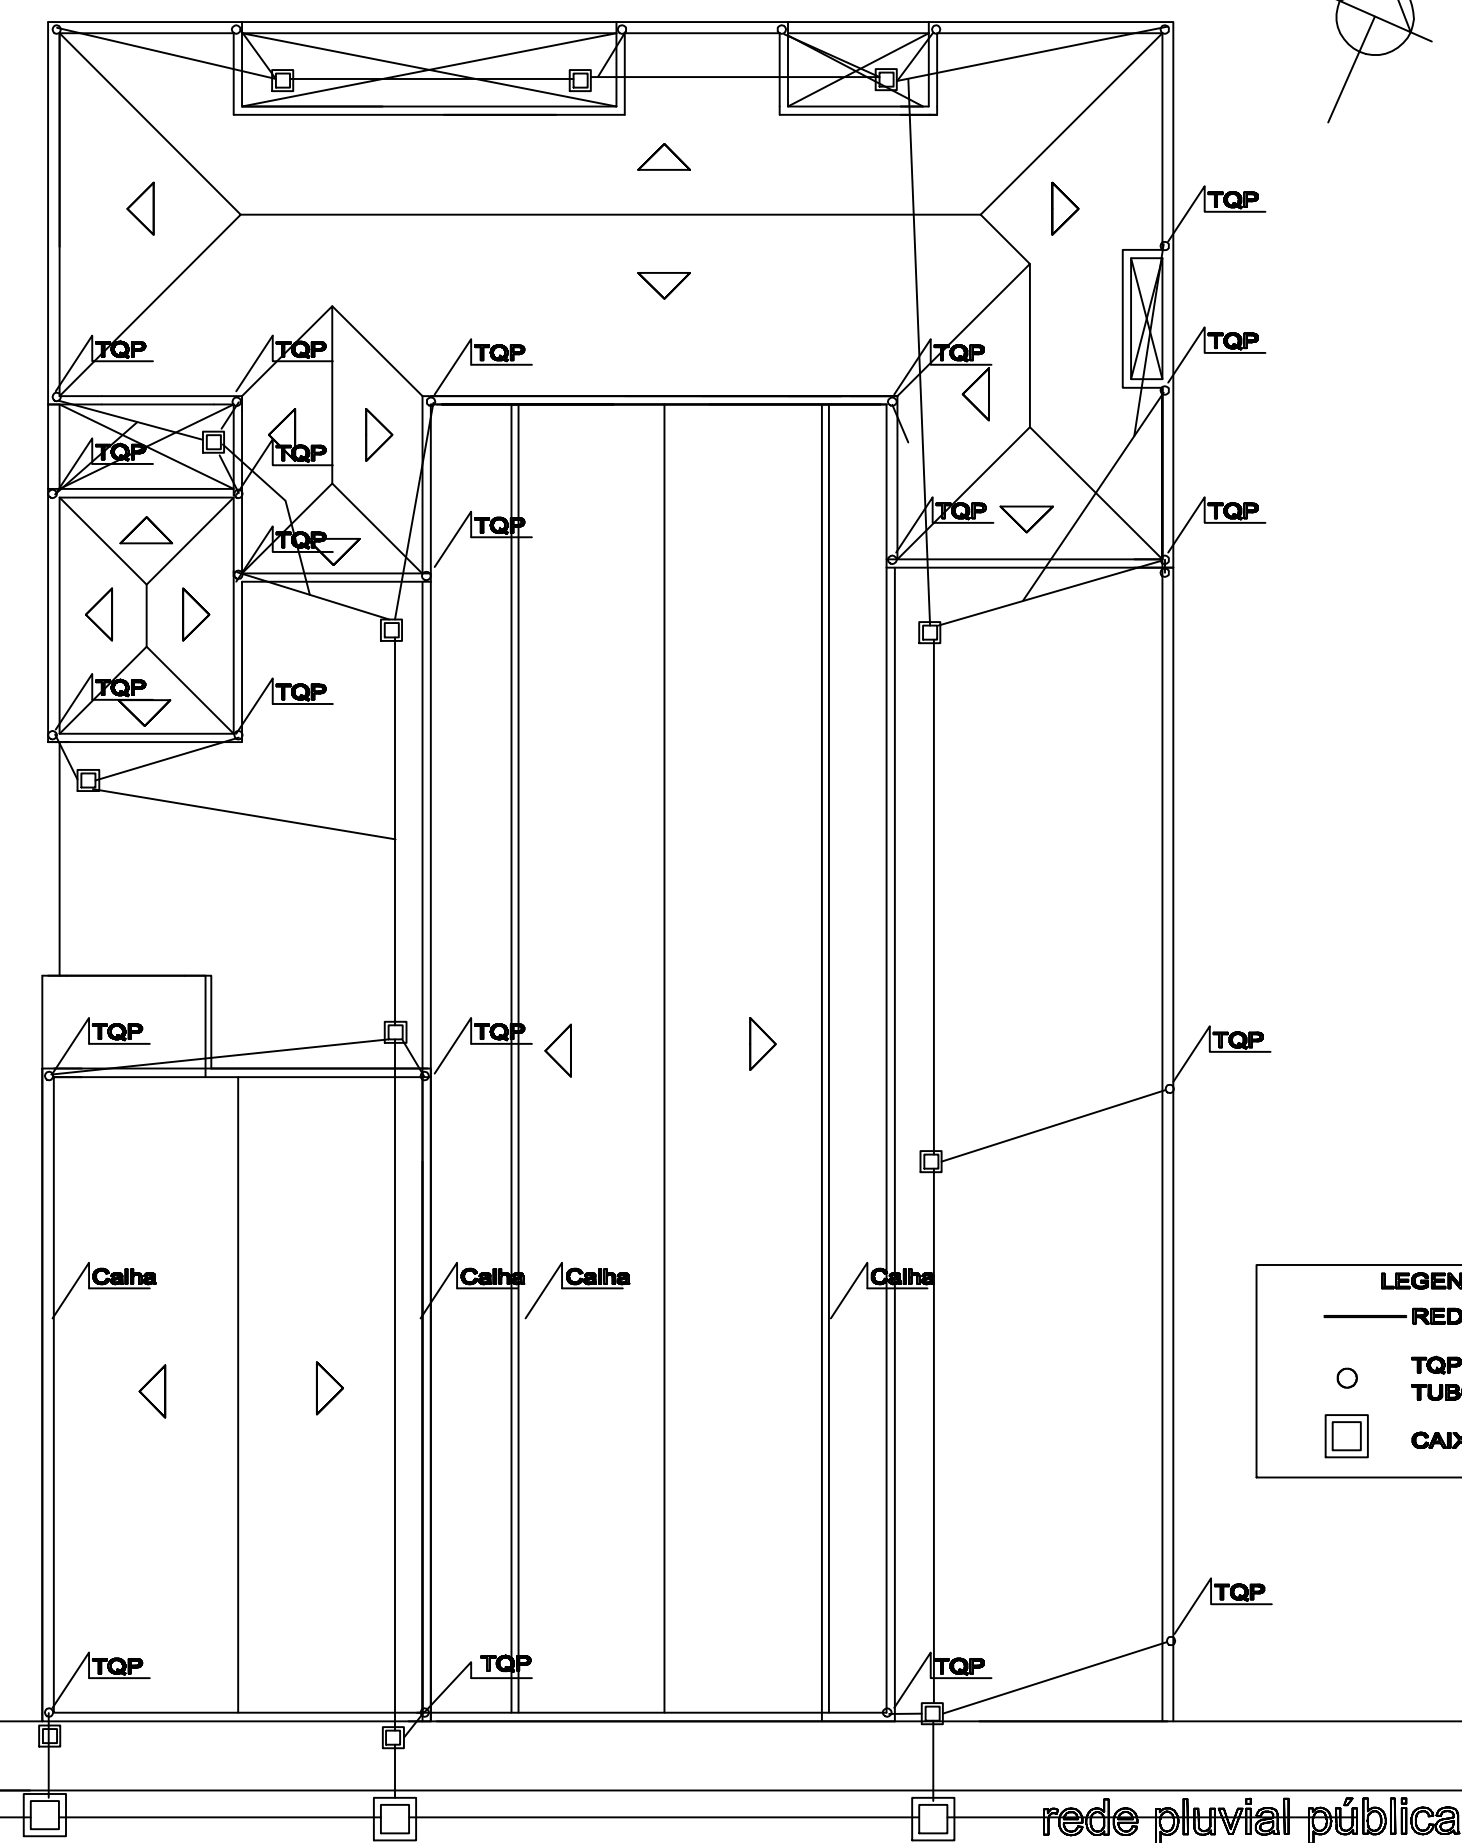

LEGENDA


- REDE PLUVIAL
- TQP TUBO QUEDA PLUVIAL
- CAXA DE INSPEÇÃO 50x50

PLANTA DE COBERTURA
escala 1/100

RUA BENTO GONÇALVES


RUA VISCONDE DO RIO BRANCO

RUA DR. JOÃO CARLOS MACHADO

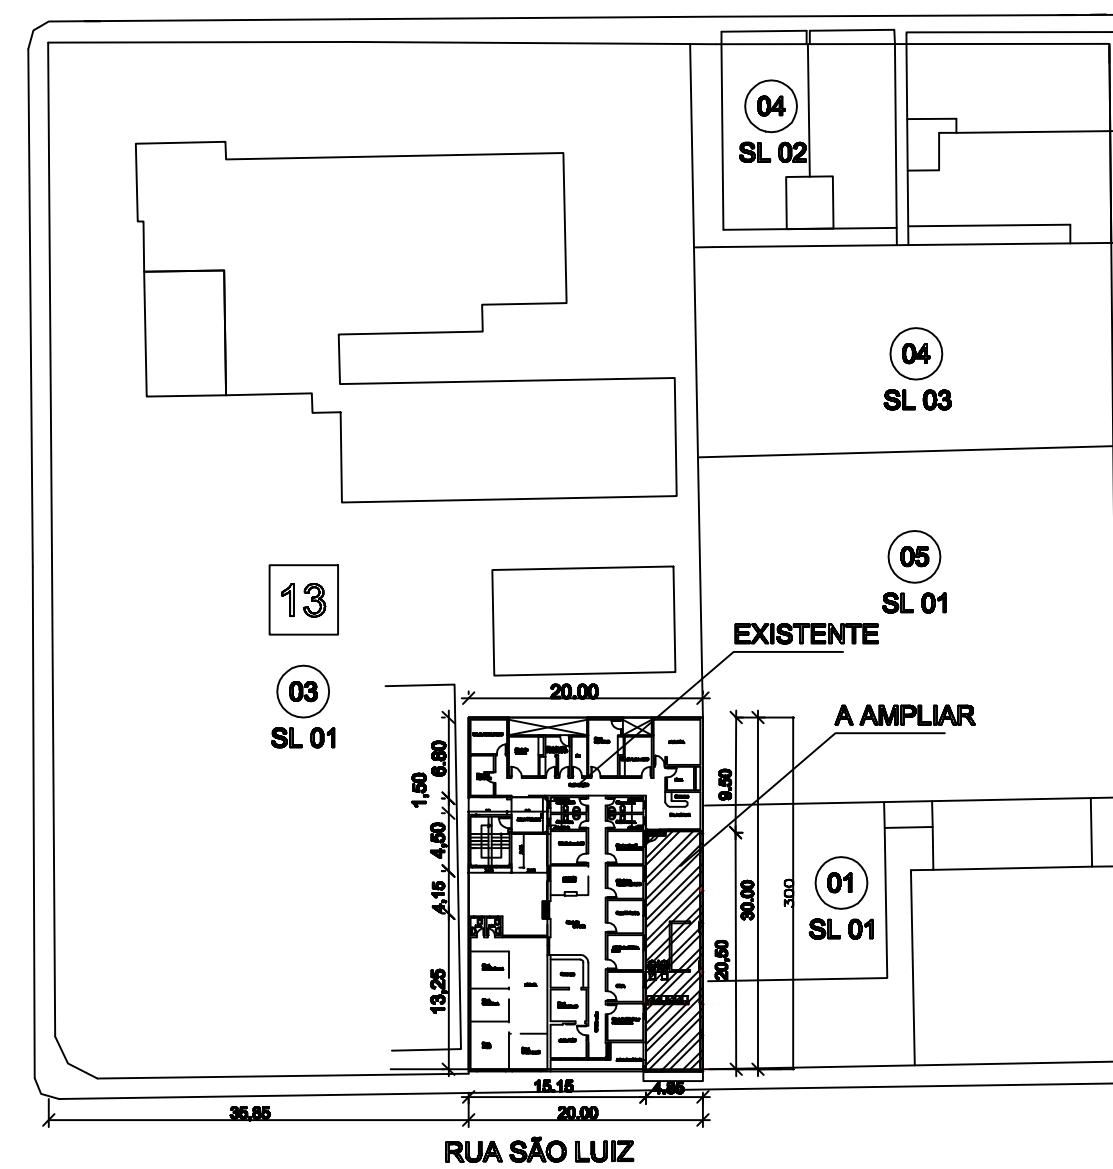

PLANTA DE SITUAÇÃO E
LOCALIZAÇÃO
escala 1/500

	PREFEITURA MUNICIPAL ARROIO DO MEIO / RS.		
	ADMINISTRAÇÃO : 2016 - 2020		
RUA MONSENHOR JACOB SEGER - 186 - FONE 051-716-1166 ARROIO DO MEIO - RS.		NOME - ENDEREÇO : Ampliação Unidade Sanitária Bairro Centro-Aroio do Meio	
RESP. PROJETO : RESP. EXECUÇÃO : PROPRIETÁRIO :		PRANCHETA : Planta de Sit. e Localização Planta de Cobertura	
DESENHO : Pedro Luiz	DATA : 01/2007	ESCALAS : 1/500 e 1/100	ÁREA : 191,90m2

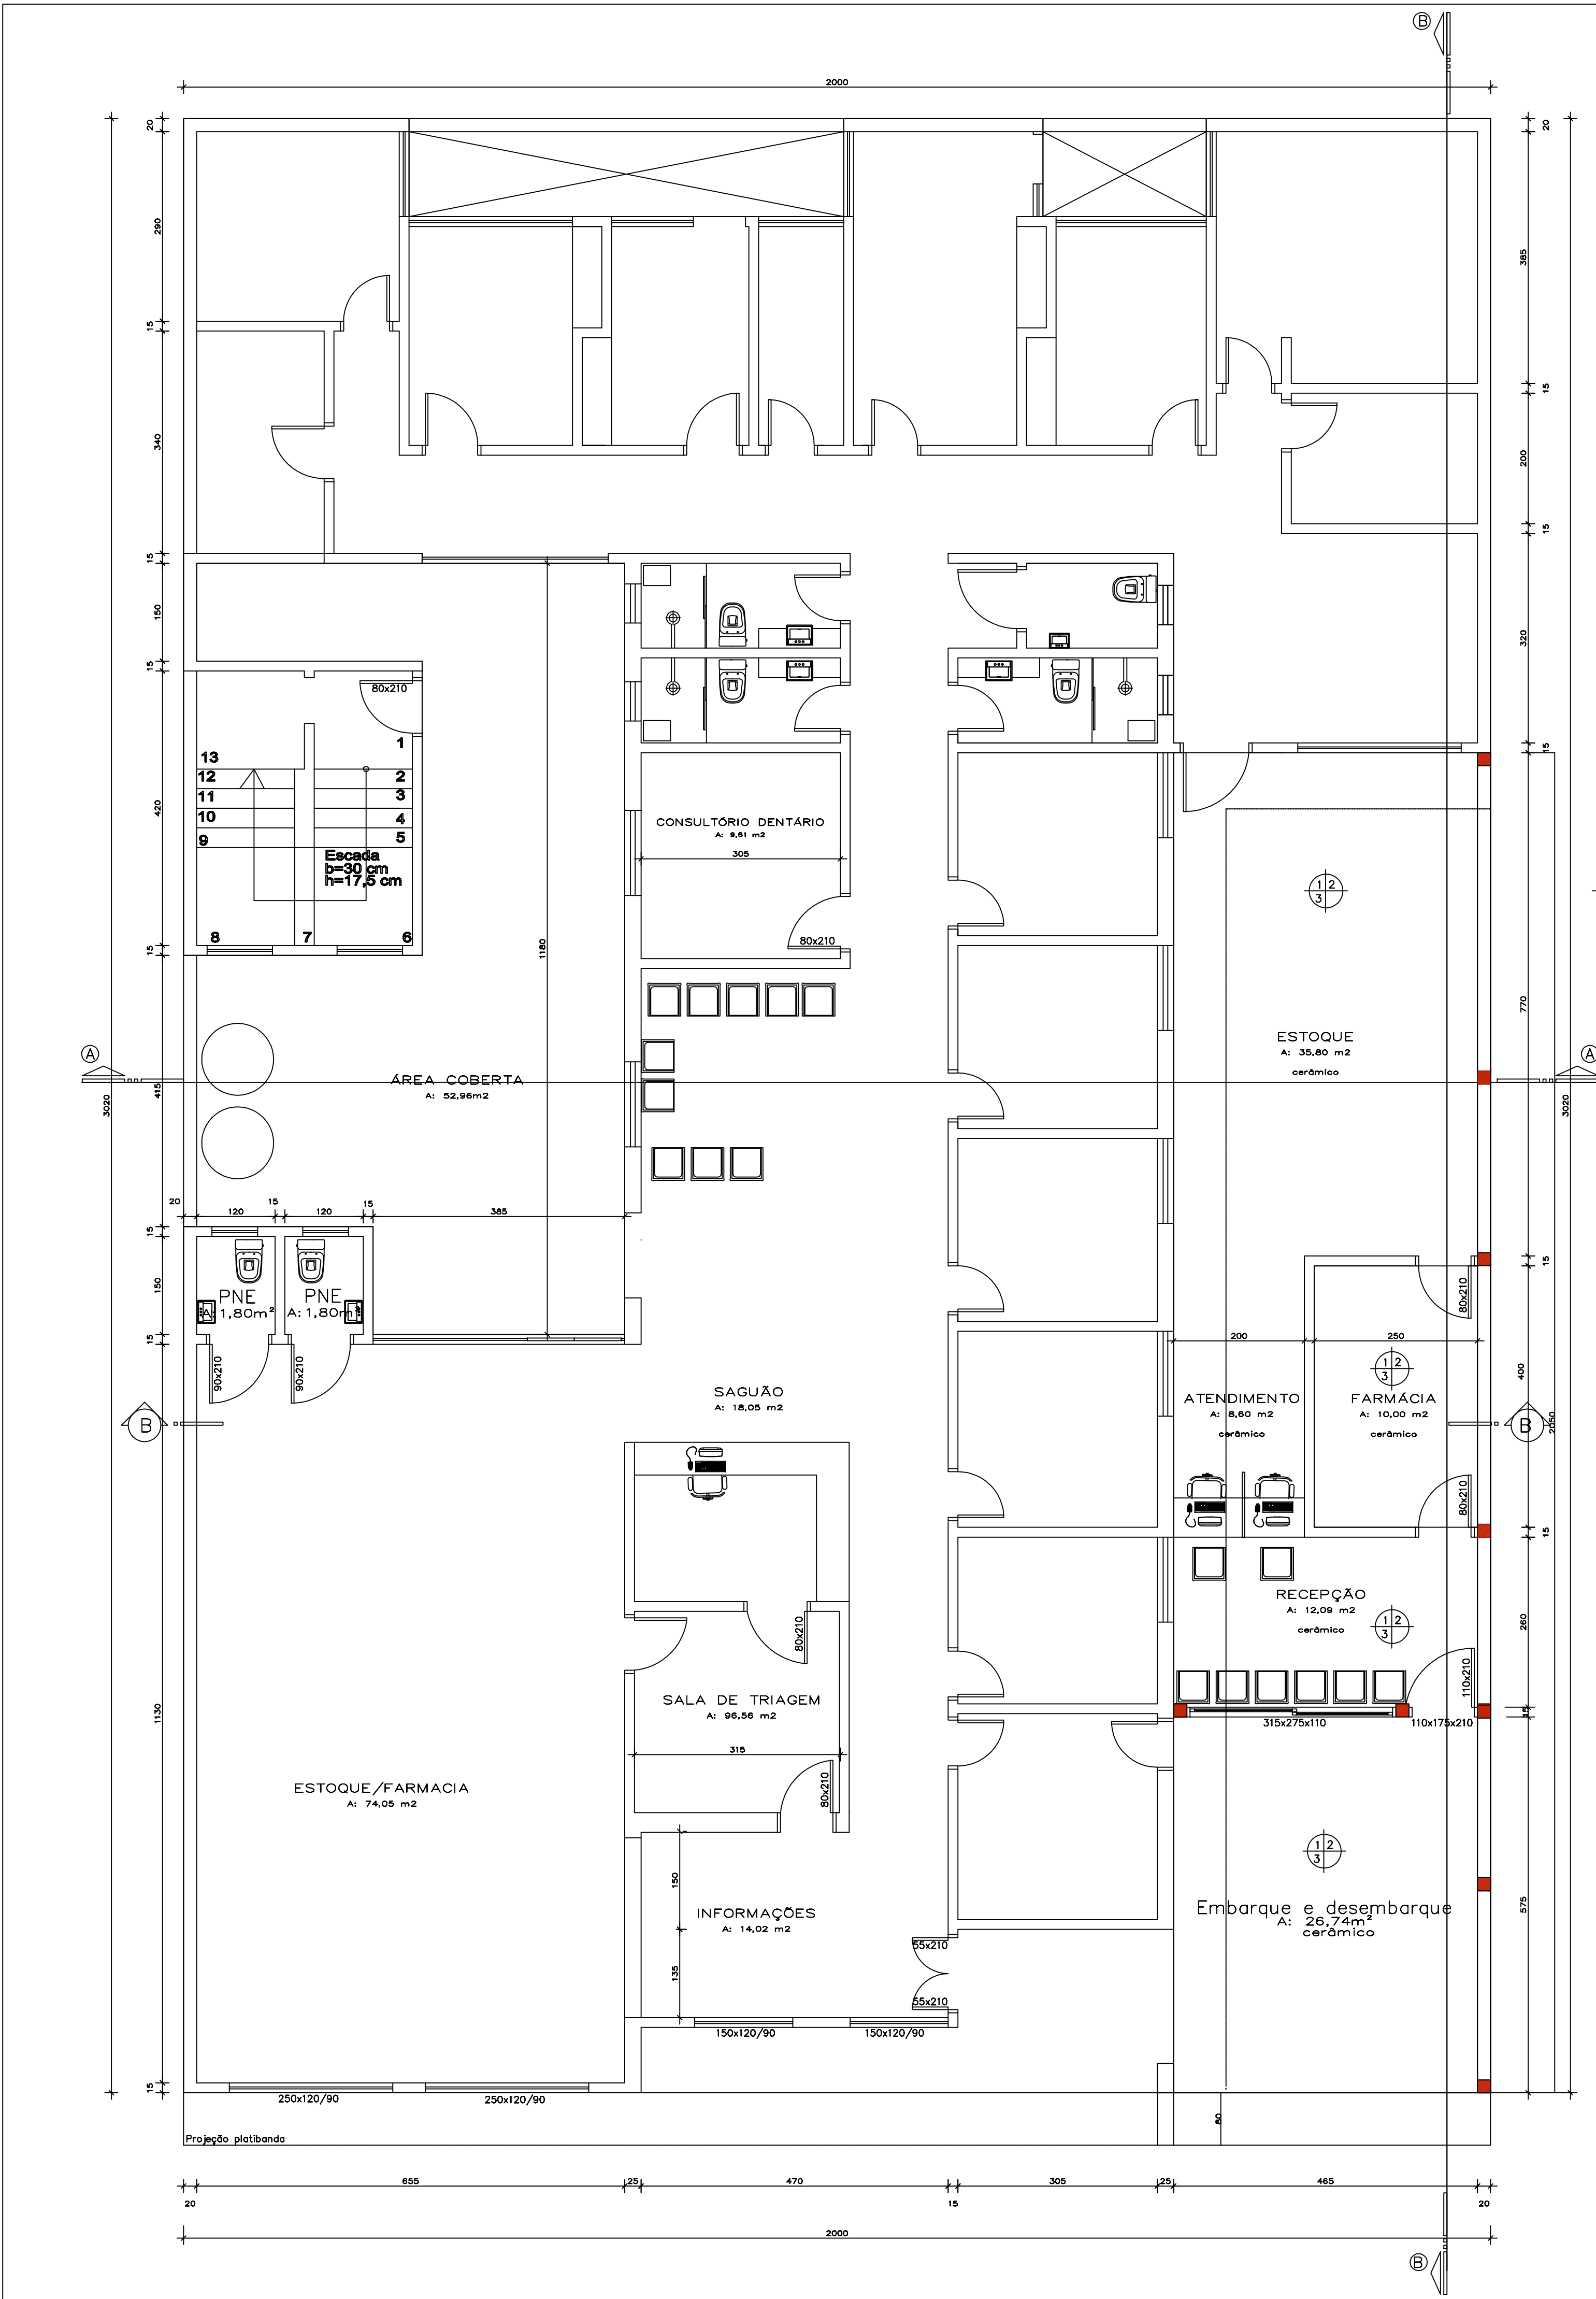




QUADRO DAS ESQUADRIAS			
ESQUADRIAS	QUANTIDADE	DIMENSÕES	MATERIAL
JANELAS	1	110x175	tubular metalon de correr com bogueiros de alumínio
	1	315x275	vidros fumê 6 mm espessura
PORTAS	1	110 x 210	porta vidro temperado esp. 10 mm
C/FECHADURA	2	80 x 210	módulo madeira maciça e ferragem

OBSERVAÇÃO:
OS PISOS SERÃO CERÂMICOS PI 5-ANTIDERAPANTE PARA ALTO TRAFEGO NAS CIRCULAÇÕES E ÁREAS MOLHADAS
AS PAREDES E O TETO SERÃO REVESTIDOS COM GIPSOCARTÃO, EMBOÇO E REBOCO
AS PAREDES E O TETO SERÃO PINTADAS COM SELADOR E TINTA ACRÍLICA SEM-BRILHO

- LEGENDA
- 1) PISOS CERÂMICO
 - 2) PAREDE REVESTIDA COM REBOCO E PINTURA ACRÍLICA LAVÁVEL
 - 3) FORRO- LAJE PRÉ-MOLDADA REBOCADA E PINTADA C/TINTA ACRÍLICA COR CLARA

- A AMPLIAR A= 99,42 M2
- EXISTENTE A= 432,71 m2

	PREFEITURA MUNICIPAL ARROIO DO MEIO / RS.	
	ADMINISTRAÇÃO : 2005 – 2008	
RUA MONSENHOR JACOB SEGER – 186 – FONE 051-716-1166 ARROIO DO MEIO – RS.		
RESP. PROJETO :	NOME – ENDEREÇO :	
RESP. EXECUÇÃO :	Ampliação Unidade Sanitária	
PROPRIETÁRIO :	Bairro Centro-Aroio do Meio	
PRANCHA : PLANTA BAIXA		
DESENHO : Pedro Lutz	DATA : 09/18	ESCALAS : 1/50
		ÁREA : 99,42 m2

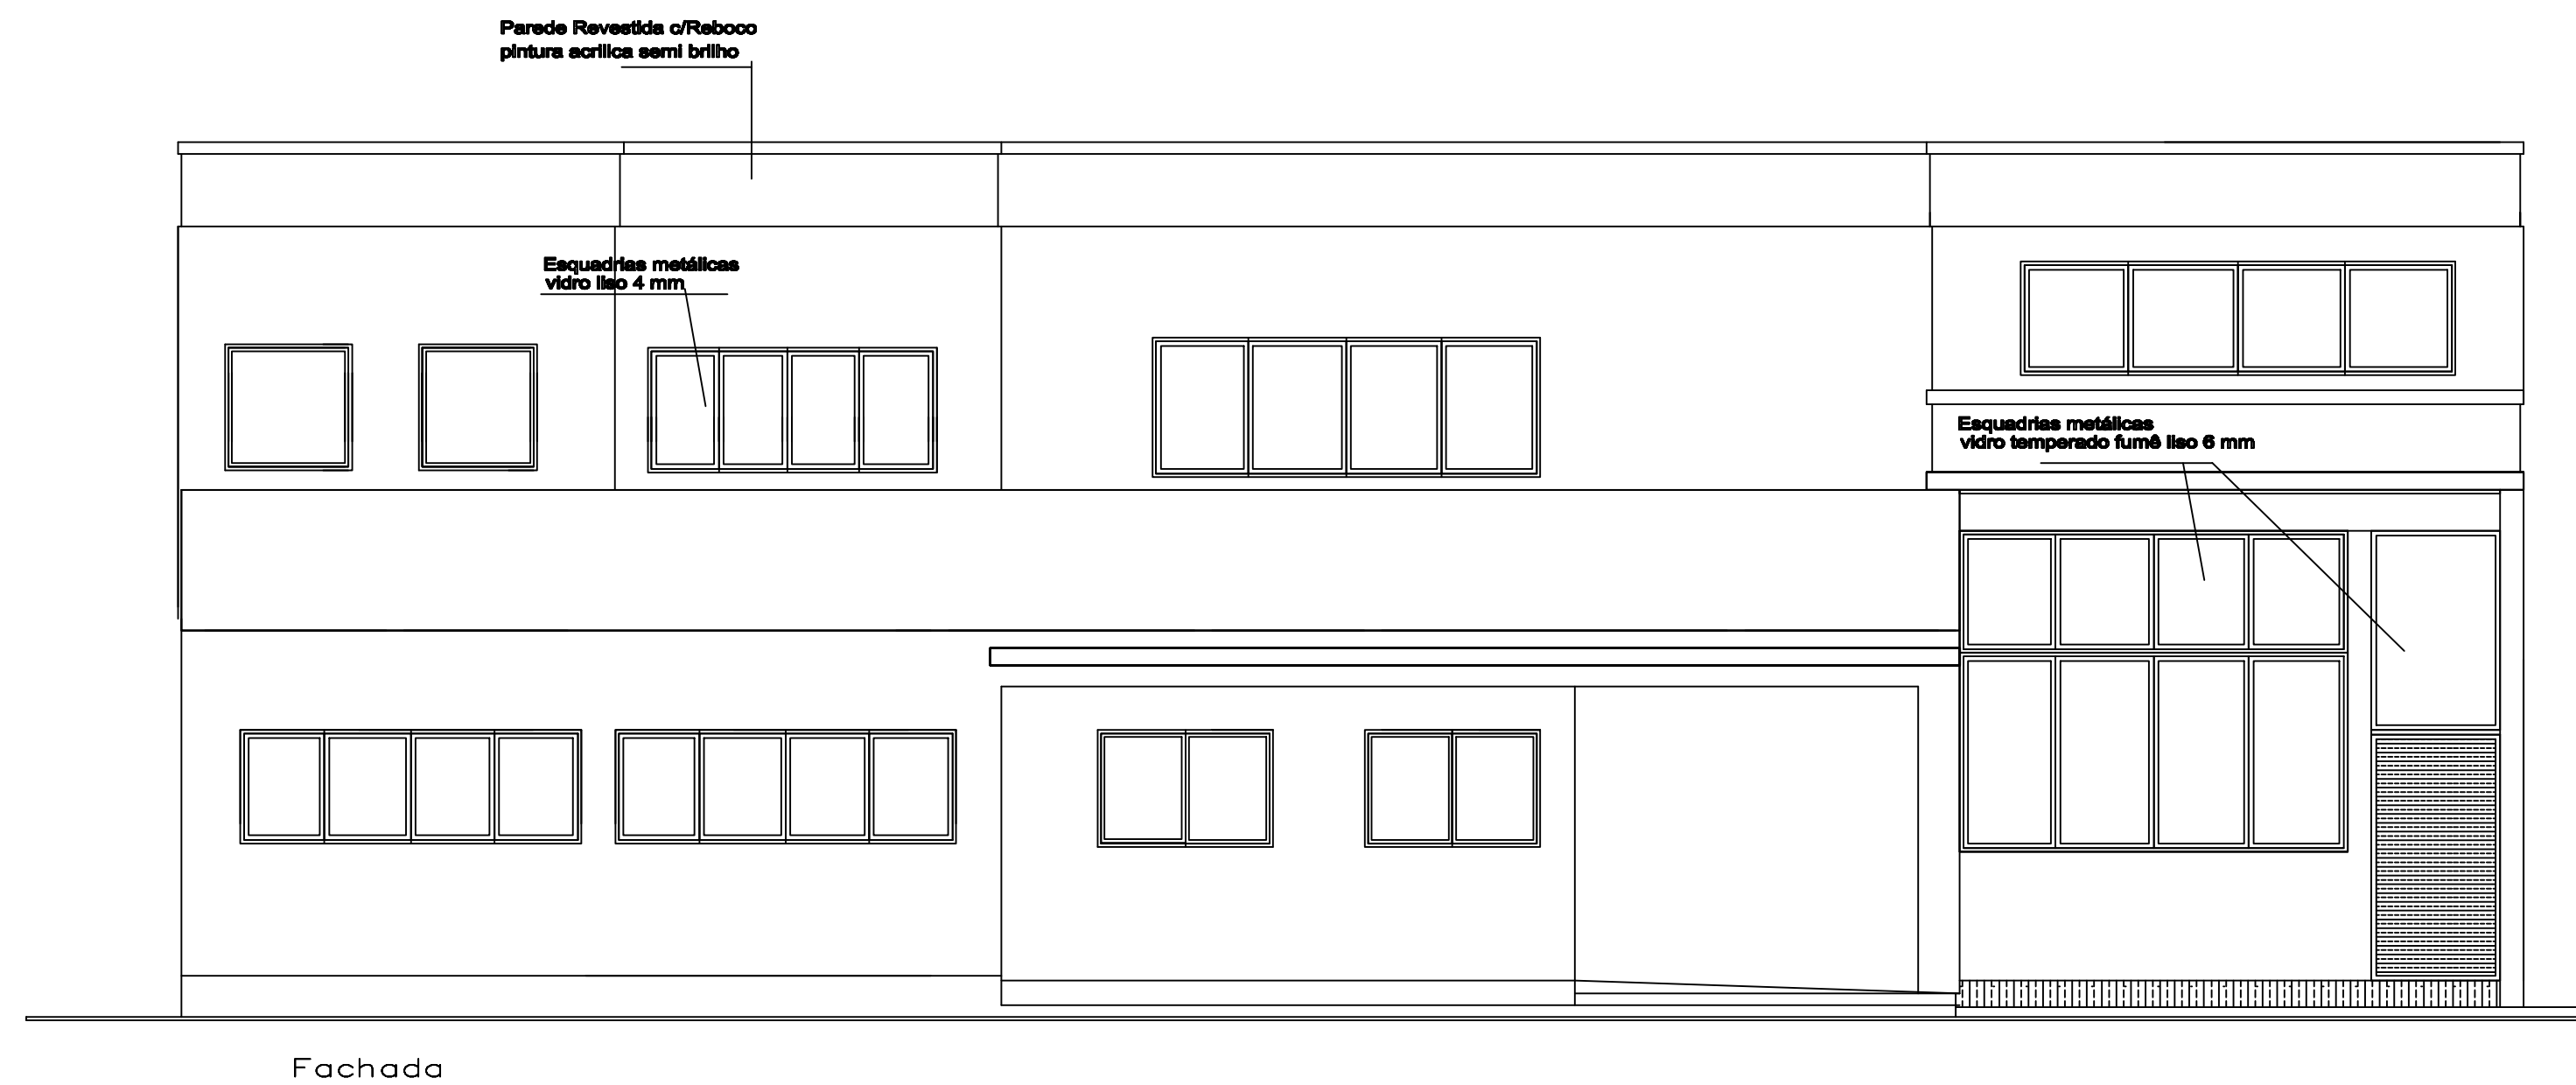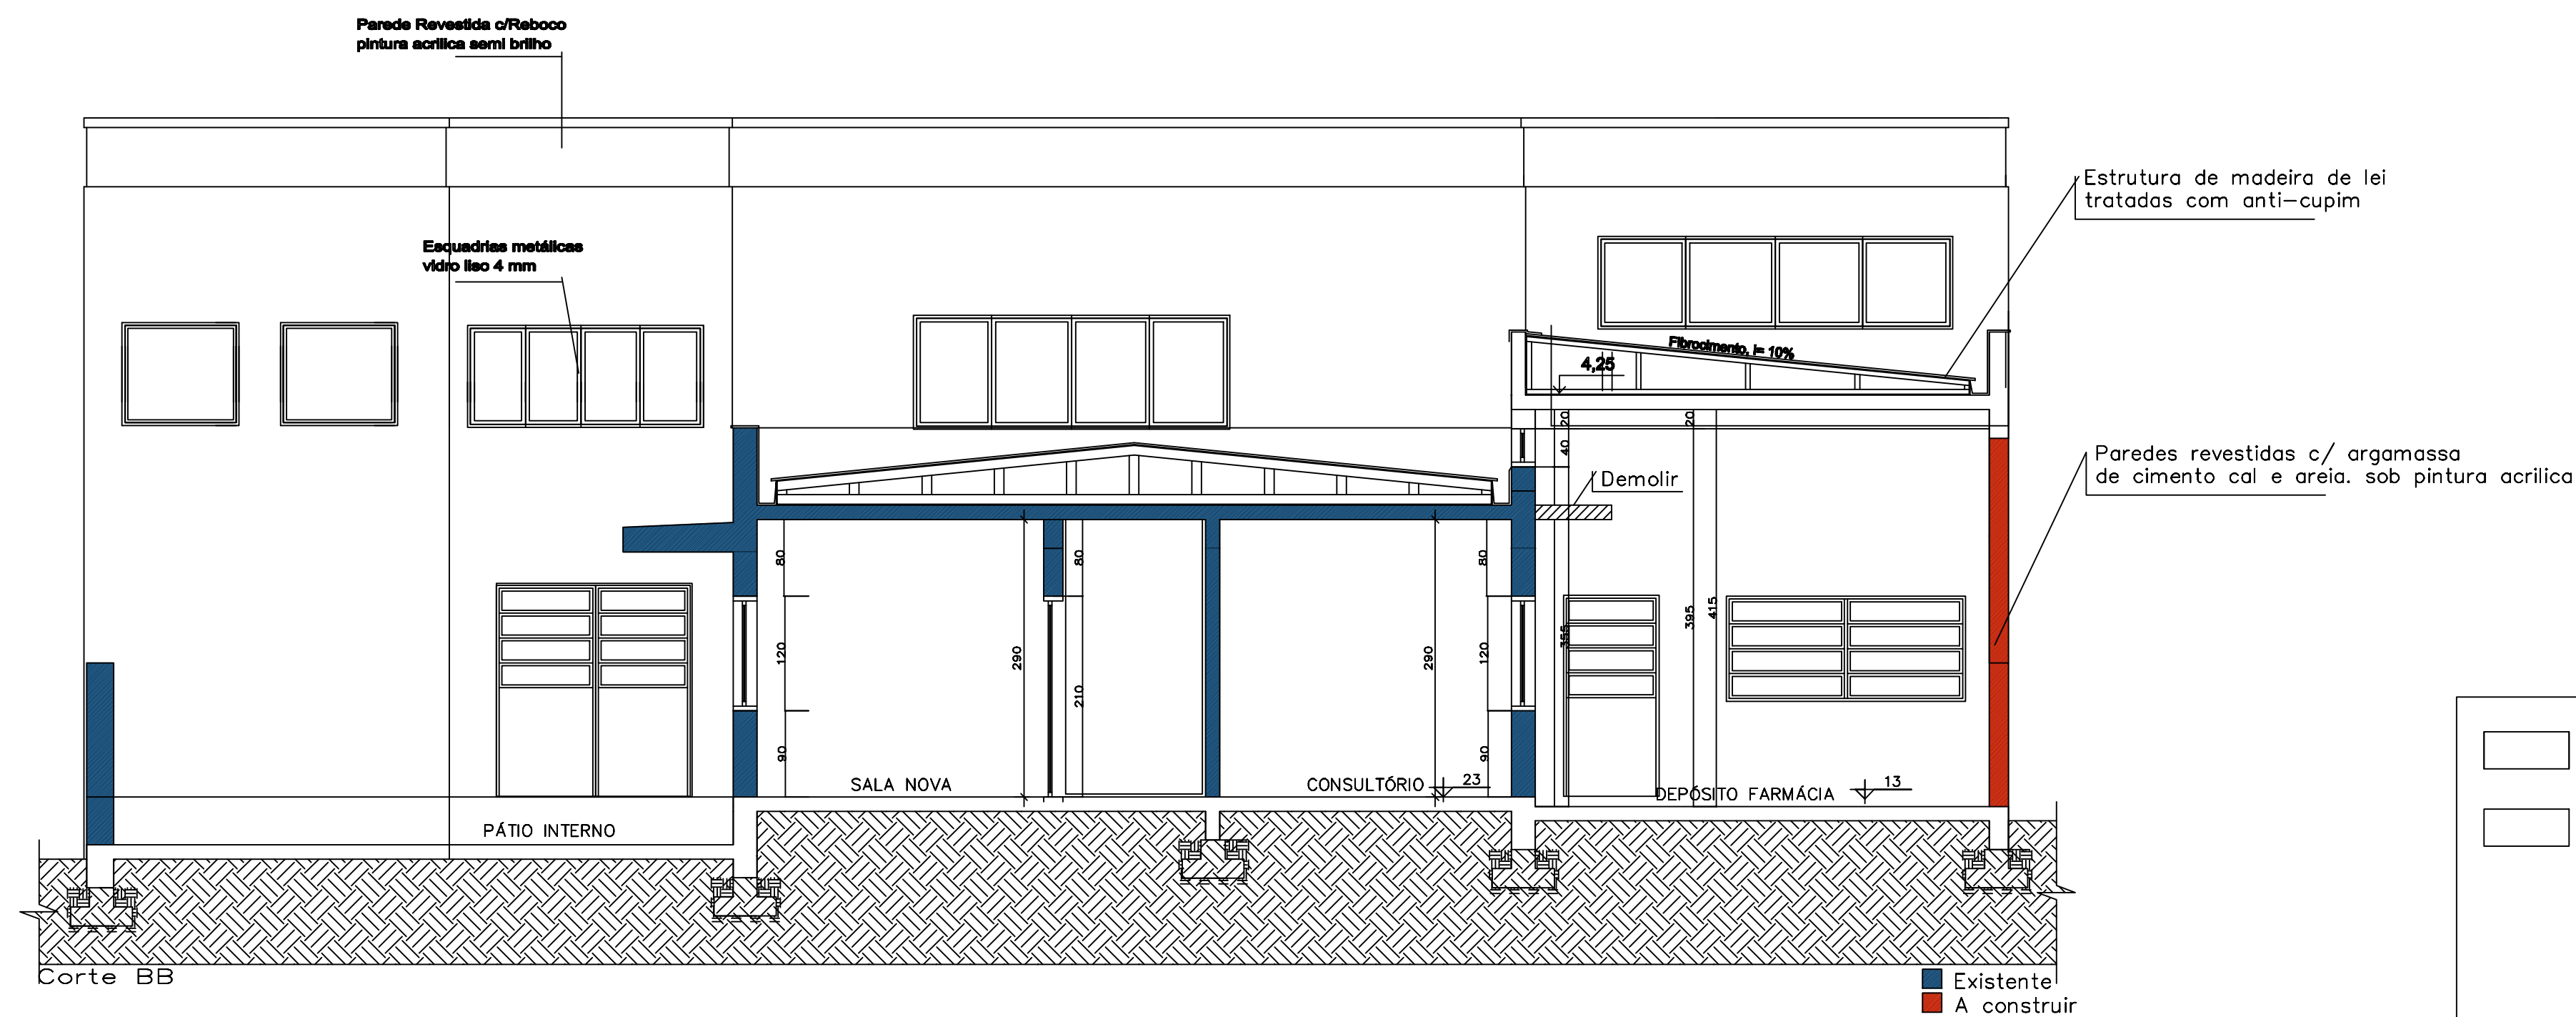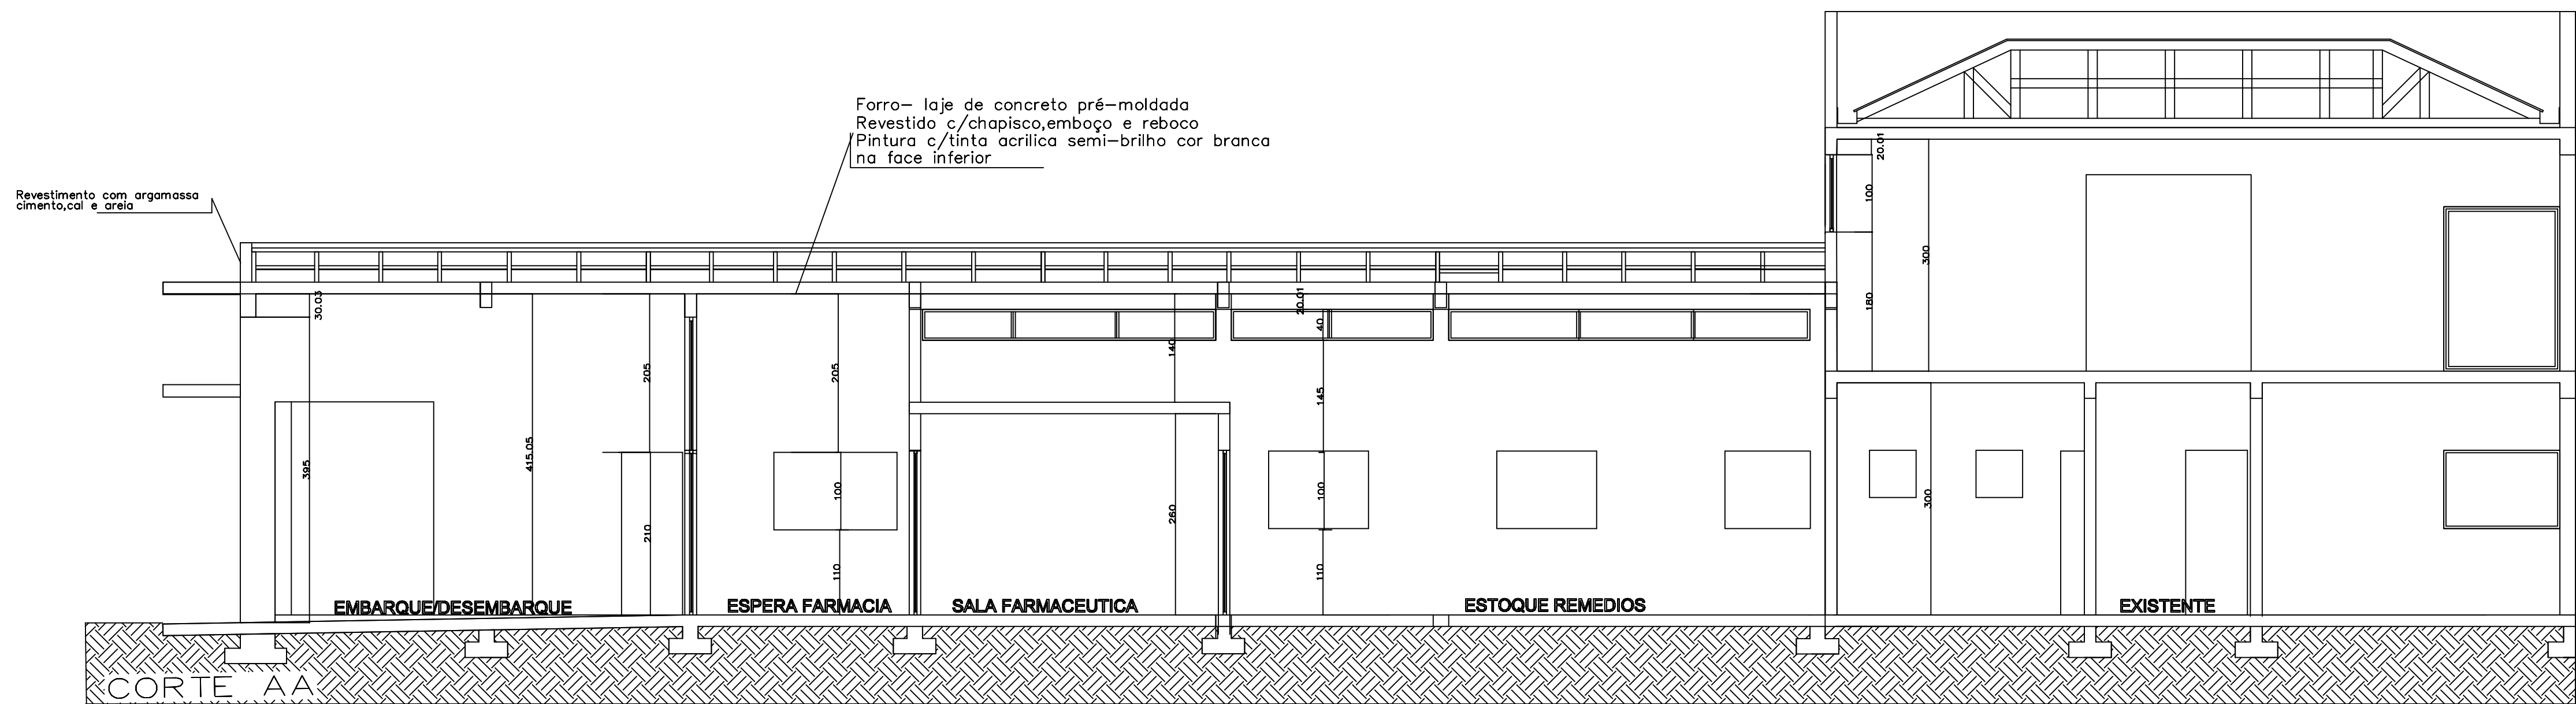

A AMPLIAR A= 99,42 M2

EXISTENTE A= 451,31 m2

ÁREA TOTAL= 550,73 m2

	PREFEITURA MUNICIPAL ARROIO DO MEIO / RS.		
	ADMINISTRAÇÃO : 2016 – 2020		
RUA MONSENHOR JACOB SEGER – 186 – FONE 051-716-1166			
ARROIO DO MEIO – RS.			
RESP. PROJETO : _____			
RESP. EXECUÇÃO : _____			
PRÓPRIETÁRIO : _____			
NOME – ENDEREÇO : Ampliação Unidade Sanitária Bairro Centro-Aroio do Meio			
PRANCHA : CORTES E FACHADA			
DESENHO : Pedro Lutz	DATA : 09/18	ESCALAS : 1/50	ÁREA : 99,42 m2