




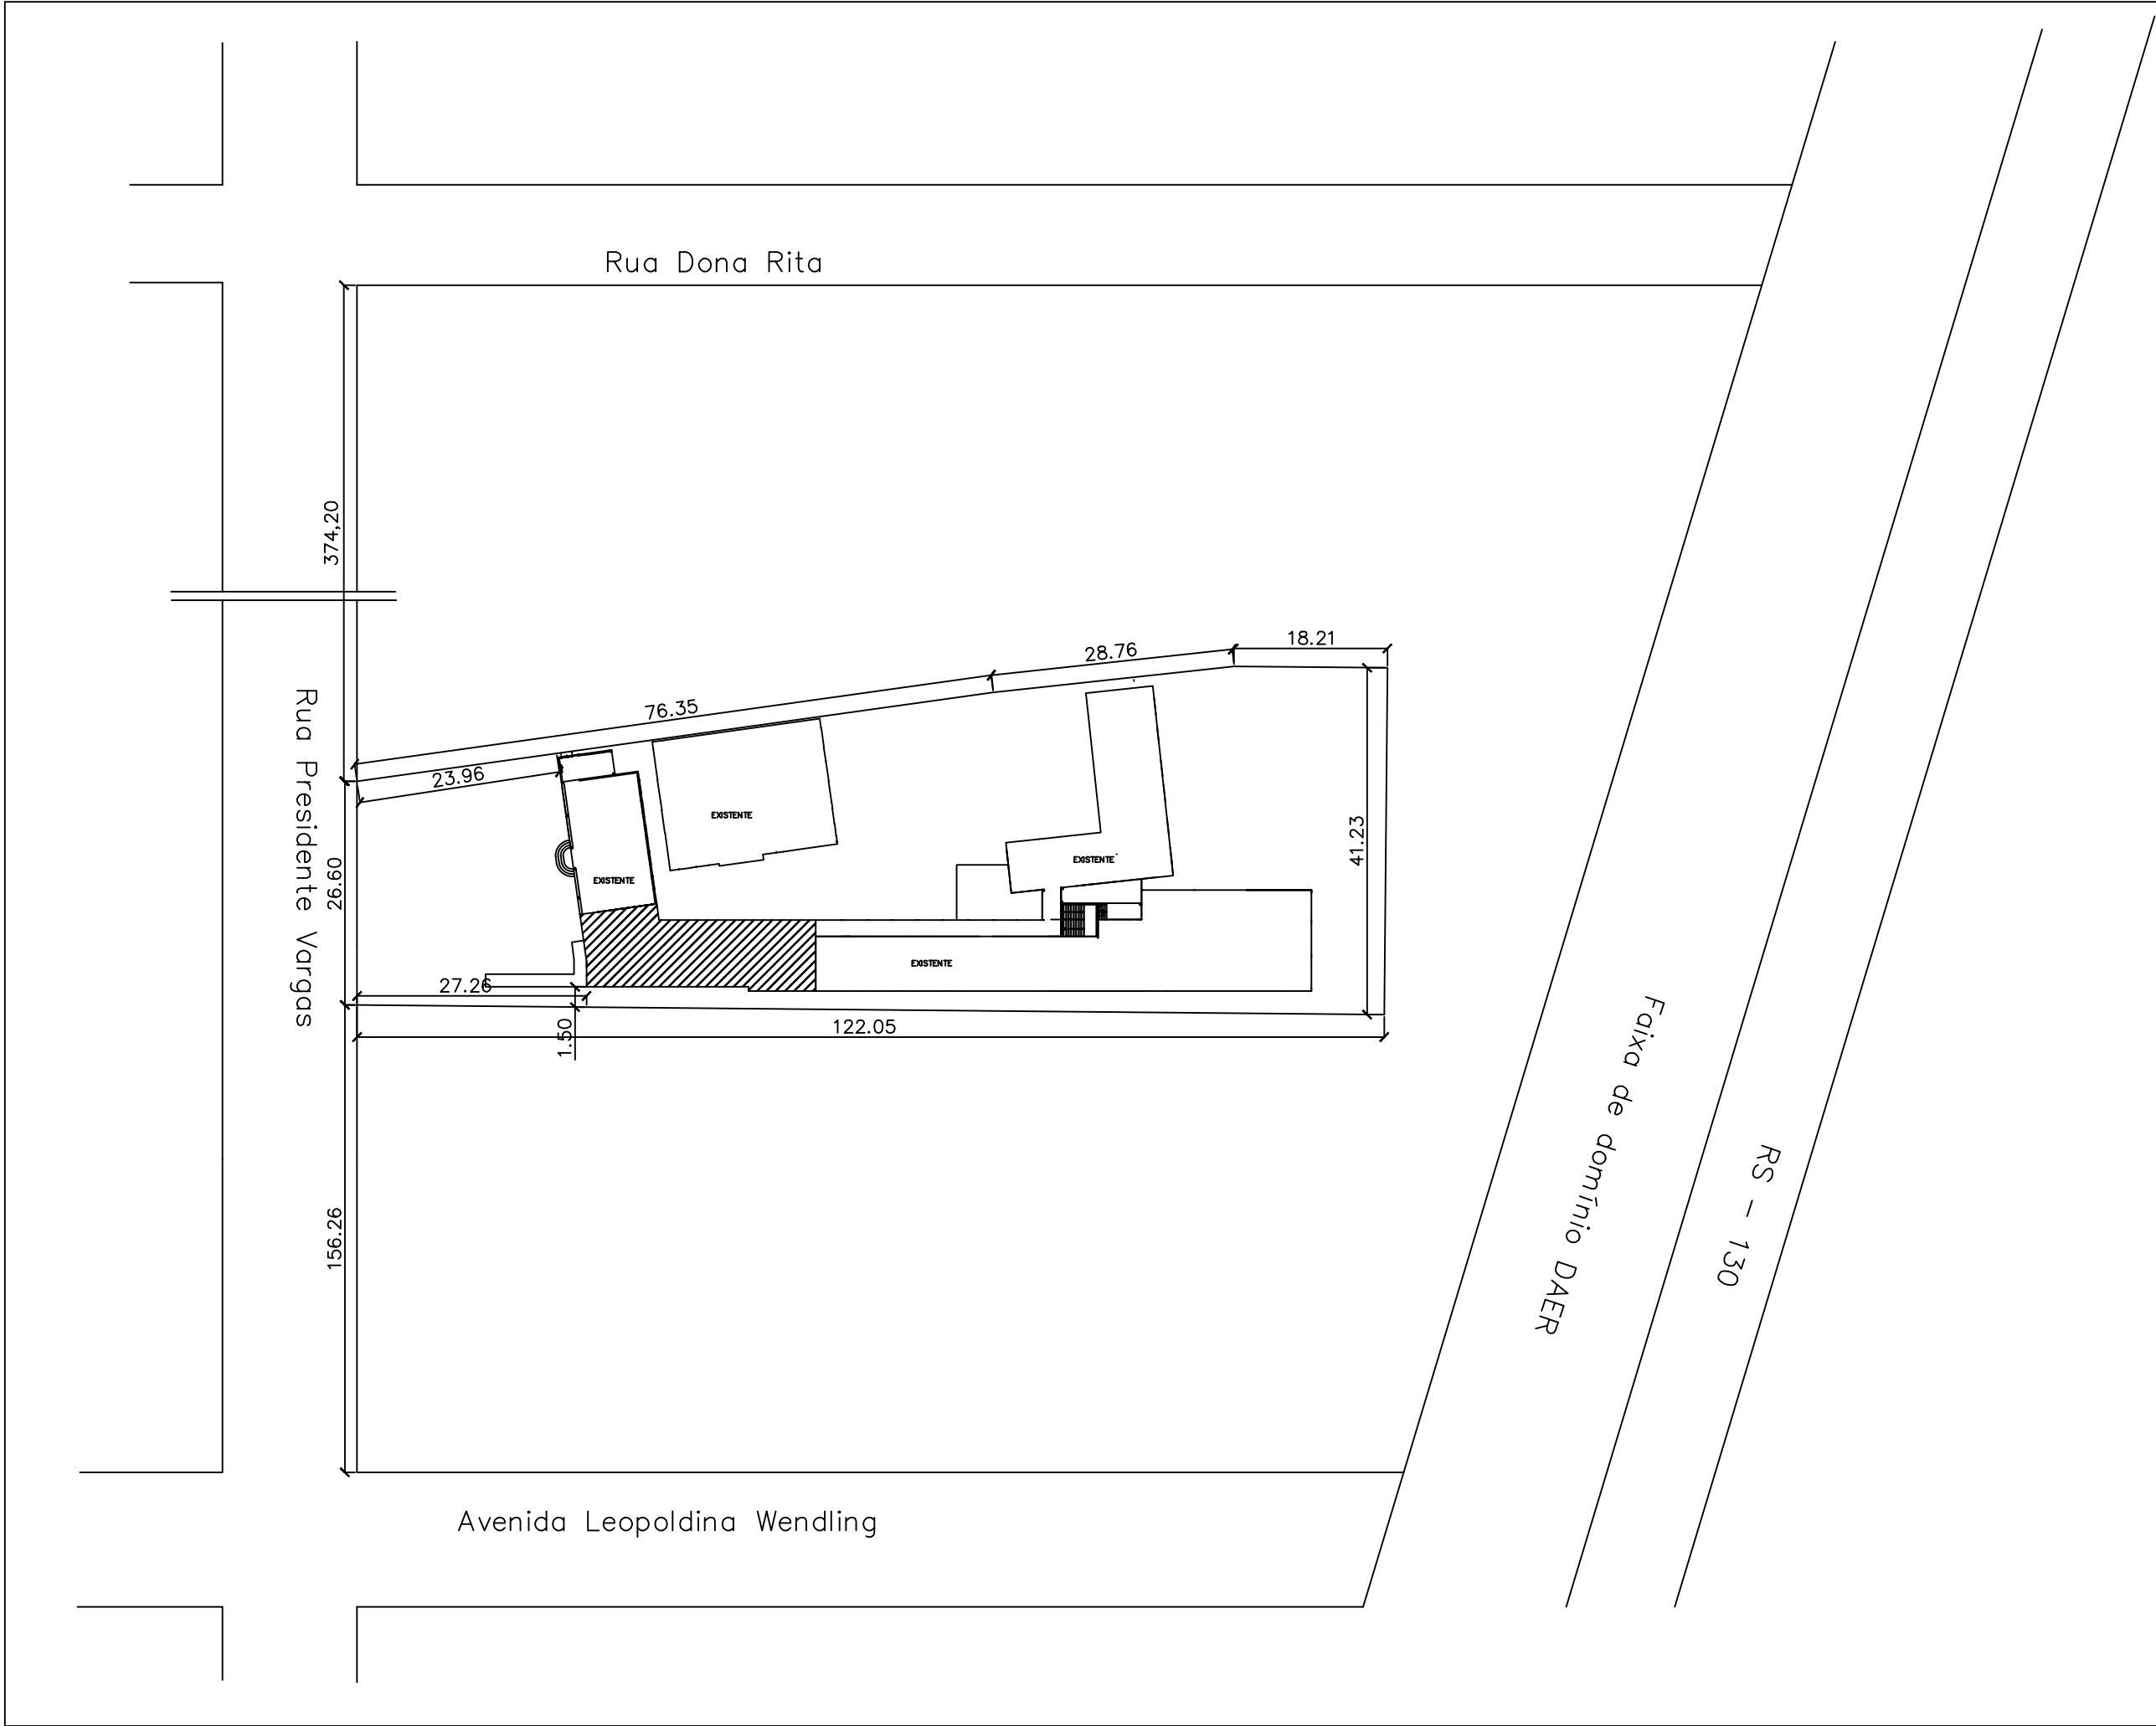


		PREFEITURA MUNICIPAL ARROIO DO MEIO / RS	
ADMINISTRAÇÃO :		2017 — 2020	
RUA MONSENHOR JACOB SEGER - 186 - FONE 051-3716-1166		ARROIO DO MEIO - RS.	
Prancha: SITUAÇÃO E LOCALIZAÇÃO		Data: FEV/18	
Responsável do Projeto: Pedro Luis da Silva Arquiteto	Proprietário: Nelson Werner Schnack Prefeito Municipal	Escala:	
Responsável da Execução:		Área Total: 239,30m²	
Nome - Endereço: Escola São Caetano Bairro São Caetano Município de Arroio do Meio/RS		Desenho: Patricia	
		Prancha: 01A/04	

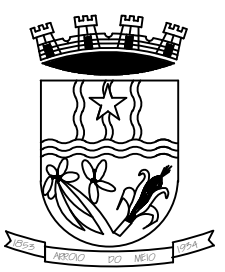


● Local da Implantação

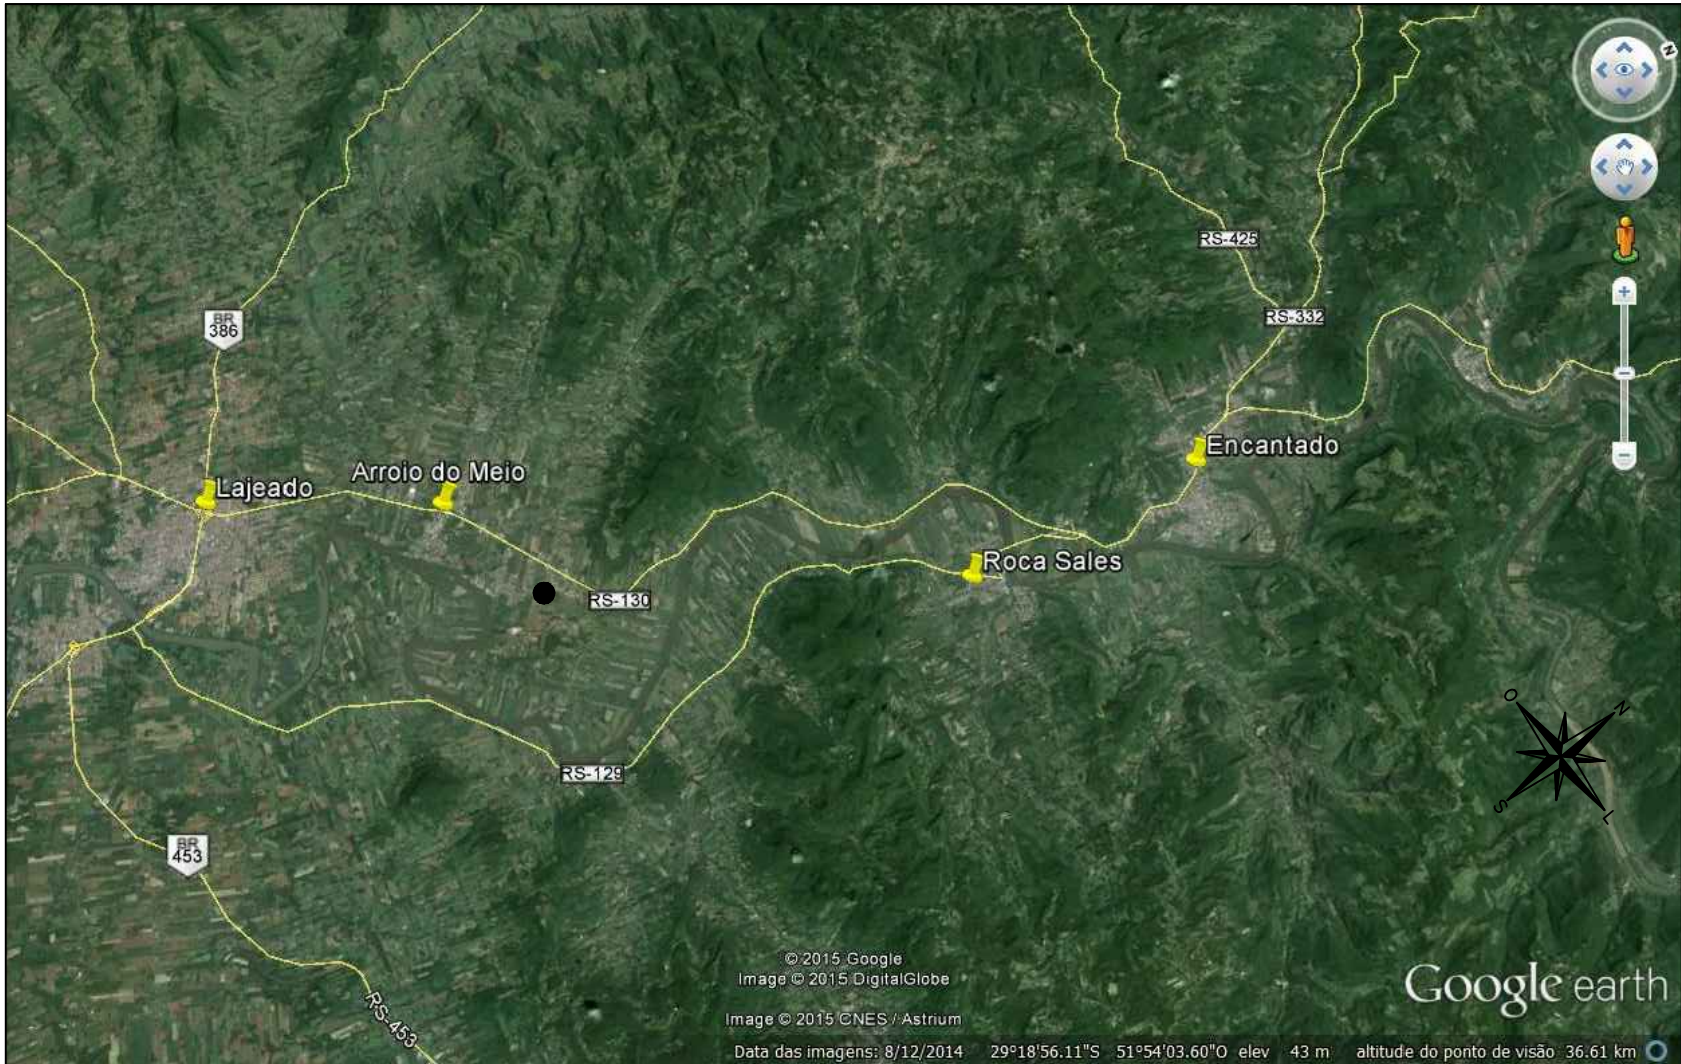

LOCALIZAÇÃO
SEM ESCALA

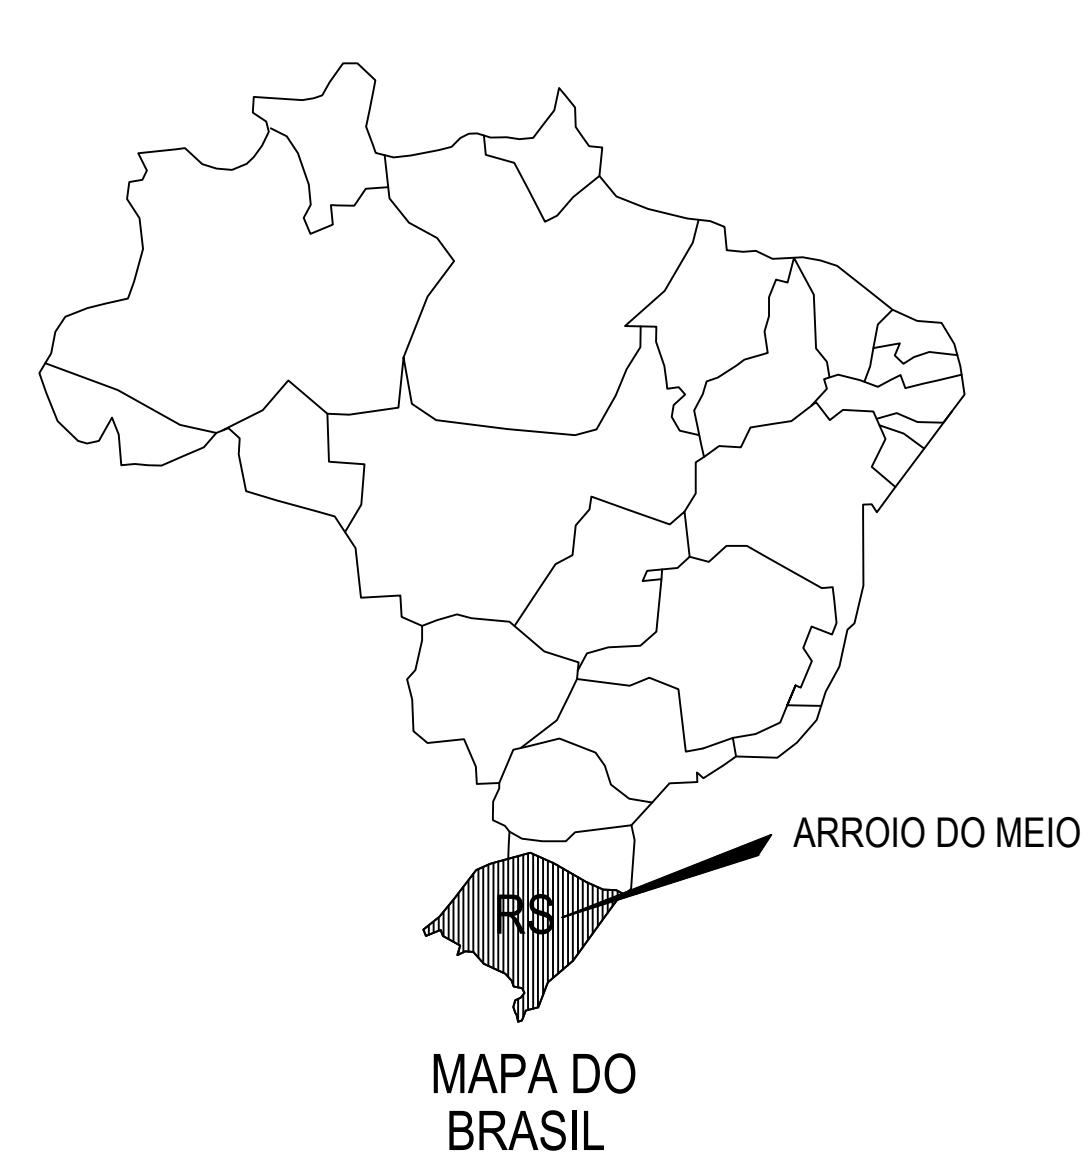

		PREFEITURA MUNICIPAL ARROIO DO MEIO / RS	
ADMINISTRAÇÃO :		2017 — 2020	
RUA MONSENHOR JACOB SEGER — 186 — FONE 051-3716-1166 ARROIO DO MEIO — RS.			
LOCALIZAÇÃO		Data: FEV/18	
Responsável do Projeto	Proprietário	Encomenda	
Pedro Luis da Silva Arquiteto	Edson Werner Schreck Prefeito Municipal	Área Total: 239,30m²	
Responsável da Execução	Nome - Endereço	Desenho	
	Escola São Caetano Bairro São Caetano Município de Arroio do Meio/RS	Patricia	
		Folha: 01/04	

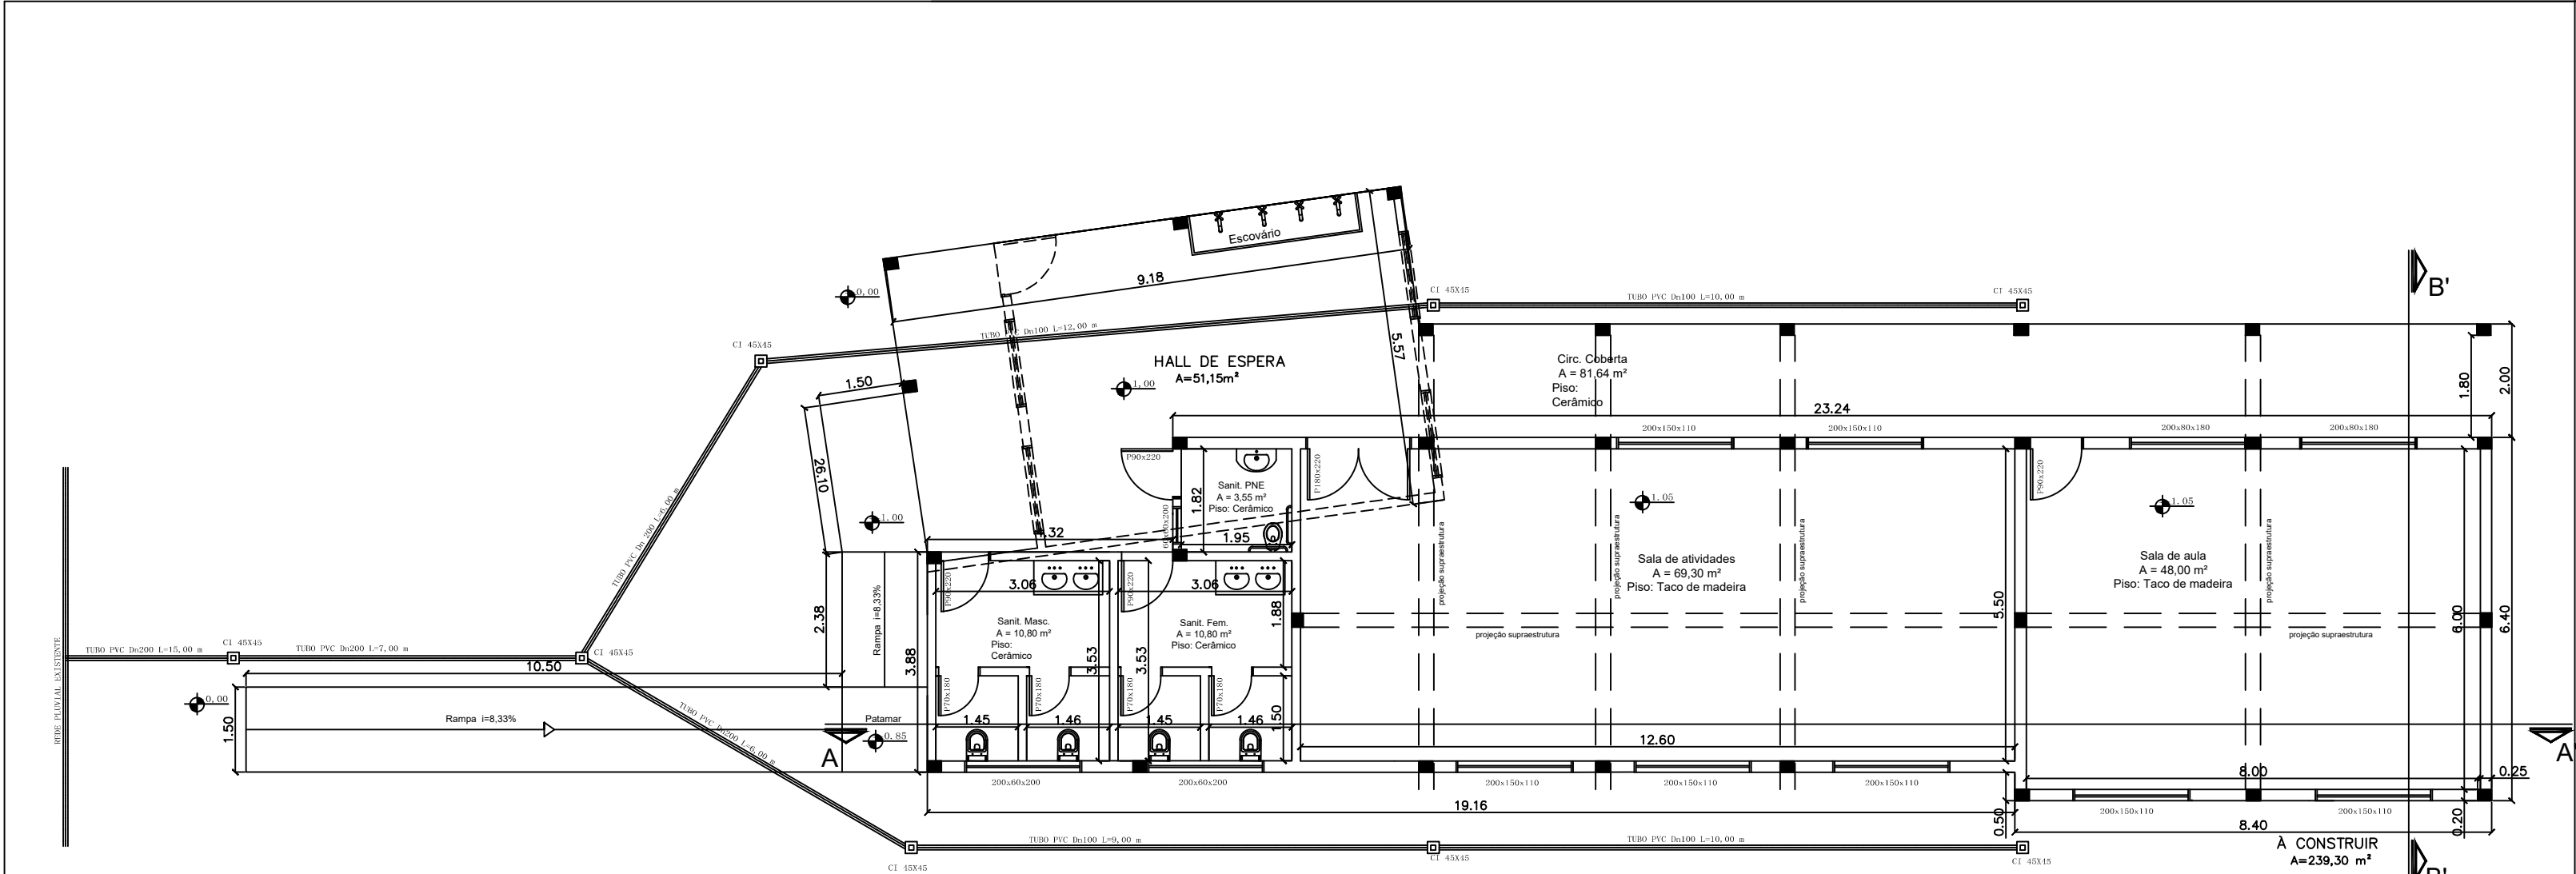

PLANTA BAIXA







PREFEITURA MUNICIPAL
ARROIO DO MEIO / RS

ADMINISTRAÇÃO :
2017 – 2020

RUA MONSENHOR JACOB SEGER – 186 – FONE 051-3716-1166
ARROIO DO MEIO – RS.


PLANTA BAIXA – PLUVIAL E SUPRAESTRUTURA		FEV/18
Escala:		1:75
Área Total: 239,30m²		
Projetista: Patrícia		
Folha: 04A /04		

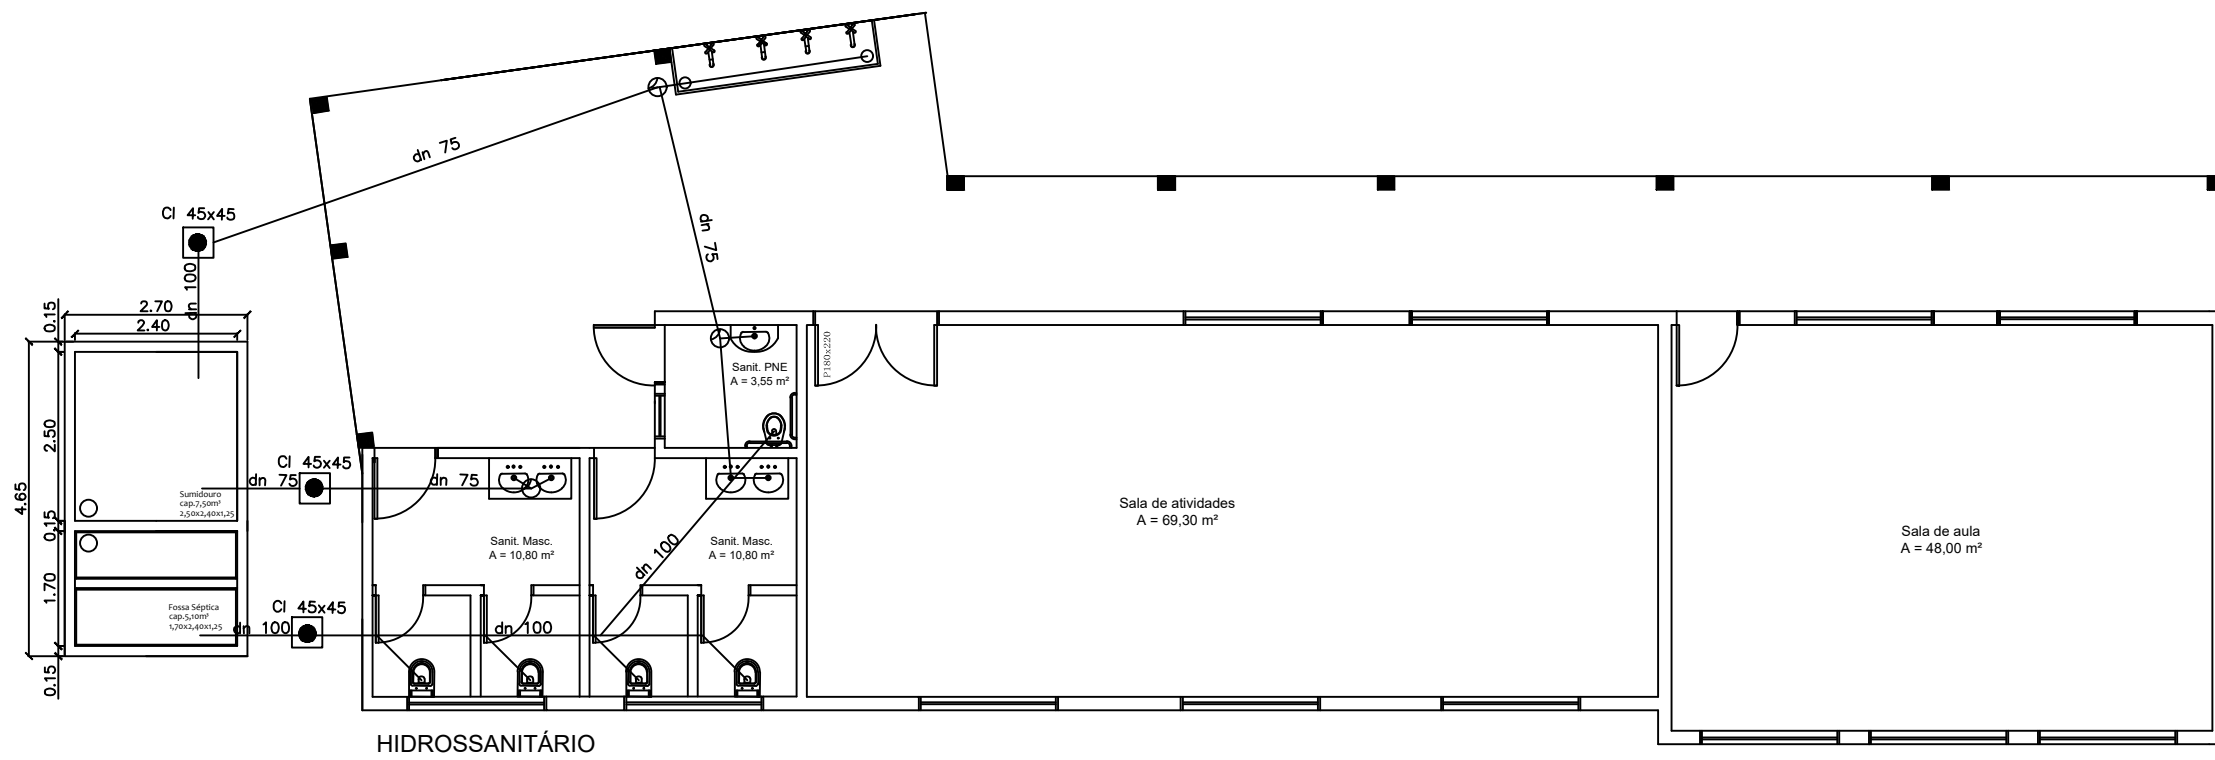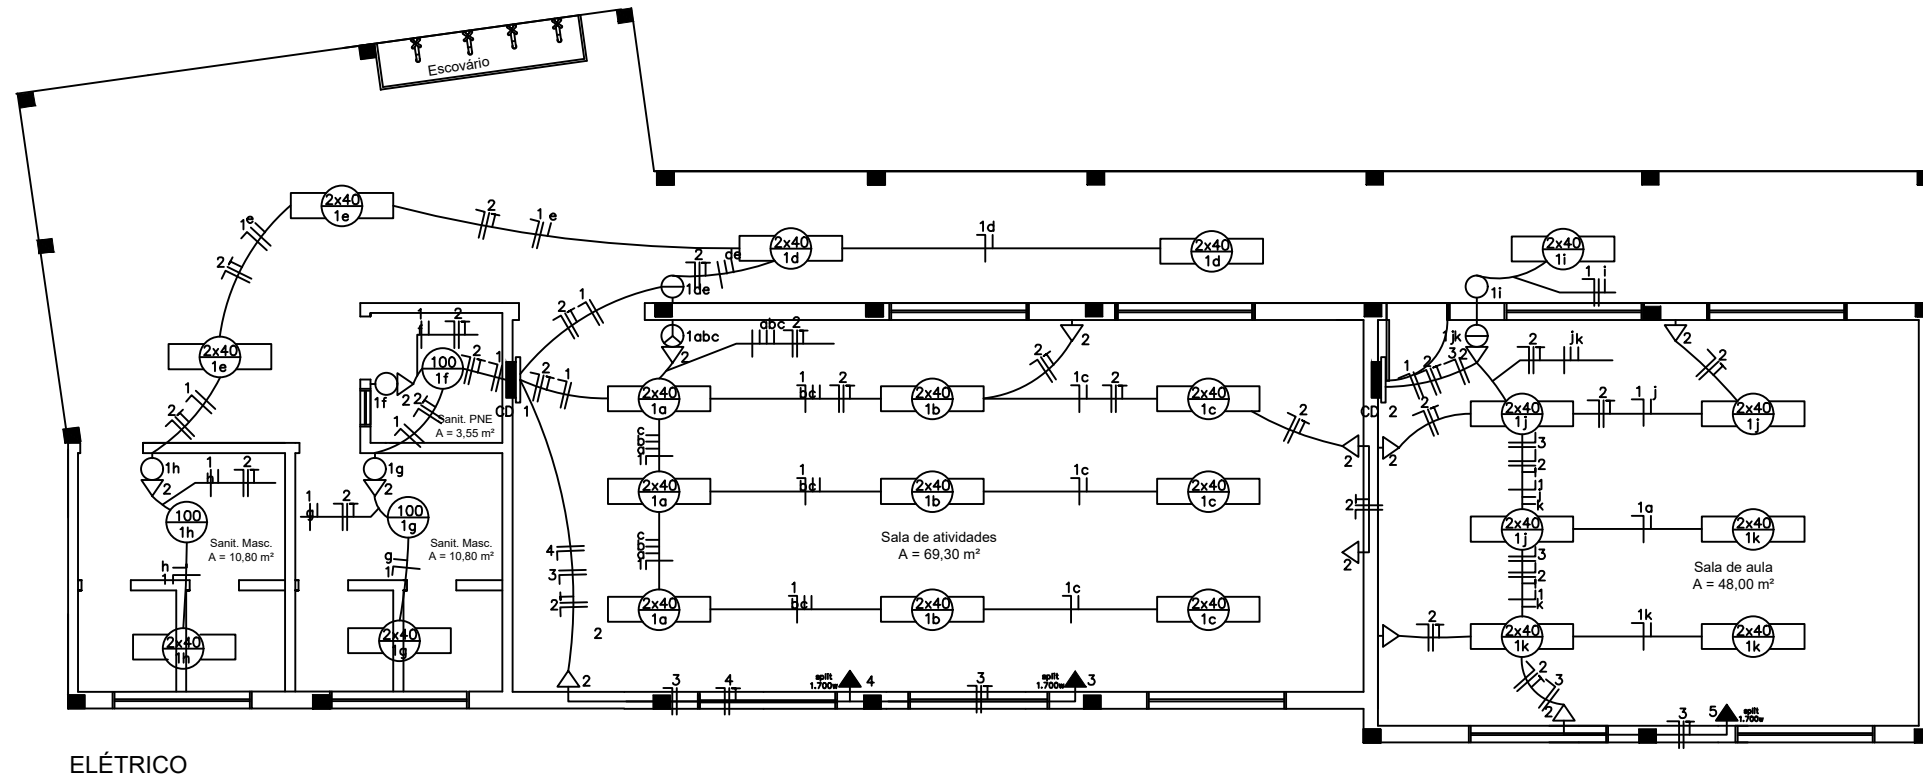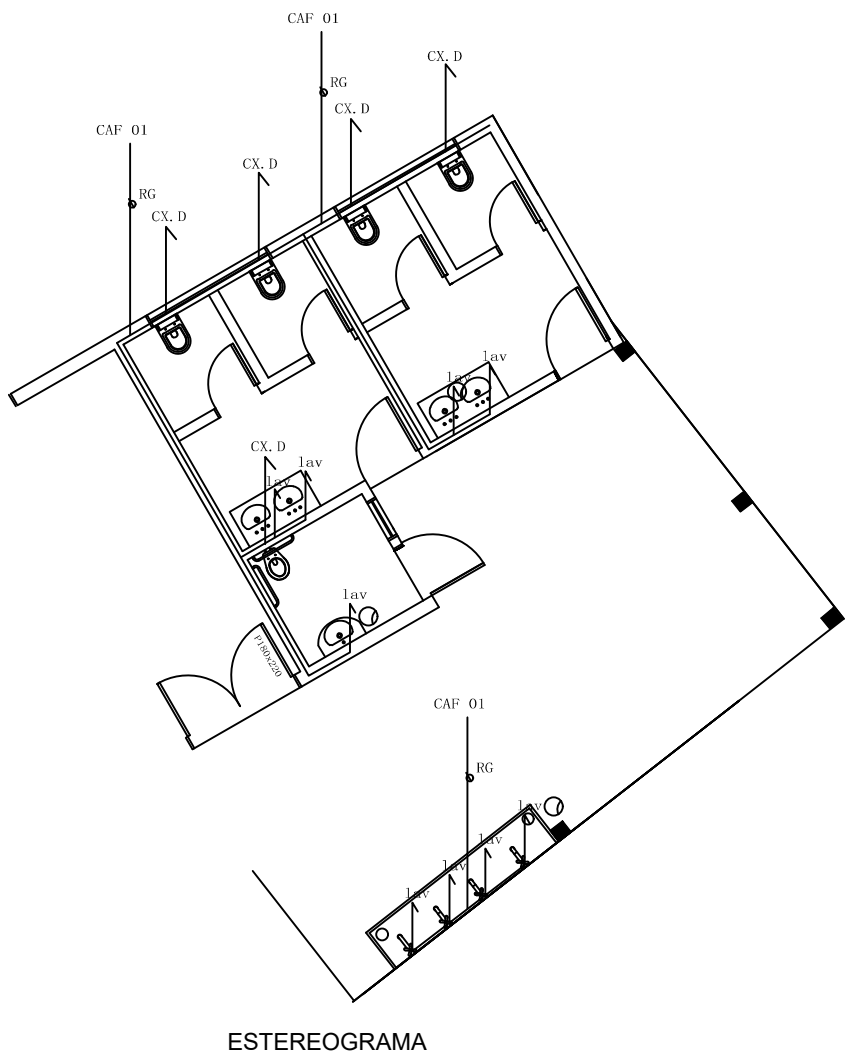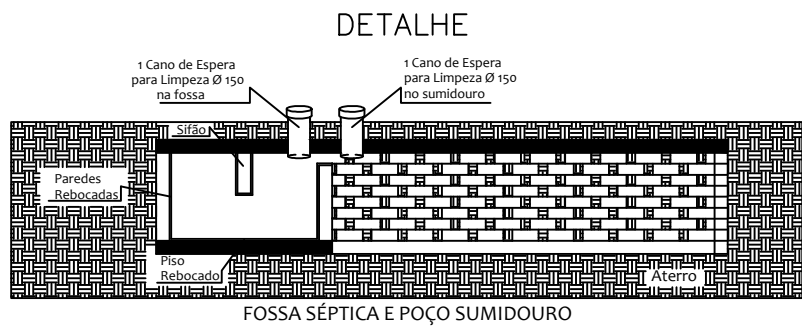


LEGENDA	
	ponto de luz no teto
	tomada
	interruptor simples
	interruptor duplo
	interruptor triplo
	centro de distribuição
	retorno, neutro e fase

QUADRO DE CARGA						
CD	Circ.	P. Luz	Tomada	Disj. (A)	Fiação (mm)	TOTAL
CD 1	1	15x80+300	15	1,5 mm	1500	
	2	8 x 100	20	2,0 mm	800	
	3	1700	30	4,0 mm	1700	
	4	1700	30	4,0 mm	1700	
TOTAL						5700
CD 2	1	7 x 80	16	1,5 mm	560	
	2	5 x 100	20	2,0 mm	500	
	3	1700	30	4,0 mm	1700	
	4	1700	30	4,0 mm	1700	
TOTAL						2760


		PREFEITURA MUNICIPAL ARROIO DO MEIO / RS ADMINISTRAÇÃO : 2017 – 2020 RUA MONSENHOR JACOB SEGER – 186 – FONE 051-3716-1166 ARROIO DO MEIO – RS.	
COMPLEMENTARES		FEV/18	
Responsável do Projeto: Paulo Luis da Silva Arquiteto	Responsável: Paulo Luis da Silva Profissão: Arquiteto	Escala: 1:75	Área Total: 239,30m²
Responsável da Execução:	Nome: Patrícia Escola: São Cezarino Bairro: São Cezarino Município: de Arroio do Meio/RS	Assinatura: Patrícia	Data: 03/04

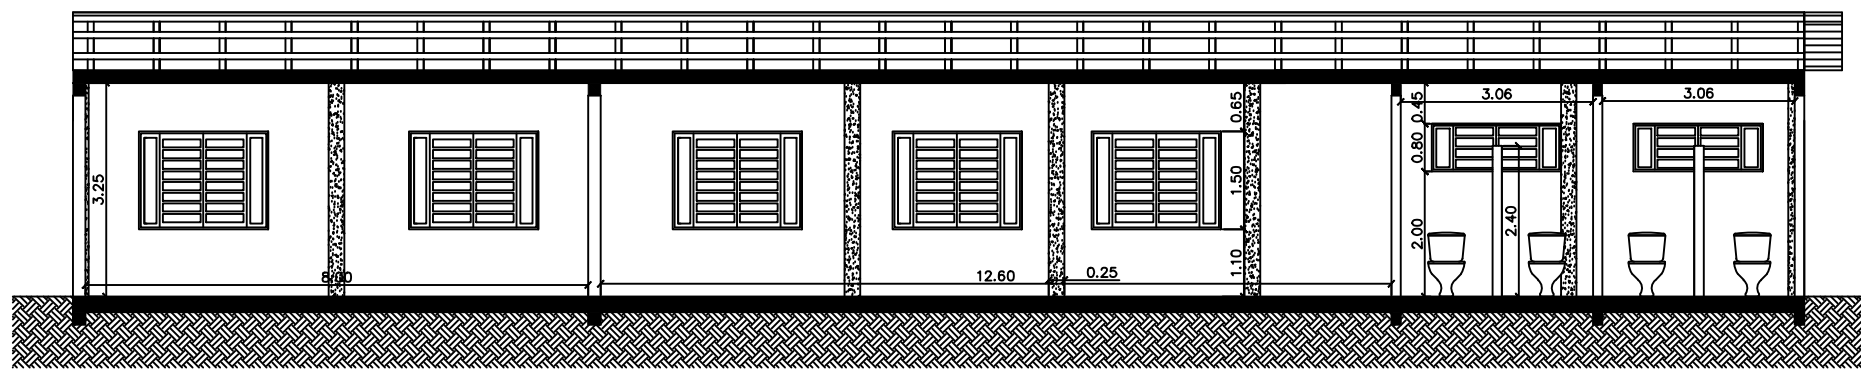


CORTE AA'

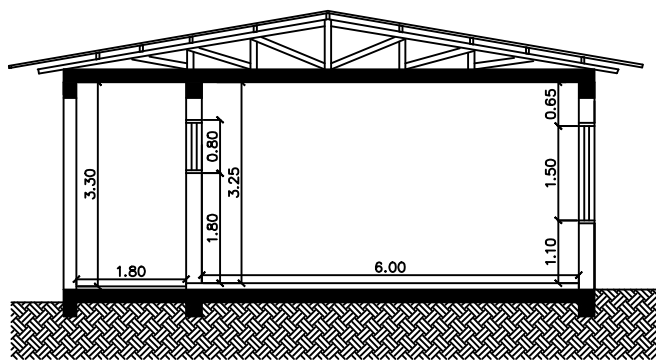


CORTE BB'

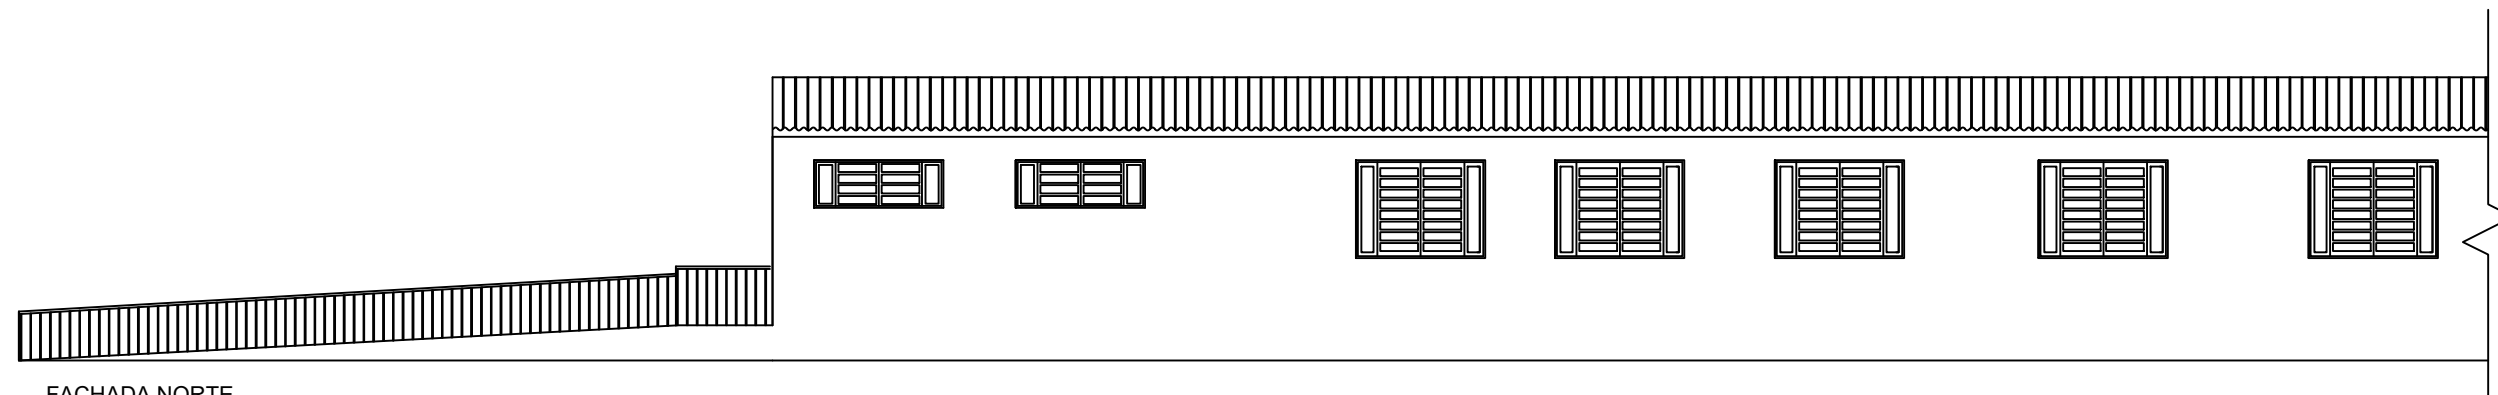

FACHADA NORTE

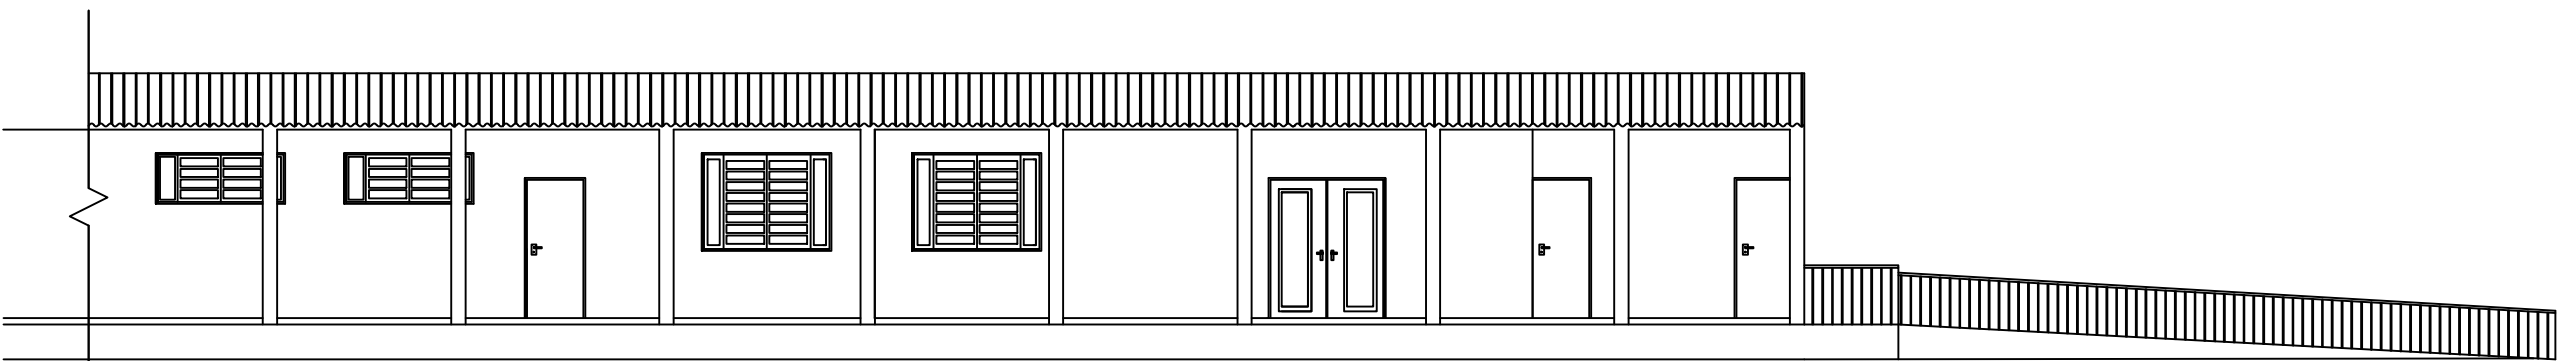

FACHADA SUL

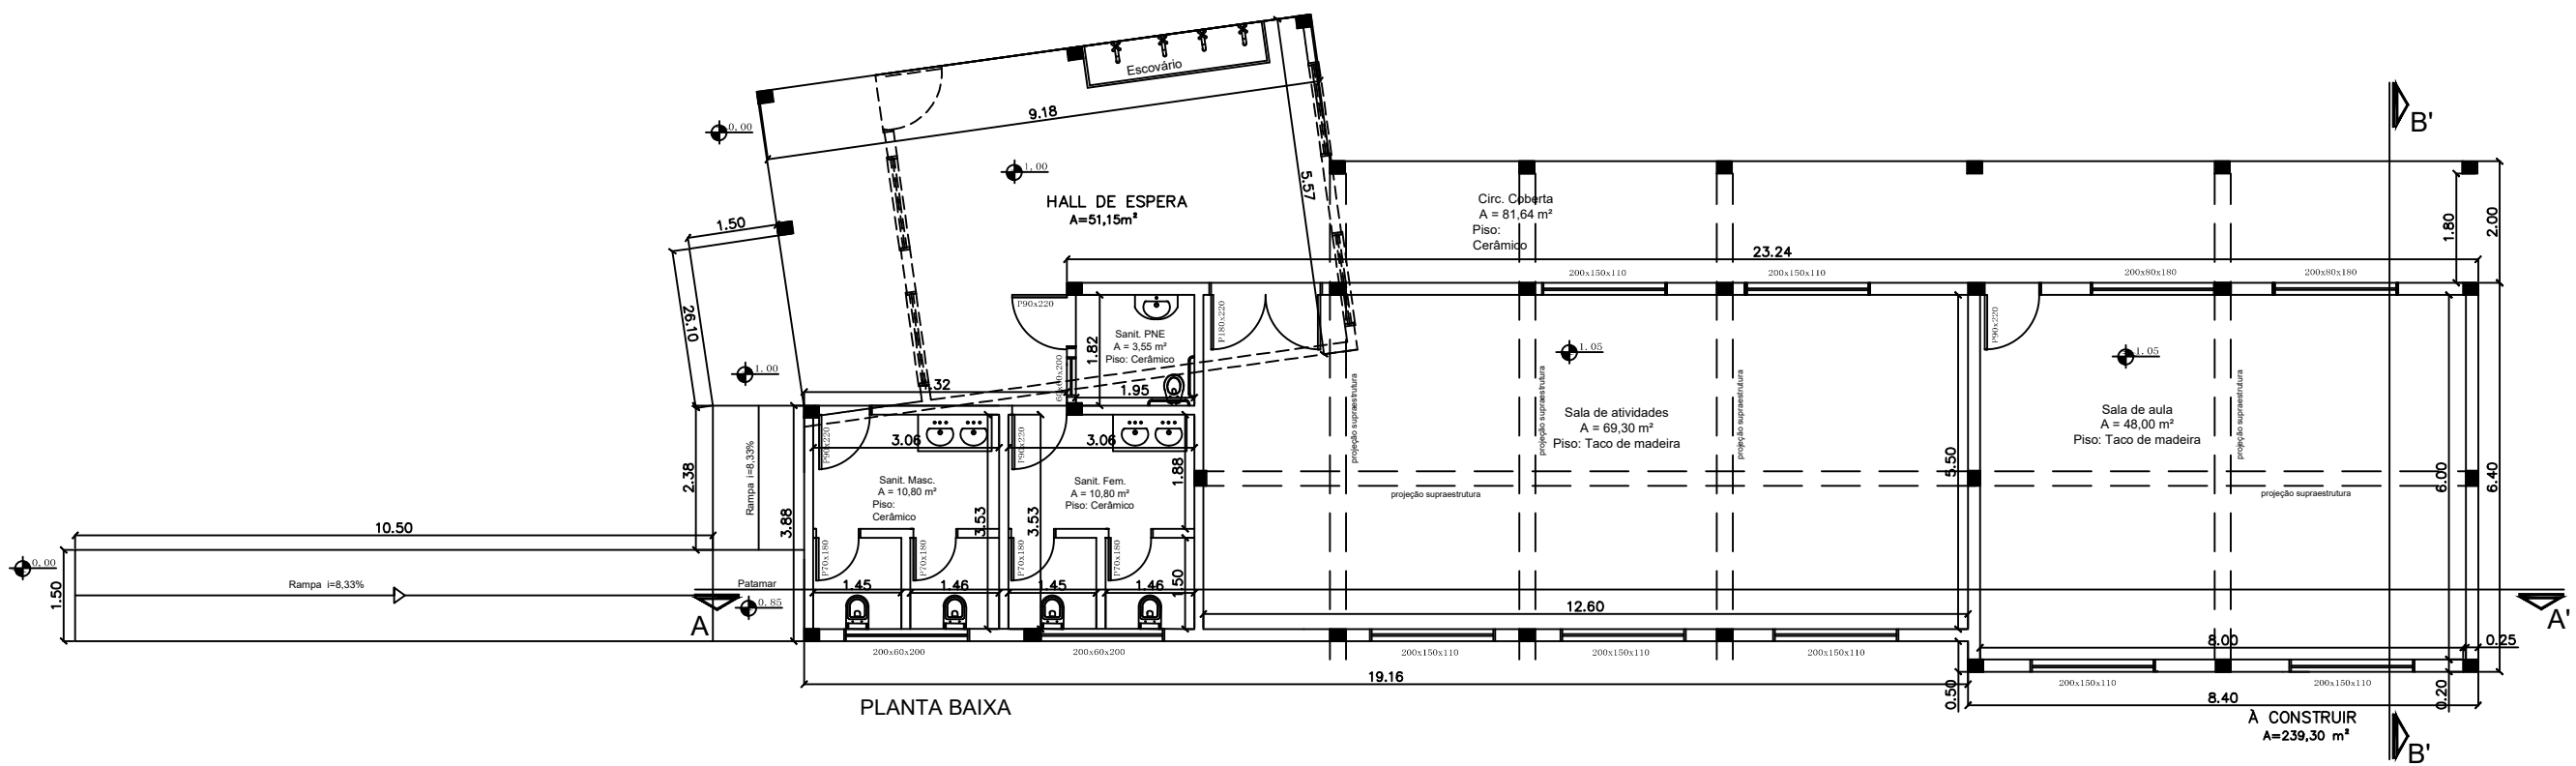

PLANTA BAIXA

		PREFEITURA MUNICIPAL ARROIO DO MEIO / RS	
ADMINISTRAÇÃO :		2017 – 2020	
RUA MONSENHOR JACOB REGER – 180 – FONE 051-3716-1166 ARROIO DO MEIO – RS.			
SIT., F. LOCALIZAÇÃO, PLANTA BAIXA, CORTES E FACHADAS		Projeto	FEV/18
Escala do Projeto		Proprietário	1:75
Folha nº 05 de 05a (Arquiteto)		Localização do Projeto (Endereço Completo)	239,30m²
Especialidade do Projeto		Projeto	Patricia
		Localização do Projeto (Endereço Completo)	02/04