

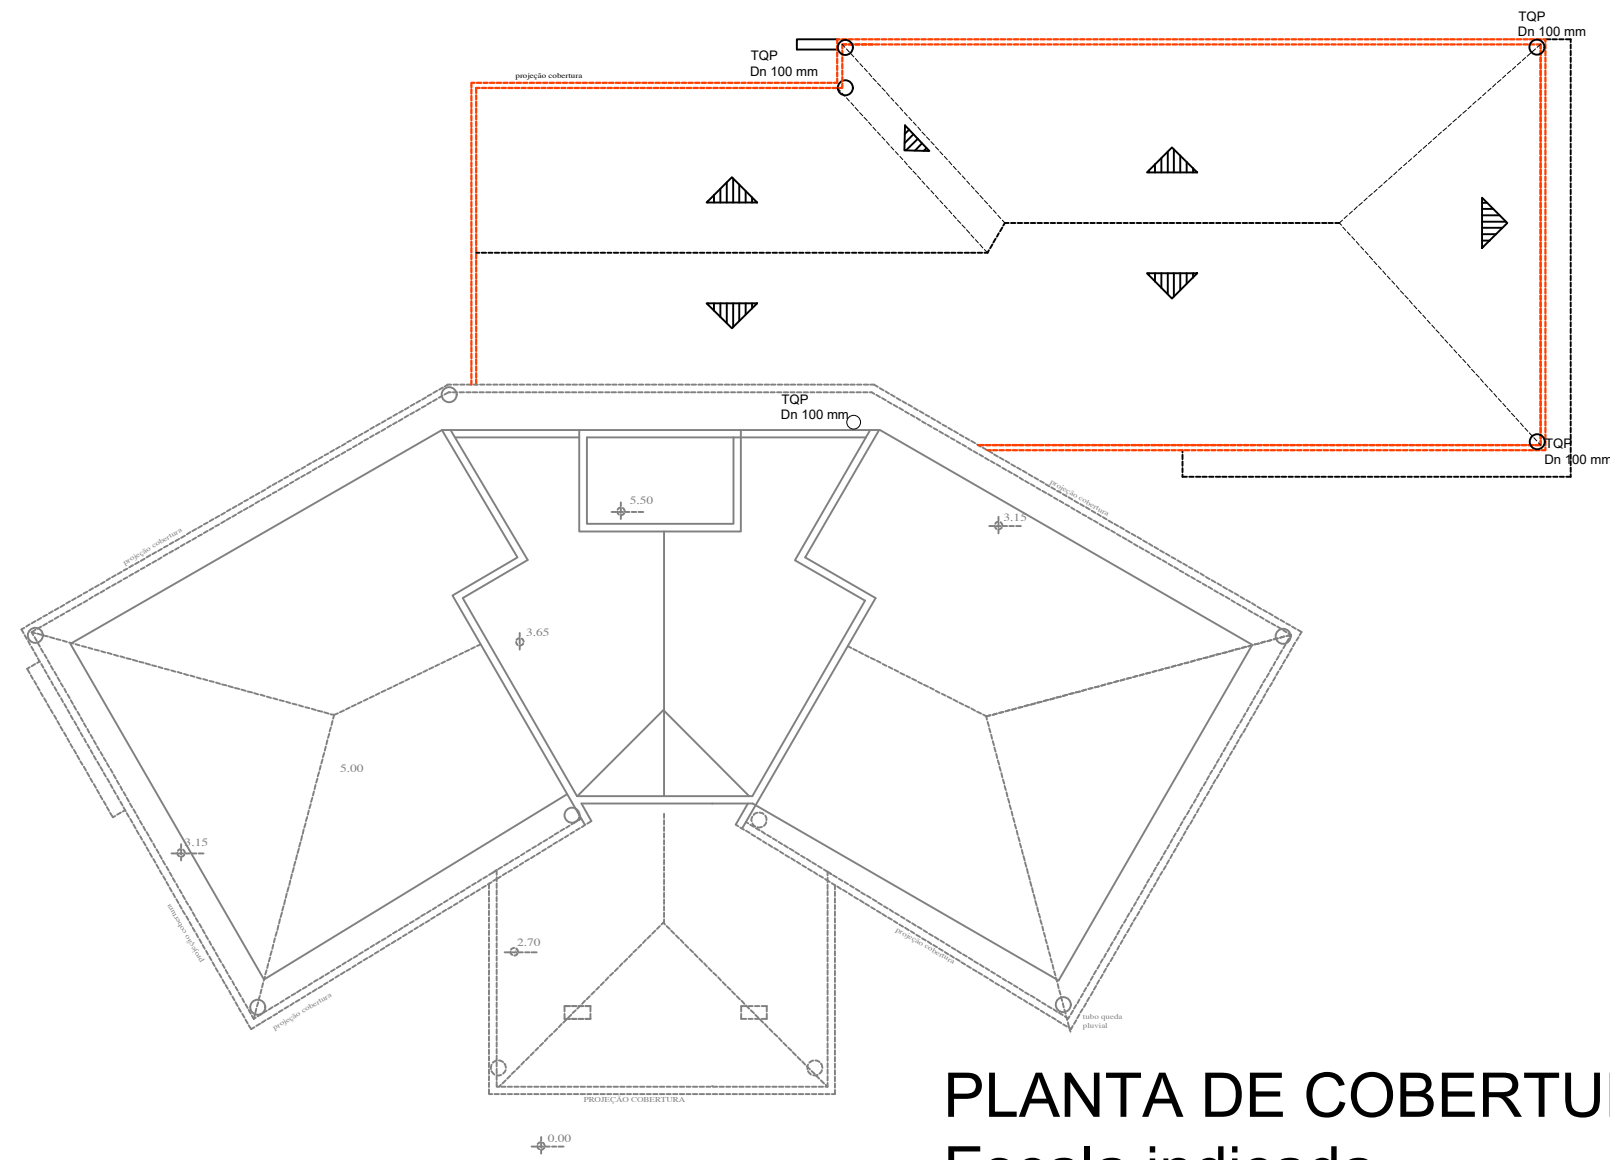


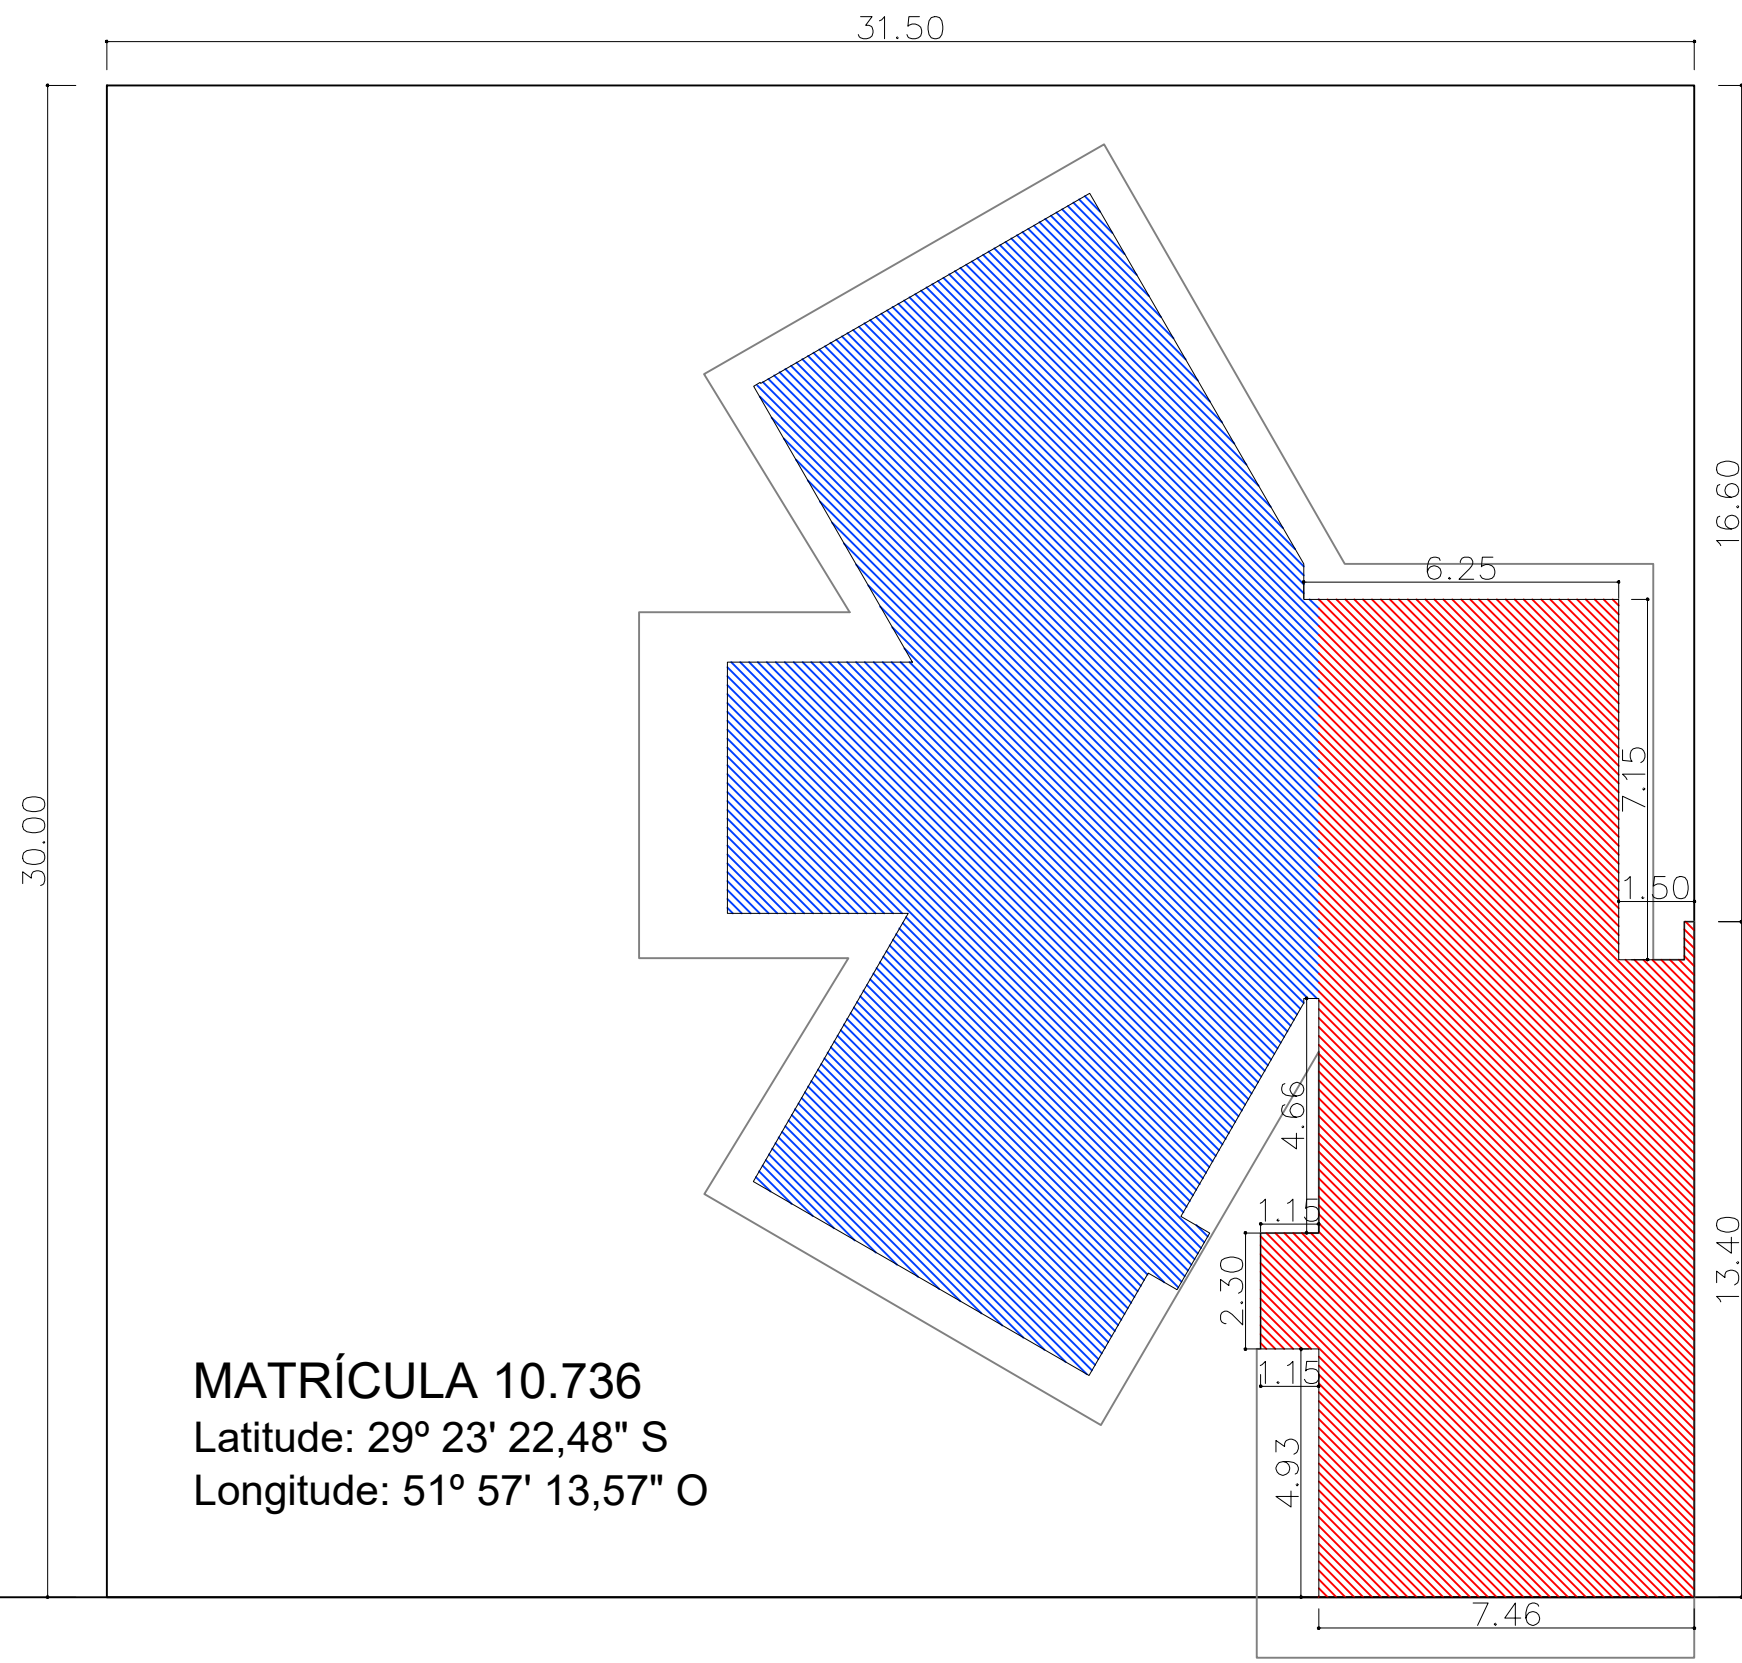

PLANTA DE COBERTURA
Escala indicada

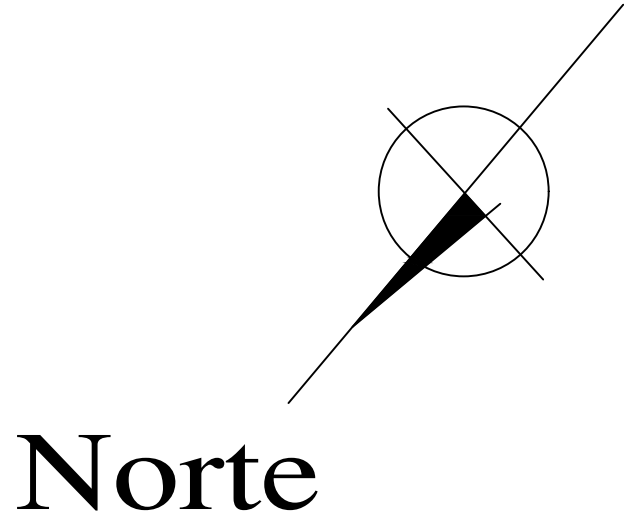


Terreno Municipal
de Arroio do Meio (creche)

RUA DAS FLORES

RUA DAS ROSAS

	PREFEITURA MUNICIPAL ARROIO DO MEIO / RS ADMINISTRAÇÃO : 2017 – 2020 RUA MONSENHOR JACOB SEGER 186 FONE 051 3716-1166 ARROIO DO MEIO RS
RESP. PROJETO : RESP. EXECUÇÃO : PROPRIETÁRIO :	NOME – ENDEREÇO : POSTO DE SAÚDE BELA VISTA Rua das Rosas - nº 339 Matrícula nº 10.736
PRANCHAS : 01 SITUAÇÃO LOCALIZAÇÃO	
DESENHO : Diandra	DATA : 02/2018
ESCALAS : 1/500	ÁREA A EXISTENTE : 187,01 m² ÁREA A AMPLIAR : 141,86 m²

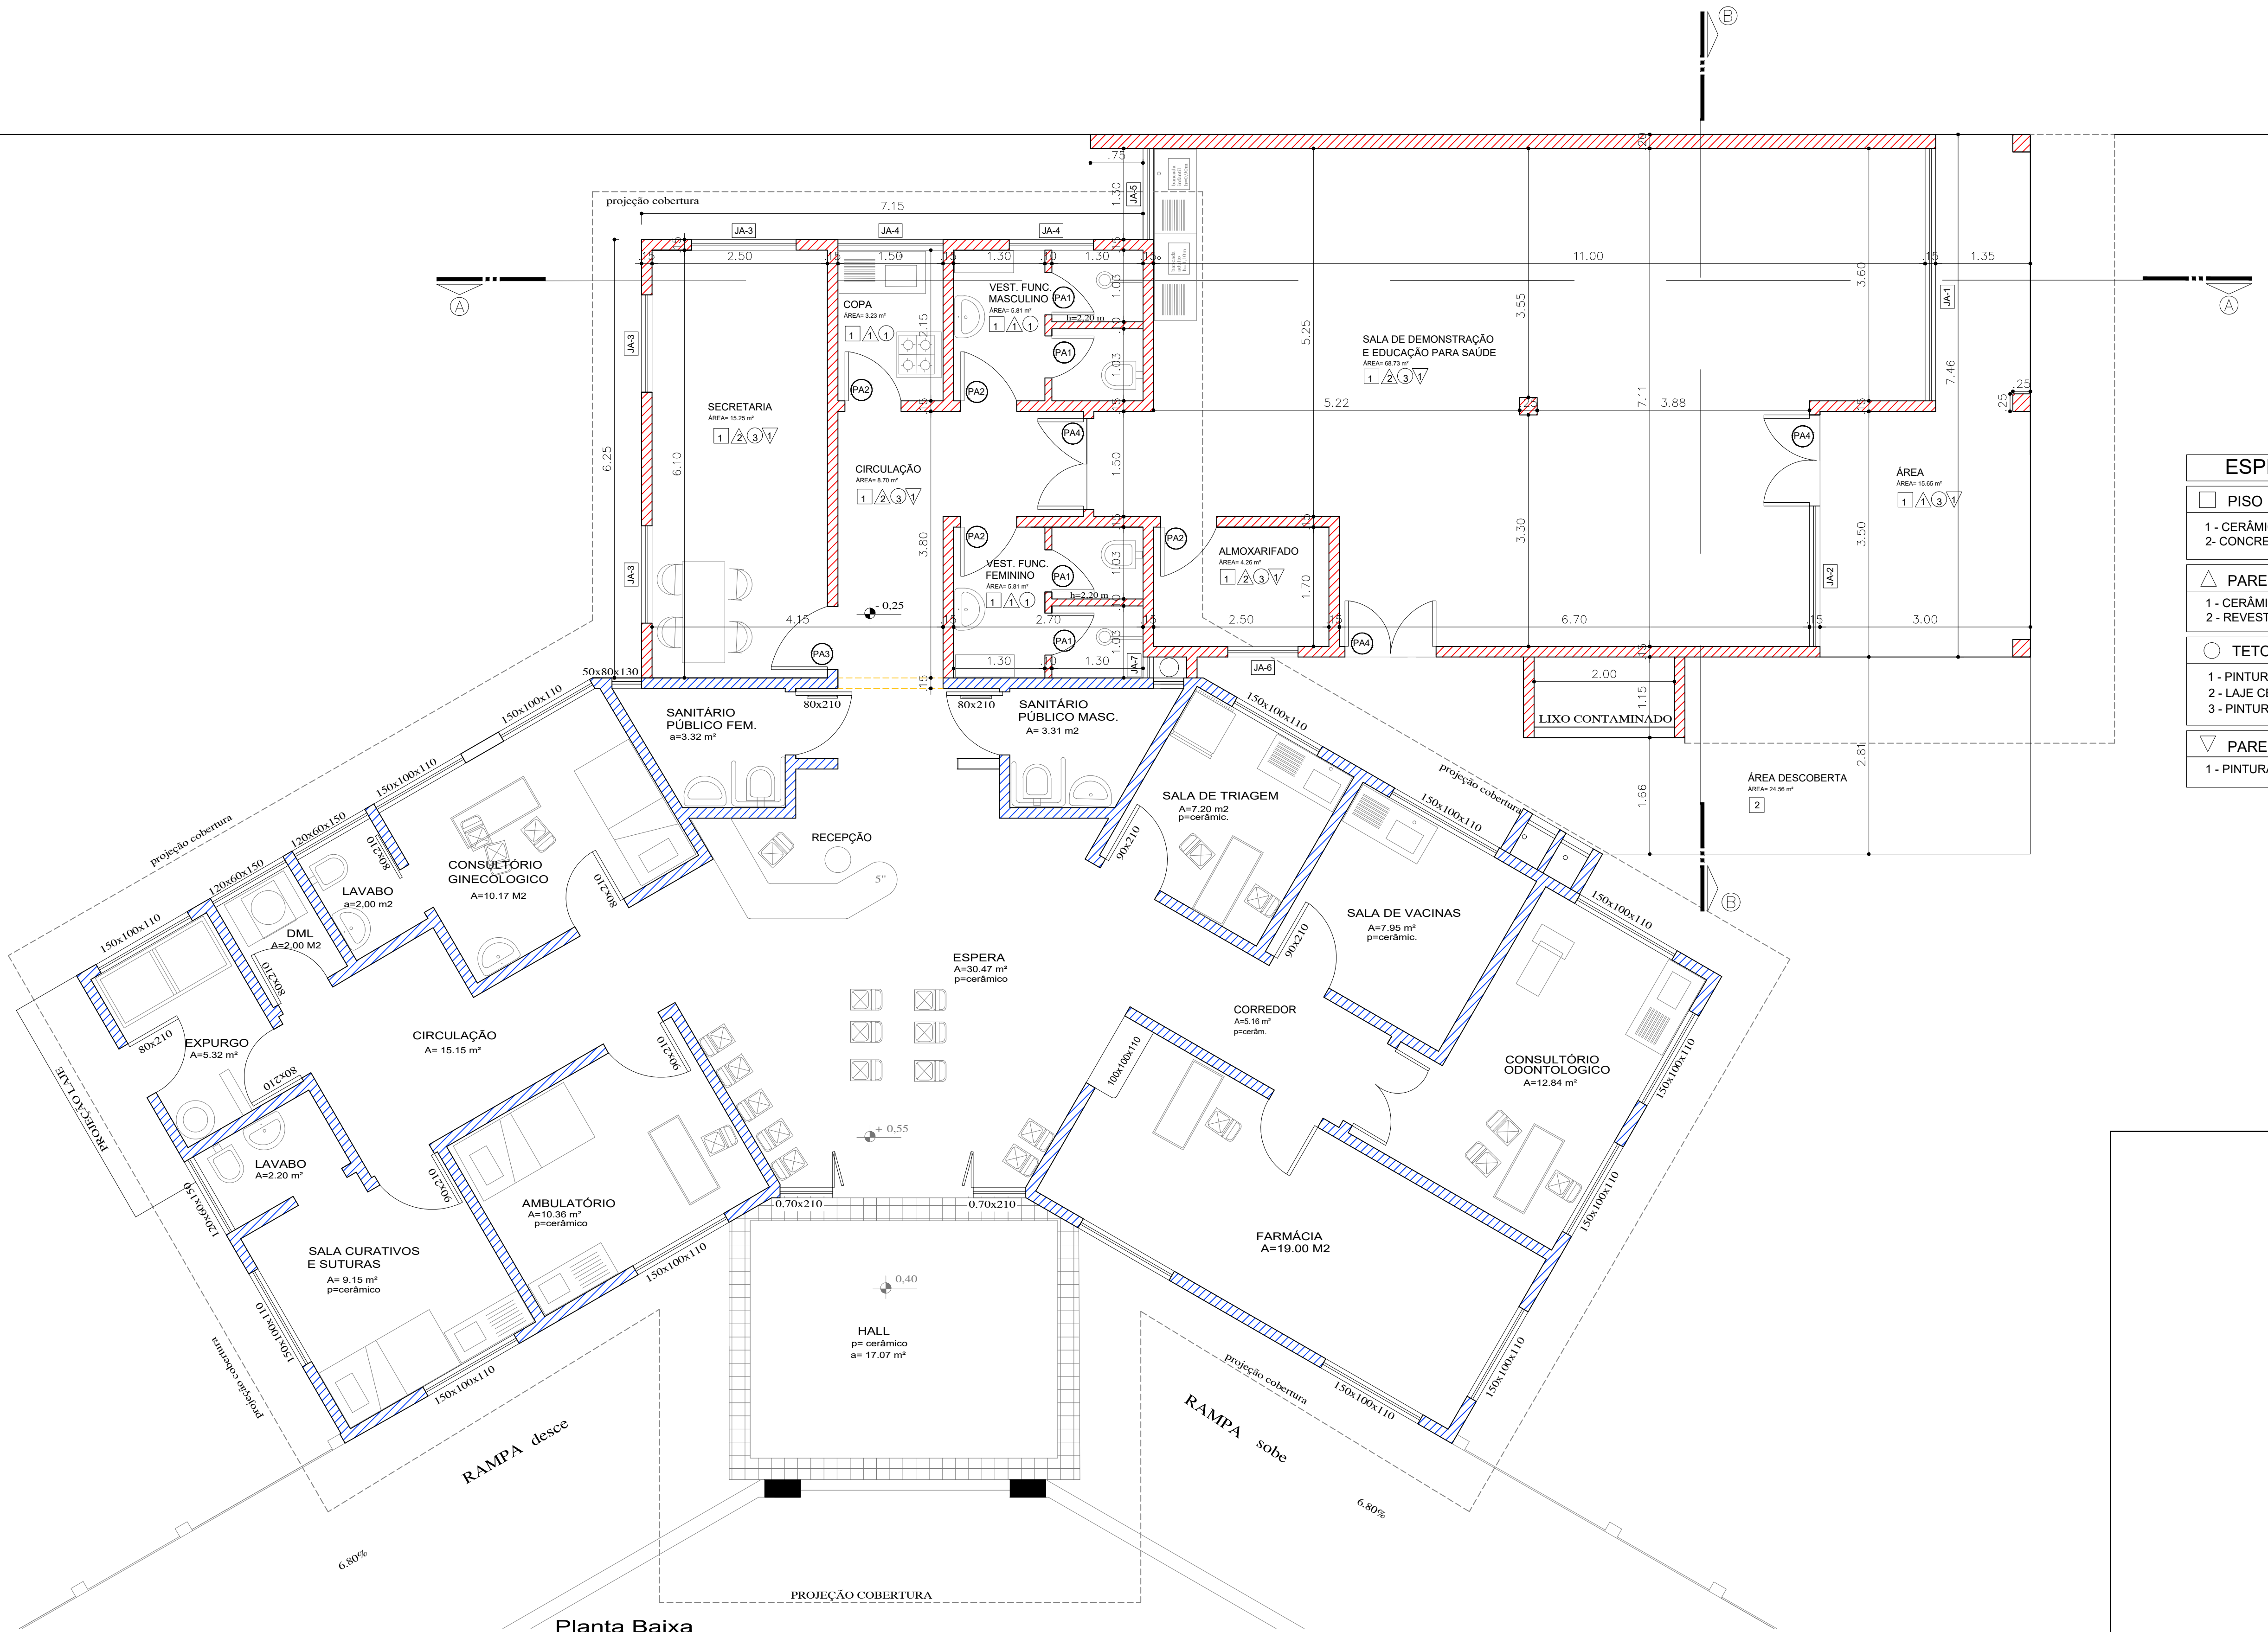

Planta Baixa
Escala 1: 50
Área à Existente: 187,01 m²
Área à Construir: 141,86 m²

Existente A construir A demolir

MAPA DE ESQUADRIAS

LEGENDA DE PORTAS - PORTAS EM ALUMÍNIO

REF.	Dimensões (cm)	QUANT.	TIPO	AMBIENTES
PA1	70 x 210	4	1 folha - de abrir em alumínio	Vestibário Feminino e Masculino (portas internas)
PA2	80 x 210	4	1 folha - de abrir em alumínio	Copa, Vestiário Feminino e Masculino (porta entrada), e almoxarifado
PA3	90 x 210	1	1 folha - de abrir em alumínio	Secretaria
PA4	120 x 210	2	2 folha - de abrir	Circulação e Sala de Demonstração e Educação para Saúde

LEGENDA DE JANELAS - JANELAS ALUMÍNIO

REF.	Dimensões (cm)	Área (m²)	QUANT.	Área Total (m²)	h do peitoril (cm) / TIPO	AMBIENTES
JA-1	360 x 100	3,60	1	3,60	110 cm - correr	Sala de Demonstração e Educação para Saúde
JA-2	200 x 100	2,00	1	2,00	110 cm - correr	Sala de Demonstração e Educação para Saúde
JA-3	150 x 100	1,50	3	4,50	110 cm - correr	Secretaria
JA-4	150 x 60	0,90	2	1,80	150 cm - maxim-ar	Copa, Vest. Func. Masculino
JA-5	130 x 100	1,30	1	1,30	110 cm - correr	Sala de Demonstração e Educação para Saúde
JA-6	100 x 60	0,60	1	0,60	150 cm - maxim-ar	Almoxarifado
JA-7	30 x 30	0,09	1	0,09	60 cm - maxim-ar	Vest. Func. Feminino

ESPECIFICAÇÕES

PISO

- 1 - CERÂMICA 40 x 40 cm COR BRANCO ANTIDERRAPANTE
- 2 - CONCRETO ALISADO

PAREDE

- 1 - CERÂMICA 30x40 cm COR BRANCO ATÉ O TETO
- 2 - REVESTIMENTO COM CIMENTO CAL E AREIA DESEMPENADO

TETO

- 1 - PINTURA PVA LÁTEX BRANCO NEVE SOBRE MASSA CORRIDA PVA
- 2 - LAJE CERÂMICA E TAVELAS DE CONCRETO PRÉ-MOLDADO
- 3 - PINTURA ACRÍLICA SOBRE REBOCO

PAREDE

- 1 - PINTURA ACRÍLICA SOBRE REBOCO



PREFEITURA MUNICIPAL
ARROIO DO MEIO / RS

ADMINISTRAÇÃO :

2017 - 2020

RUA MONSENHOR JACOB SEGER | 156 | FONE 051 3716-1166
ARROIO DO MEIO | RS

RESP. PROJETO :

RESP. EXECUÇÃO :

PROPRIETÁRIO :

NOME - ENDEREÇO :

POSTO DE SAÚDE BELA VISTA
Rua das Rosas - nº 339
Matrícula nº 10.736


PRANCHA :
02 | PLANTA BAIXA

DESENHO :
Diandra


DATA :
02/2018

ESCALAS :
1/50

ÁREA A CONSTRUIR: 187,01 m²
ÁREA A AMPLIAR: 141,86 m²

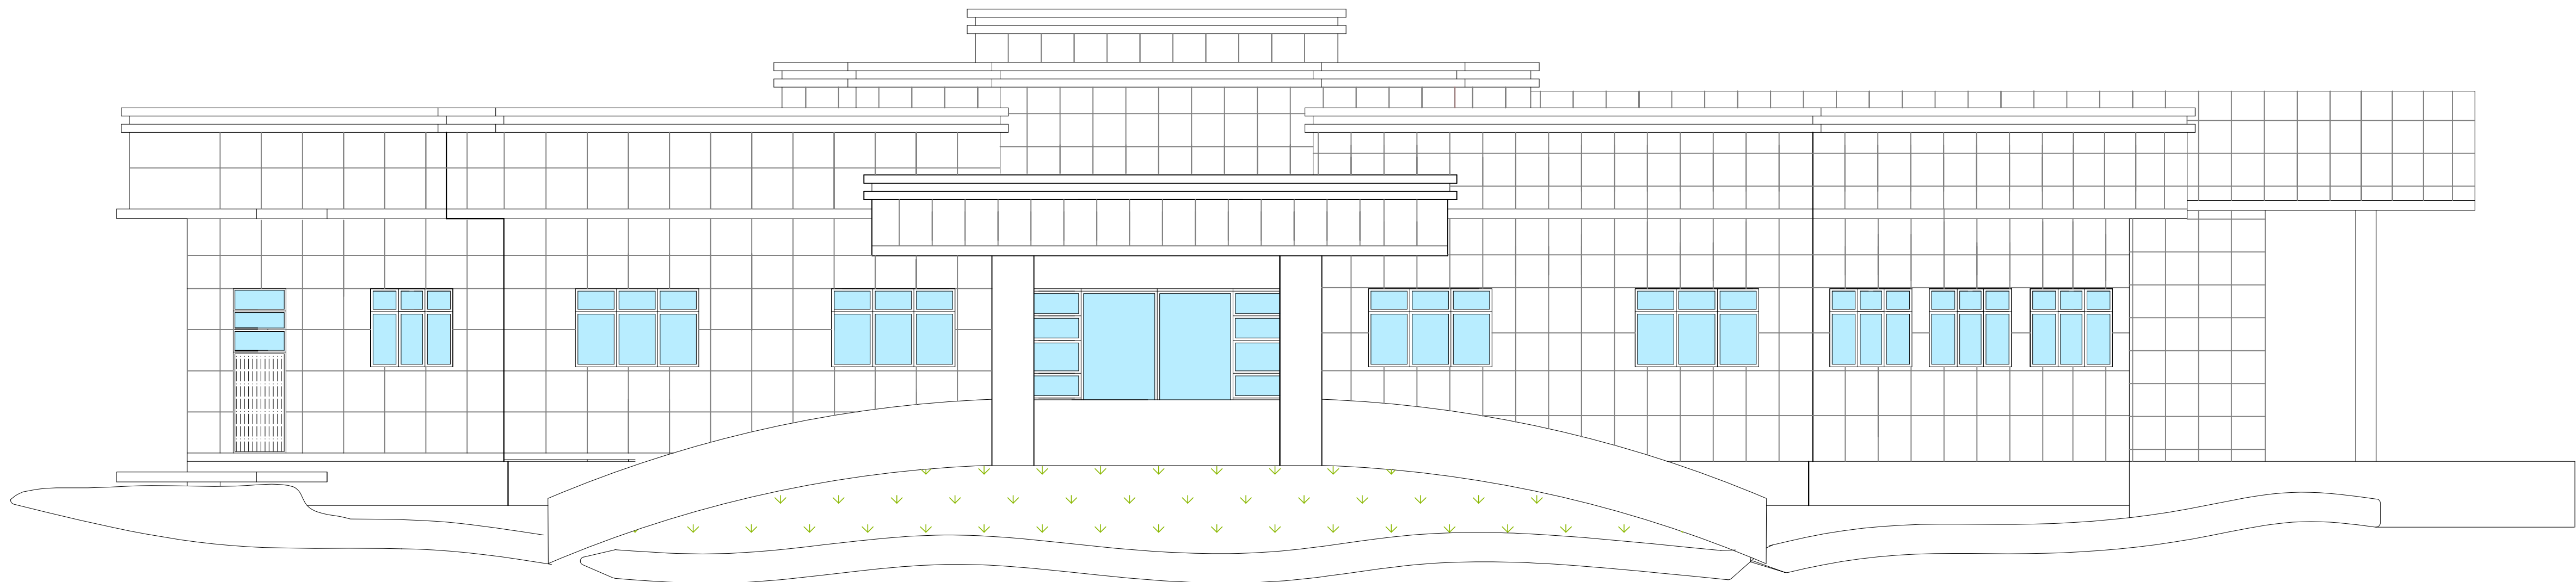


FACHADA FRONTAL
Escala 1: 50

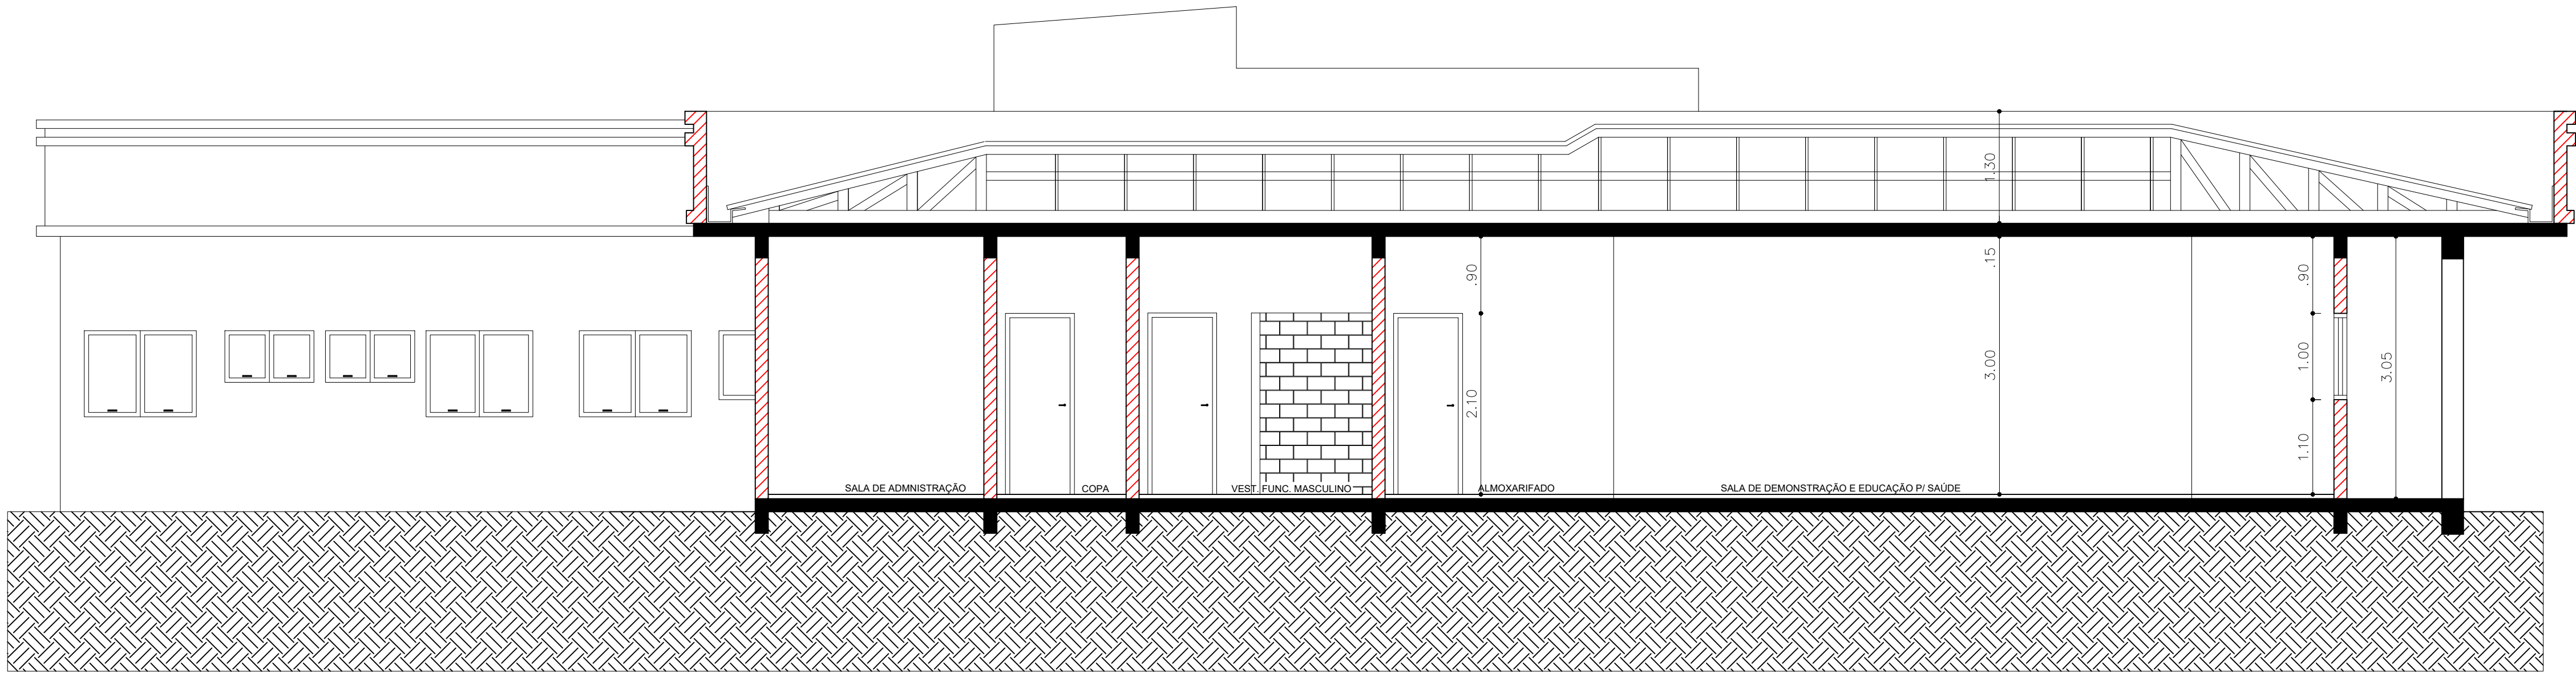

Corte AA
Escala 1: 50


Existente A construir A demolir

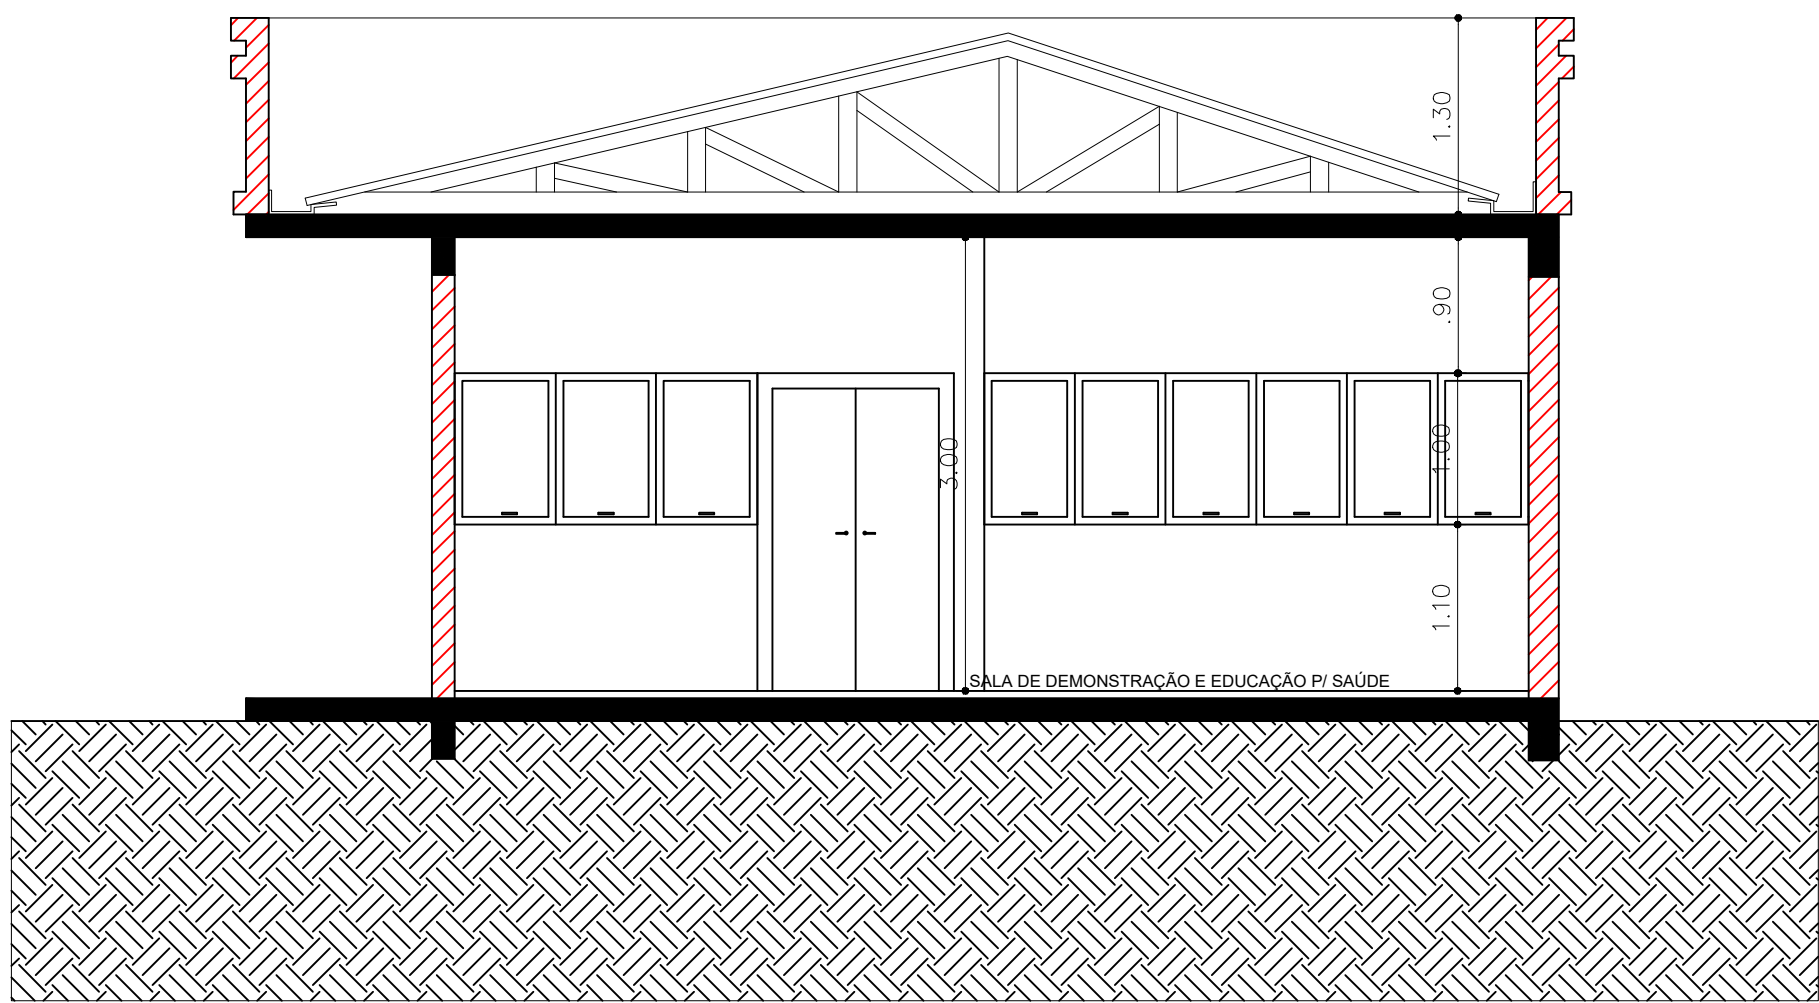

Corte BB
Escala 1: 50

Existente A construir A demolir

	PREFEITURA MUNICIPAL ARROIO DO MEIO / RS ADMINISTRAÇÃO : 2017 – 2020 RUA MONSENHOR JACOB SEGER 186 FONE 051 3716-1166 ARROIO DO MEIO RS
RESP. PROJETO : RESP. EXECUÇÃO : PROPRIETÁRIO :	NOME – ENDEREÇO : POSTO DE SAÚDE BELA VISTA Rua das Rosas - nº 339 Matrícula nº 10.736
PRANCHA : 02 CORTES	
DESENHO : Diandra	DATA : 02/2018
ESCALAS : 1/50	ÁREA A CONSTRUIR: 187,01 m² ÁREA A AMPLIAR: 141,86 m²

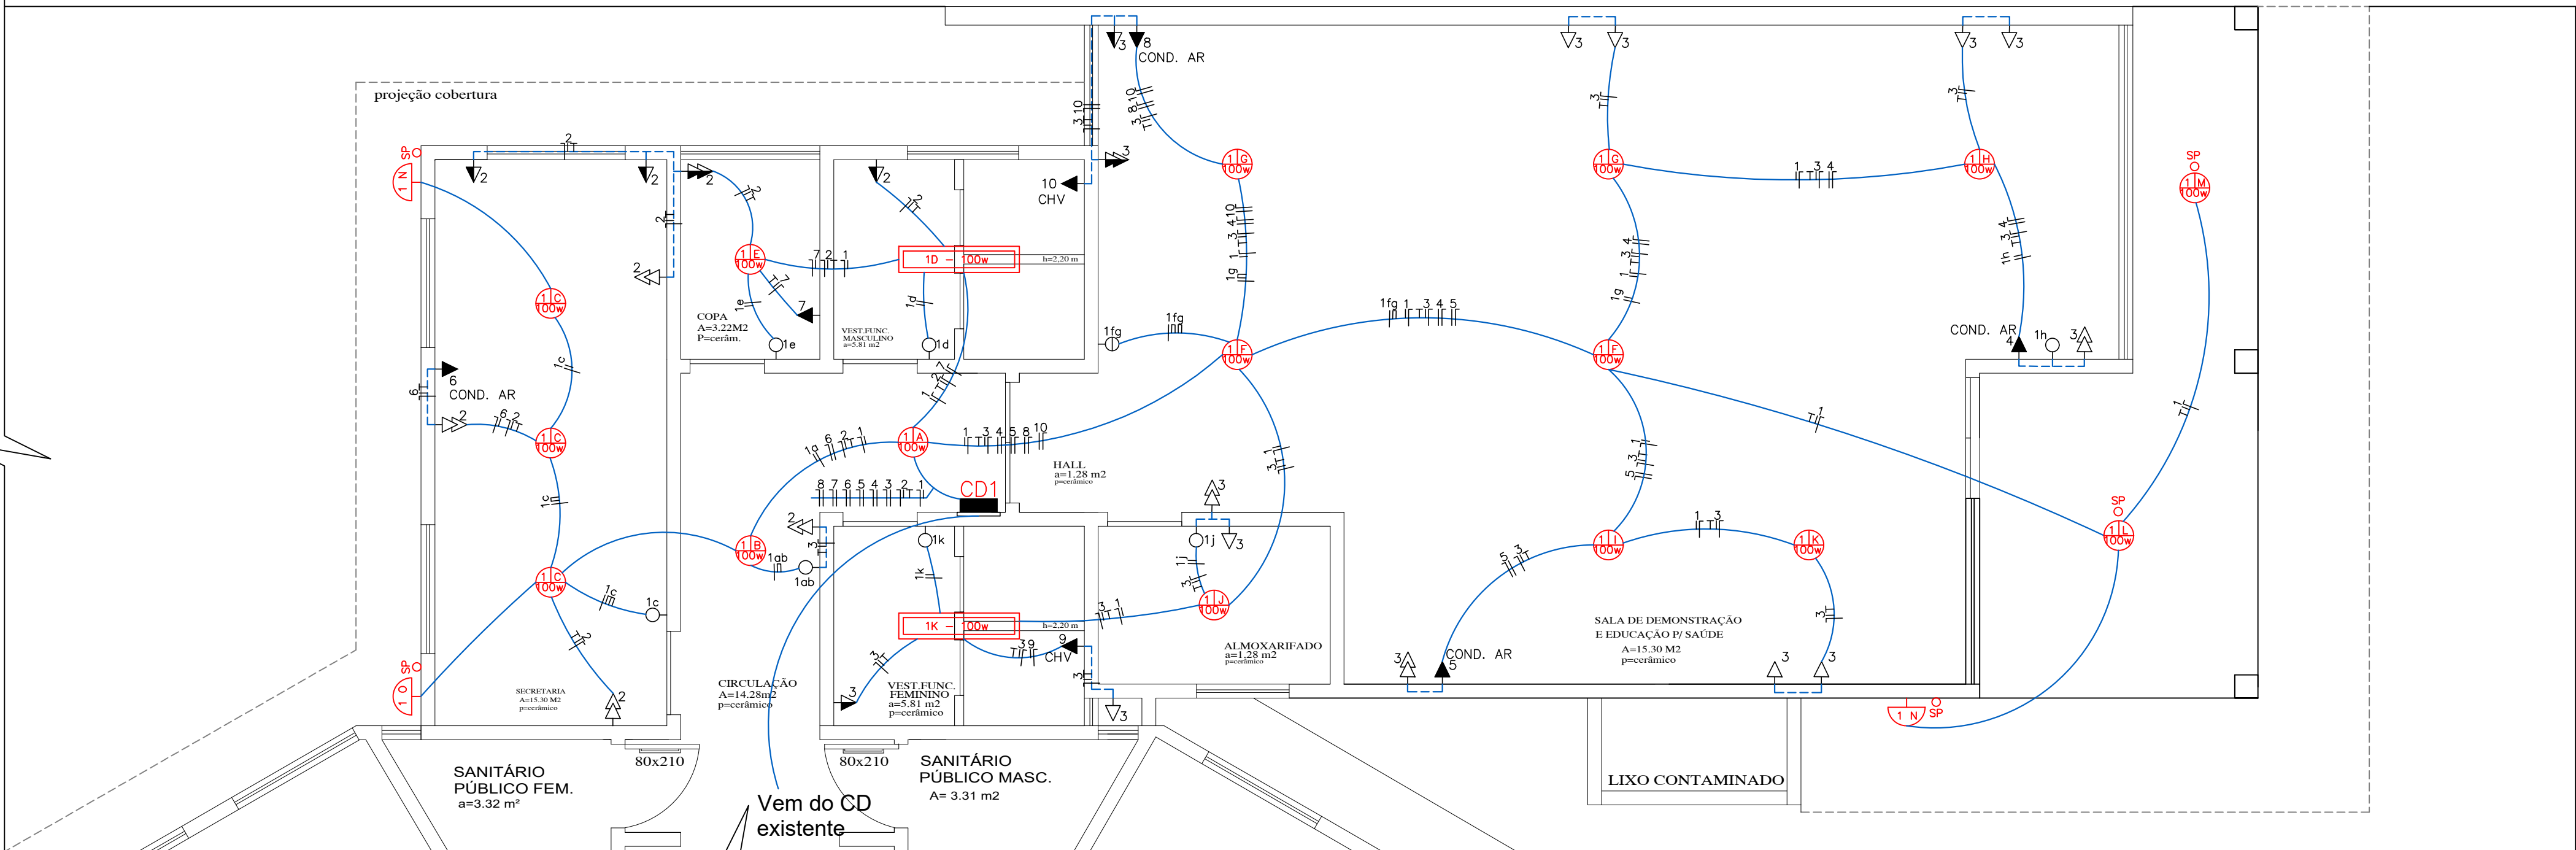

Planta Baixa - ELÉTRICO

Escala 1:50

Área à Existente: 182,12 m²


Área à Construir: 126,32 m²

ÁREA TOTAL: 308,44 m²

LEGENDA DE SIMBOLOGIA REGIONAL			RS
Símbolo	Denominação	Altura (m)	Caixa (mmxmm)
01	Ponto de luz incandescente no teto	Pé direito	100 x 100 octogonal
02	Interruptor simples	1,20	100 x 50
03	Interruptor duplo	1,20	100 x 50
04	Espera Sensor Alarme	Pé direito	100 x 50
05	Tomada bipolar baixa na parede	0,30	100 x 50
06	Tomada especial para SPLIT	2,30	100 x 50
07	Tomada baixa seguida de outra	0,30	100 x 50
08	Tomada média seguida de outra	1,10	100 x 50
09	Centro de Distribuição (CD)	1,20	100 x 100
10	Conduto embutido no teto e na parede	1,20	100 x 100
11	Conduto de entrada	1,20	100 x 100
12	Conduto com condutor fase	1,20	100 x 100
13	Conduto com condutor neutro	1,20	100 x 100
14	Conduto com condutor retorno	1,20	100 x 100
15	Conduto com condutor aterramento	1,20	100 x 100

CIRCUITO	P.L. 100W	P.L. 100W	TOMADAS 100W especiais	DISJUNTOR (A)	CARGA (W)	CONDUT. mm²
Iluminação	1	21	—	15	2.100W	2,5mm²
Tomadas (TUG)	2	—	13	20	1.300W	2,5mm²
Tomadas (TUG)	3	—	17	20	1.700W	2,5mm²
Ar condicionado	4	—	—	20	1.400W	2,5mm²
Ar condicionado	5	—	—	20	1.400W	2,5mm²
Ar condicionado	6	—	—	20	1.400W	2,5mm²
Tomadas (TUEs) coz.7	—	—	—	25	5.000W	4,0mm²
Ar condicionado	8	—	—	20	1.400W	2,5mm²
Chuveiro	9	—	—	36	7.700W	6,0mm²
Chuveiro	10	—	—	36	7.700W	6,0mm²
TOTAL DE CARGA					31.100W	33,6mm²

Obs.: Disjuntor Geral mínimo 50A; padrão Europeu
Ar condicionado até 12.000 BTU's

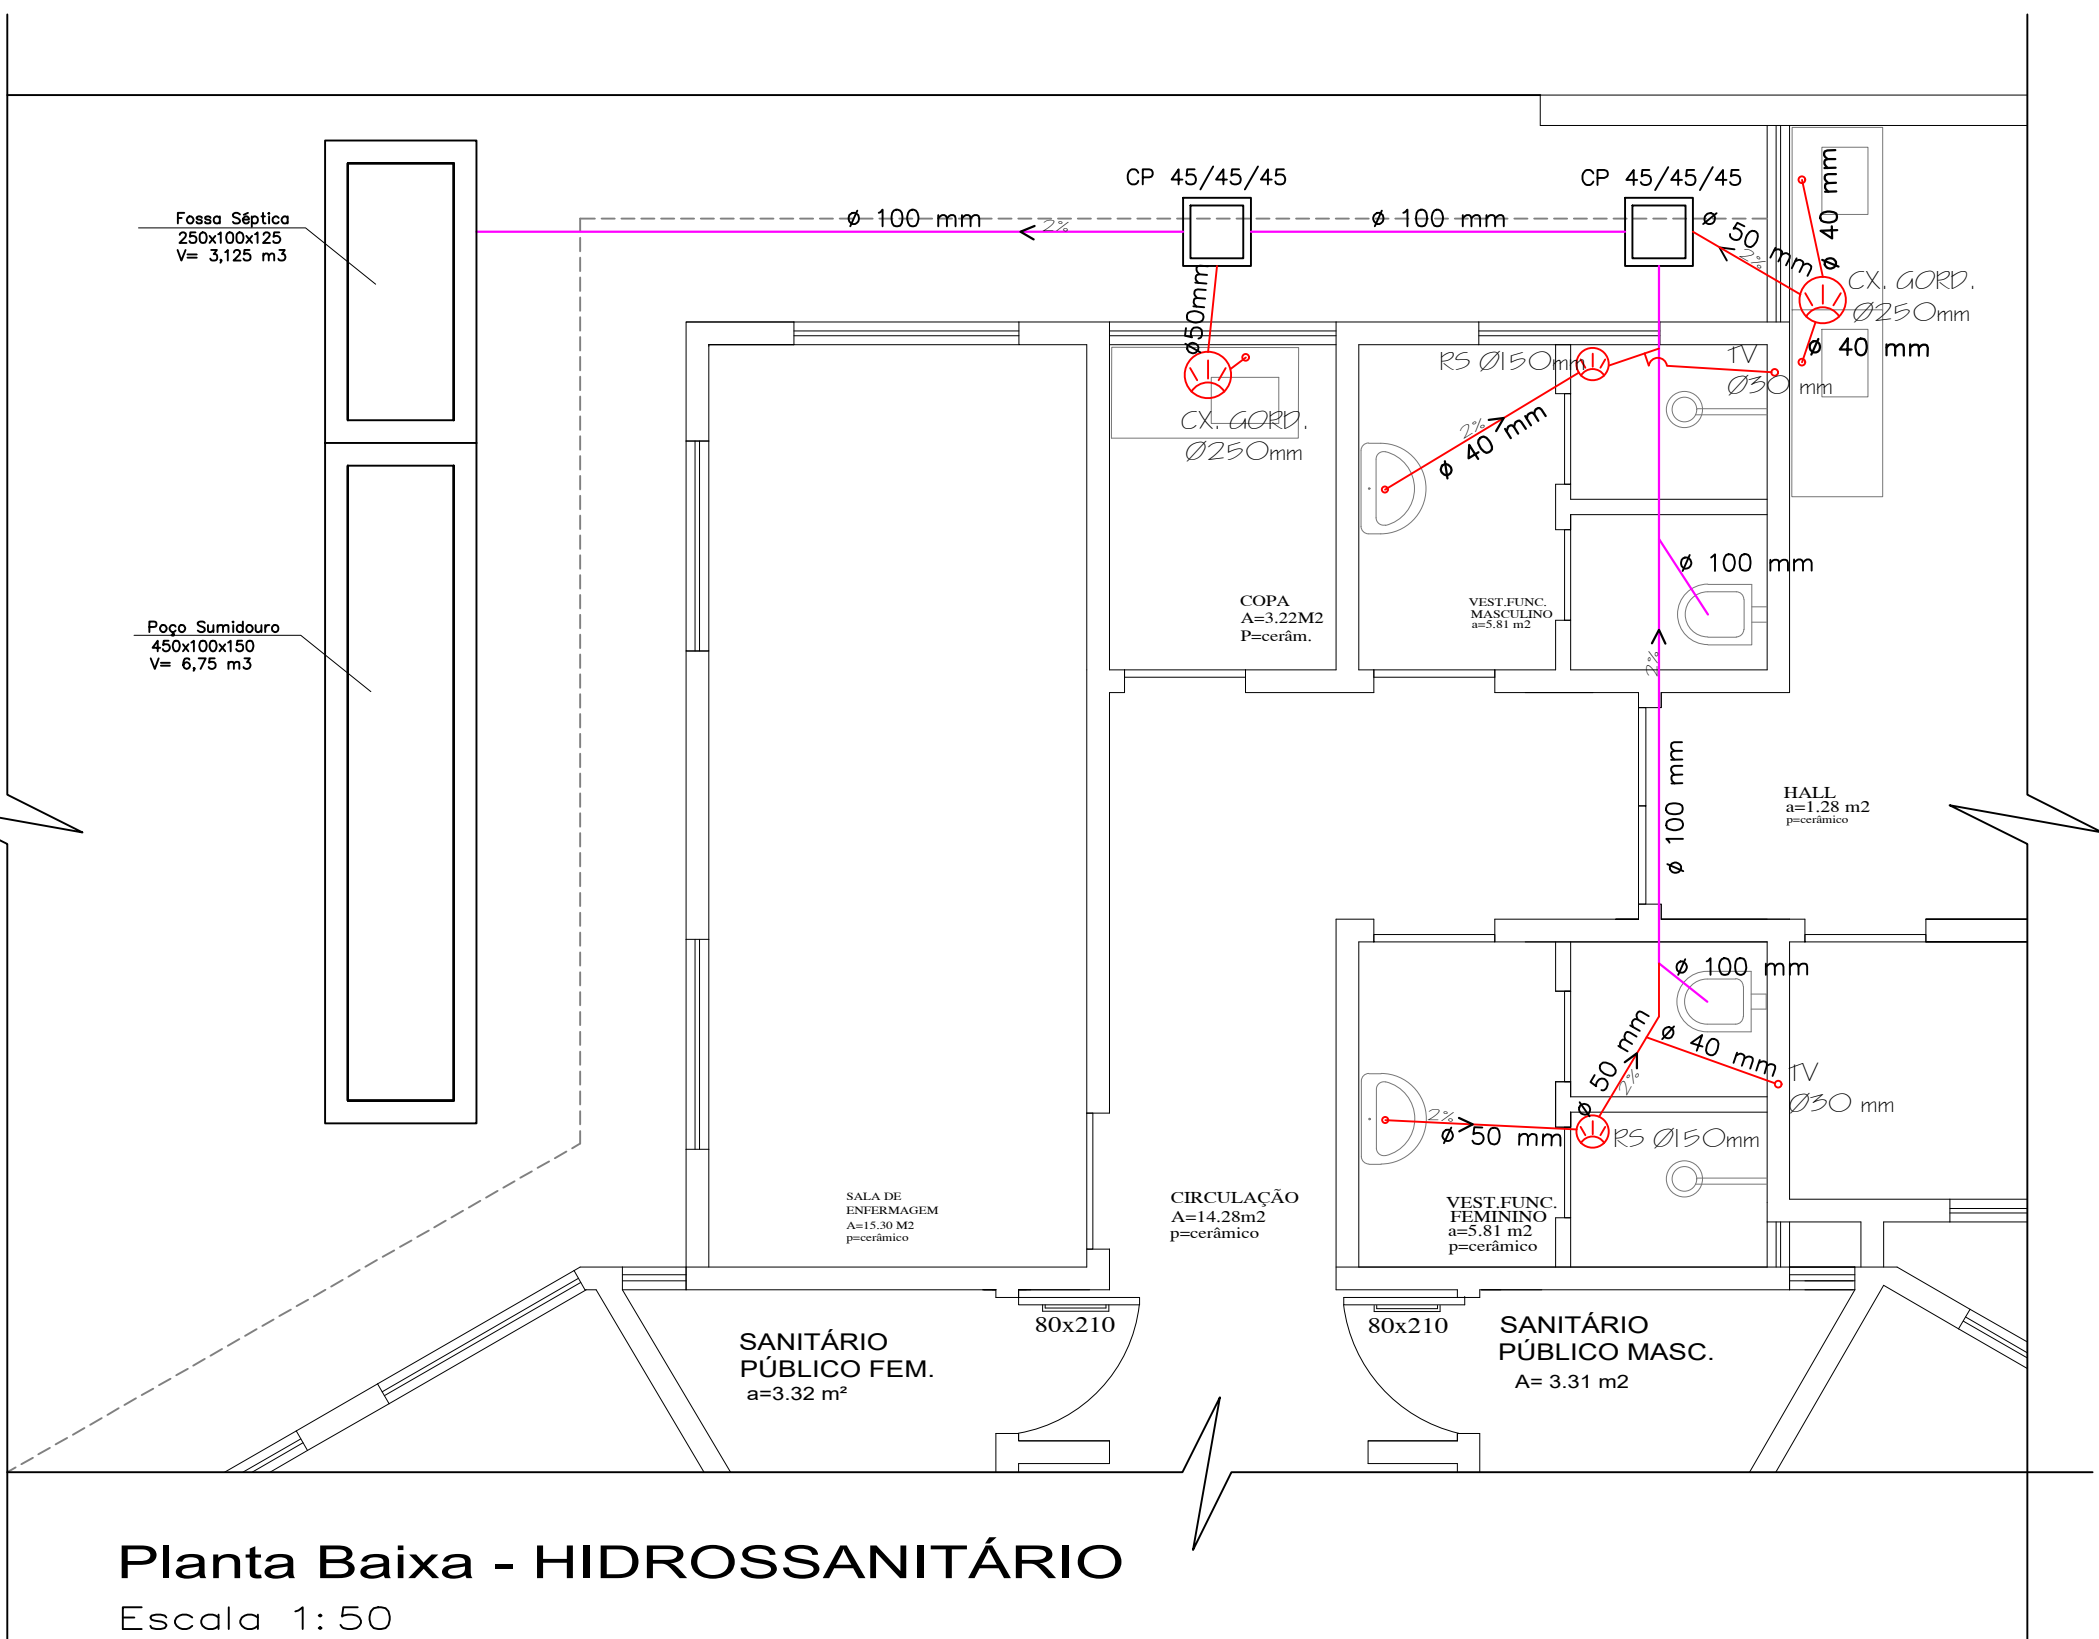

Planta Baixa - HIDROSSANITÁRIO

Escala 1:50

Área à Existente: 182,12 m²

Área à Construir: 126,32 m²

ÁREA TOTAL: 308,44 m²


Existente A construir A demolir

ESTEREOGRAMA


Escala 1:50



DETALHAMENTO FOSSA SUMIDOURO

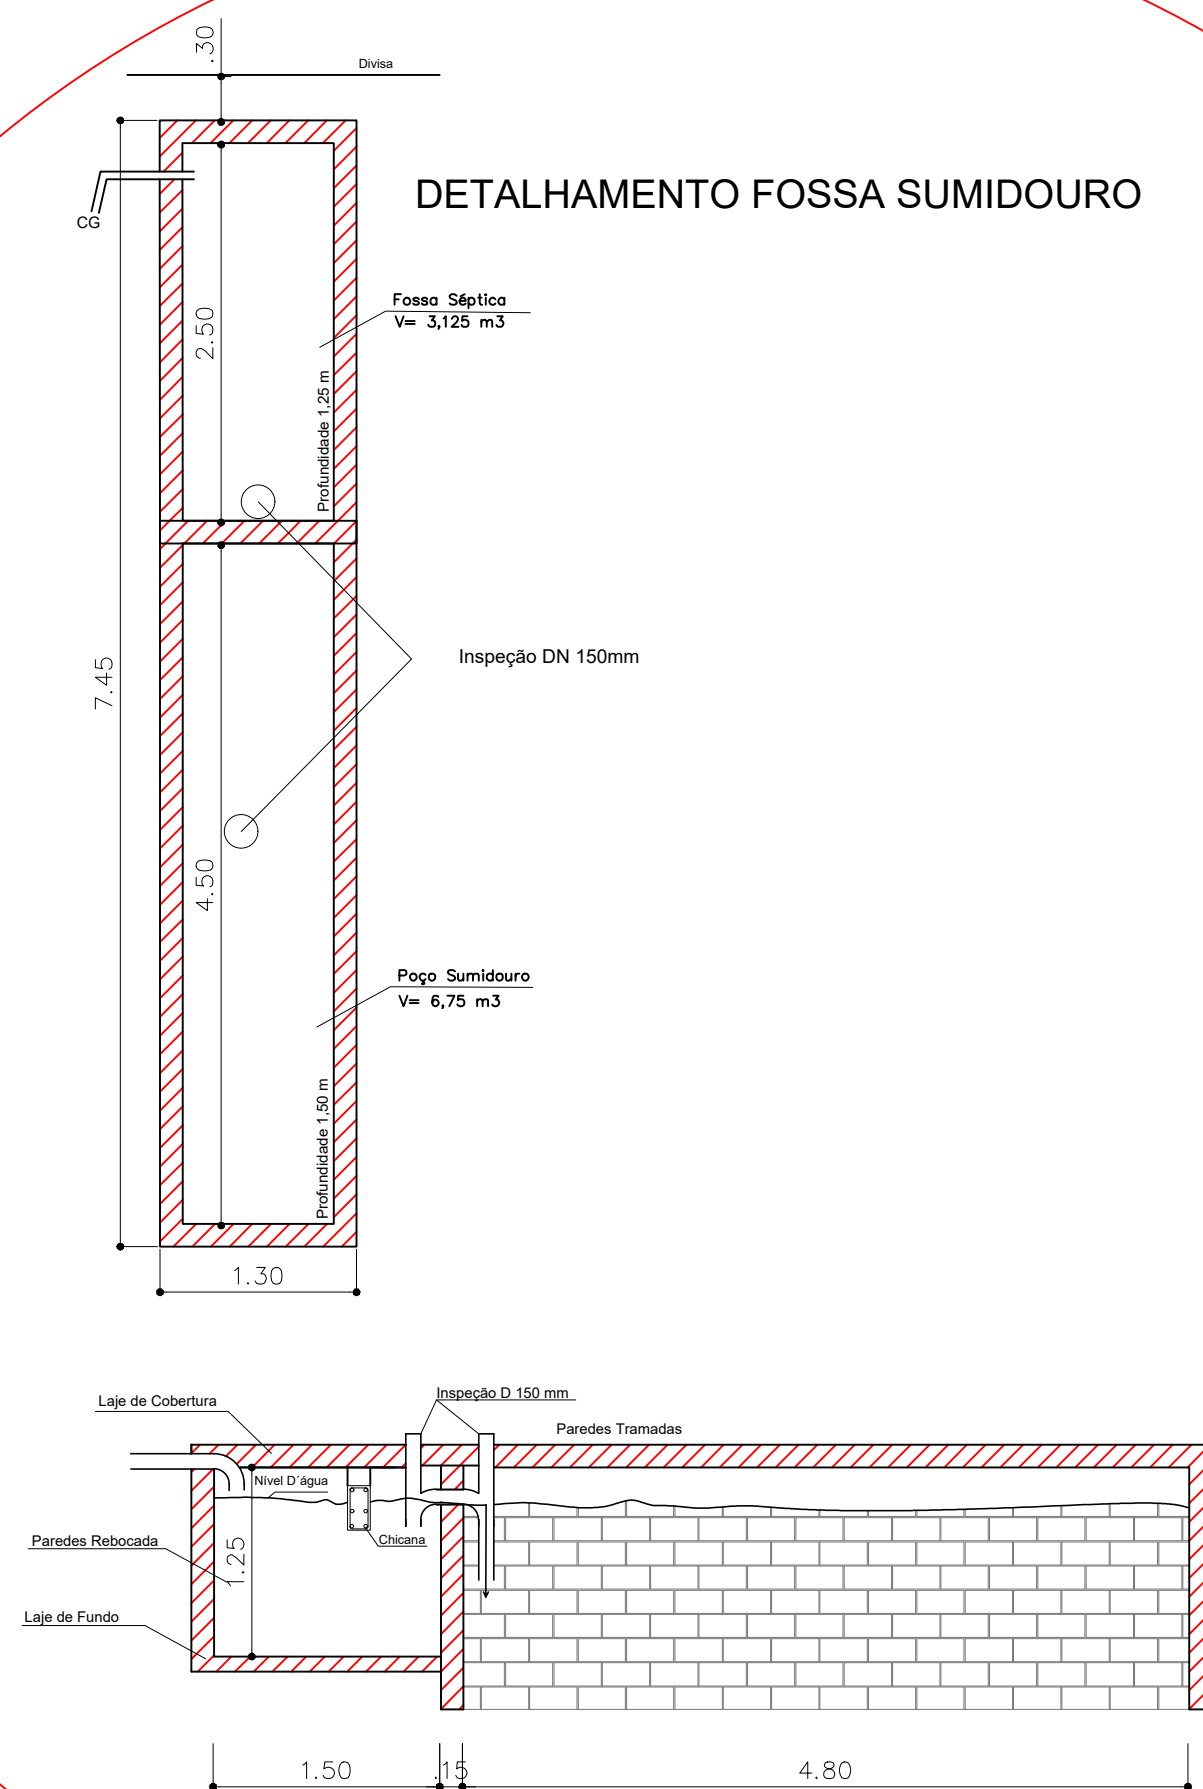


	PREFEITURA MUNICIPAL ARROIO DO MEIO / RS ADMINISTRAÇÃO: 2017 — 2020 RUA MONSENHOR JACOB SEGER 186 FONE 051 3716-1166 ARROIO DO MEIO RS
RESP. PROJETO: RESP. EXECUÇÃO: PROPRIETÁRIO:	NOME — ENDEREÇO: POSTO DE SAÚDE BELA VISTA Rua das Rosas - nº 339 Matrícula nº 10.736
PRANCHA: 04 PROJETO ELÉTRICO E HIDROSSANITÁRIO	
DESENHO: Diandra	DATA: 02/2018
ESCALAS: 1/50	ÁREA À EXISTENTE: 187,01 m² ÁREA À AMPLIAR: 141,86 m²

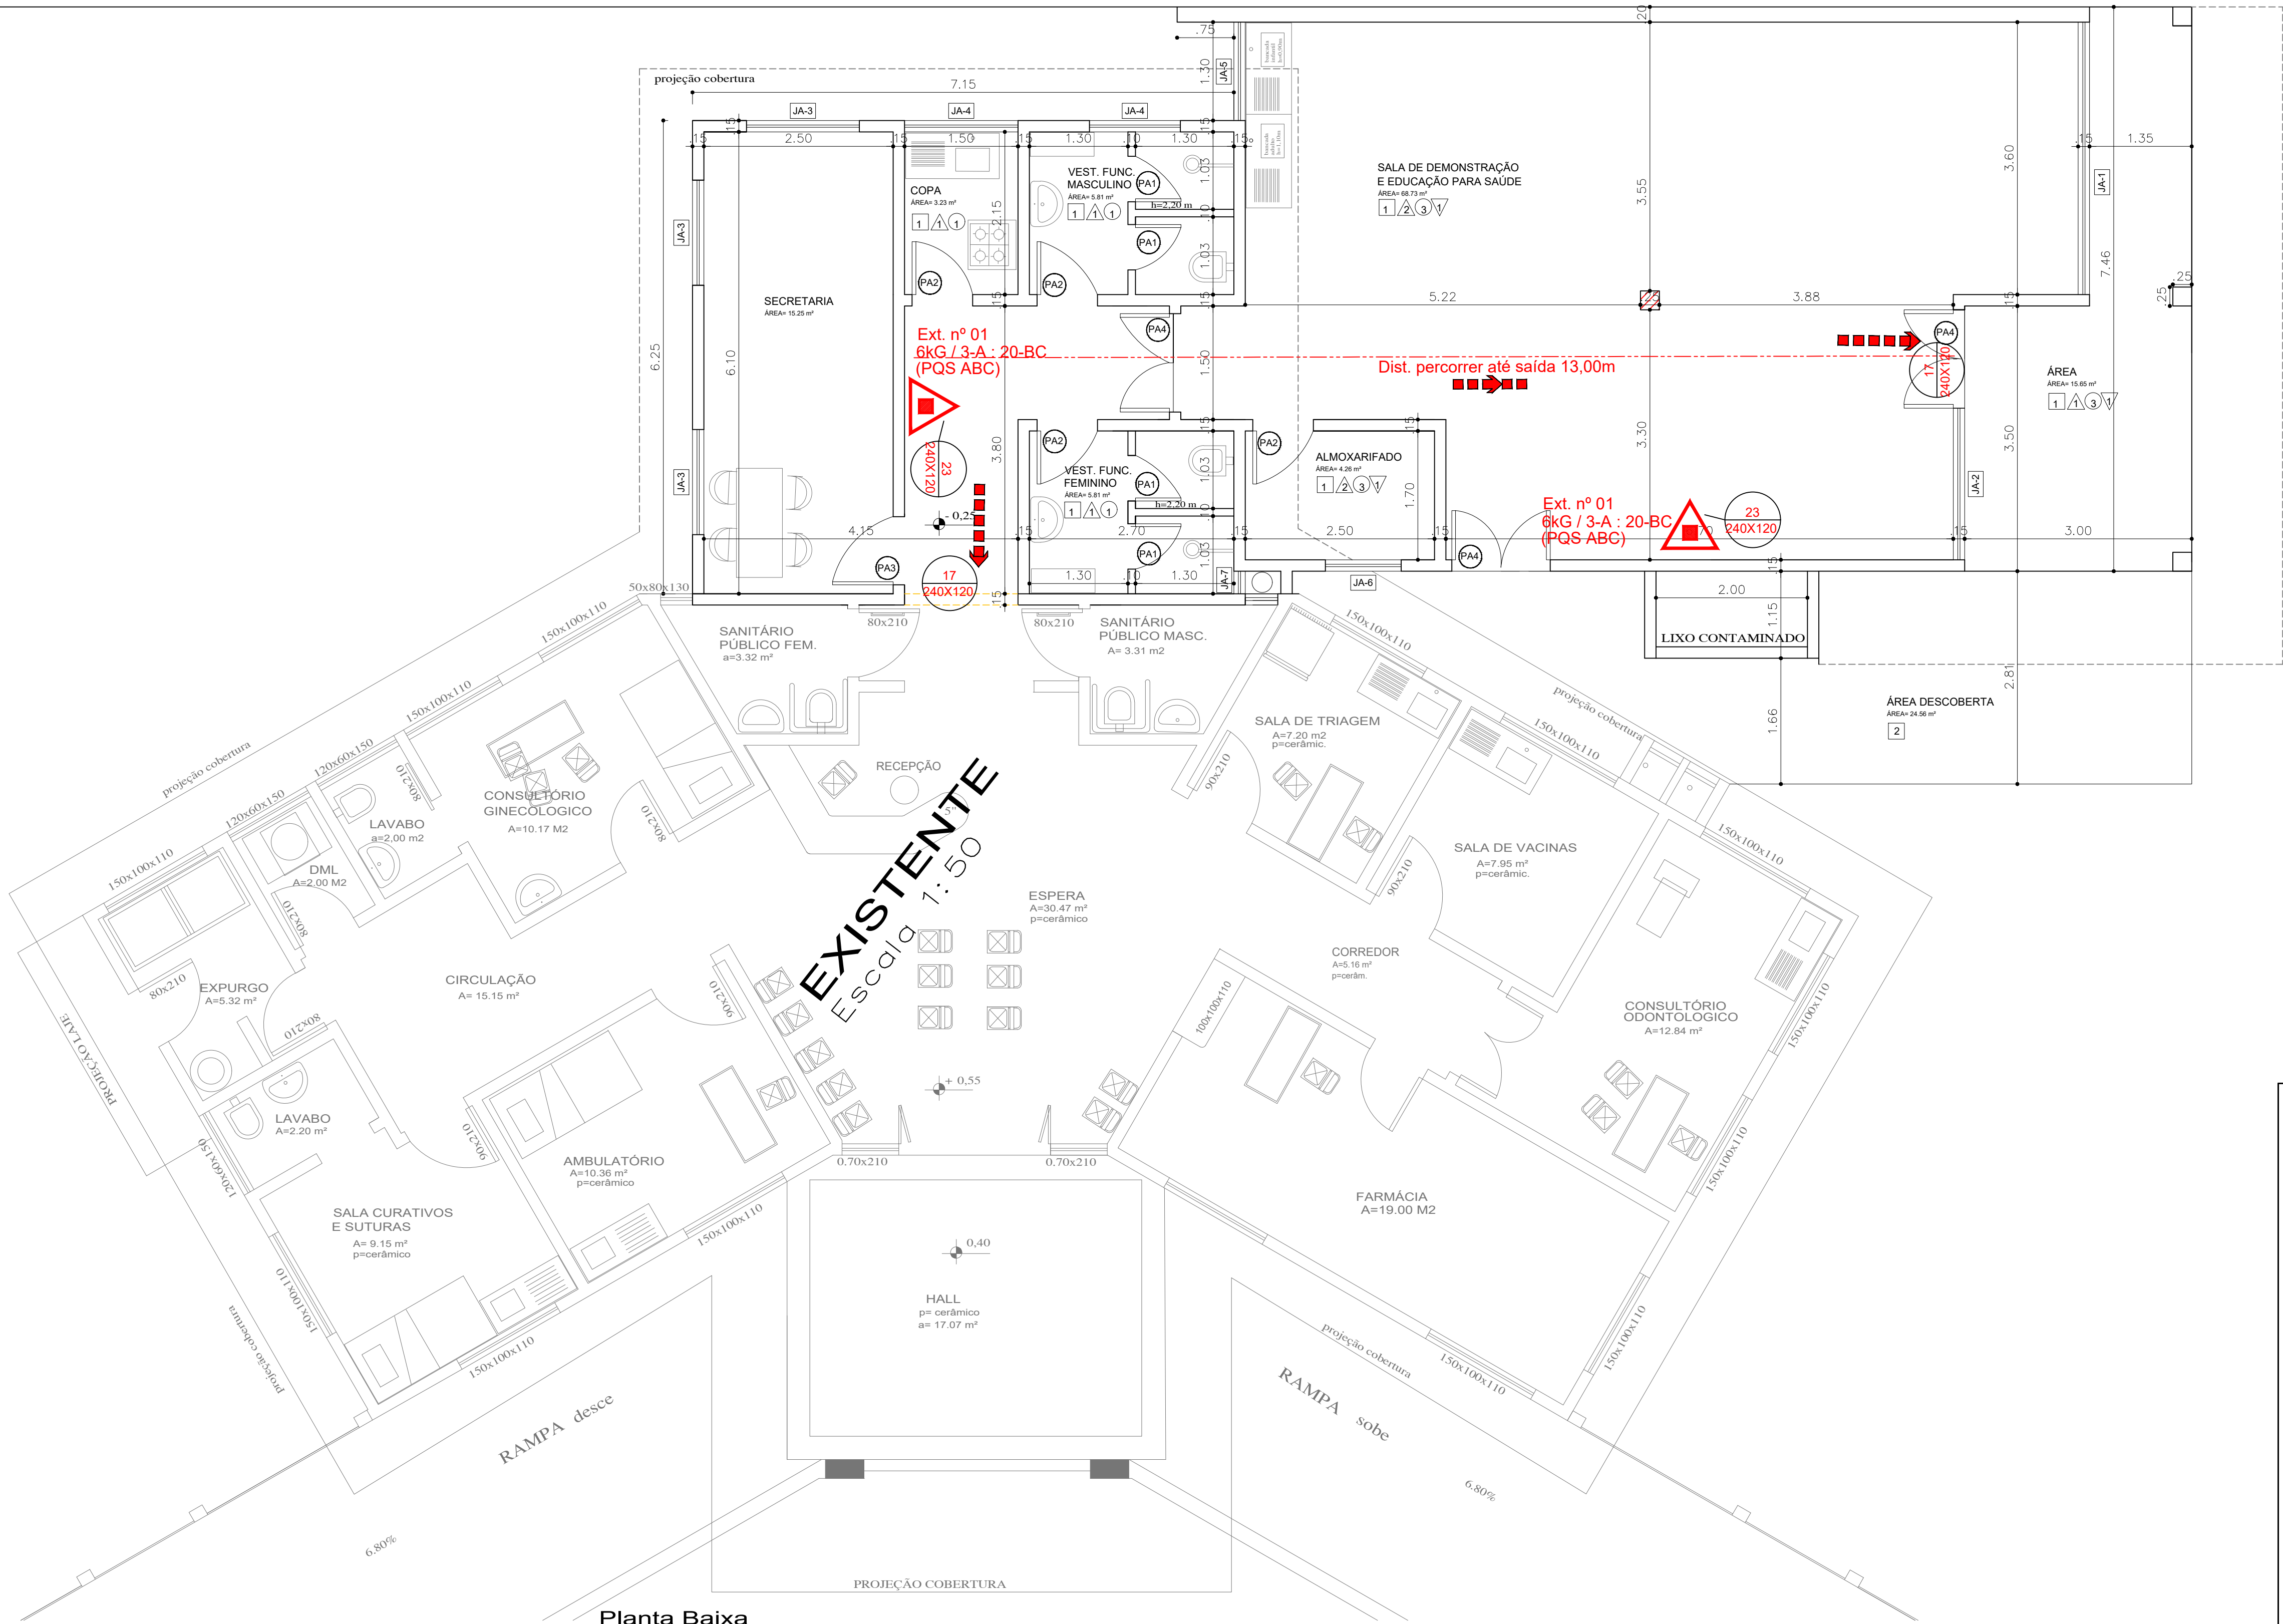

Planta Baixa
Escala 1: 50
Área à Existente: 187,01 m²
Área à Construir: 141,86 m²
ÁREA TOTAL: 328,87 m²

SINALIZAÇÃO DE EQUIPAMENTOS			
CÓDIGO	SÍMBOLO		SIGNIFICADO
23		Extintor de Incêndio	Indicação de localização dos extintores de incêndio


IDENTIFICAÇÃO DAS SINALIZAÇÕES
Dimensões em milímetros)

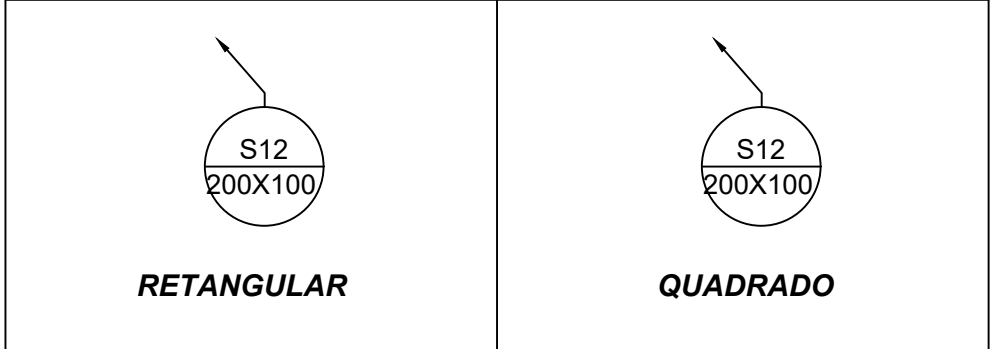

SINALIZAÇÃO DE ORIENTAÇÃO E SALVAMENTO				
CÓDIGO	SÍMBOLO	SIGNIFICADO		
12		Saída de emergência	Simbolo: retangular Fundo: verde Pictograma: fotoluminescente	Indicação do sentido (esquerda ou direita) de uma saída de emergência Especialmente para ser fixado em colunas
13				Indicação do sentido (esquerda ou direita) de uma saída de emergência
17		Saída de emergência	Simbolo: retangular Fundo: verde Mensagem "SAÍDA" e ou seta direcional: fotoluminescente, com altura de letra sempre > 50 mm	Dimensões mínimas: L = 2,0 H

LEGENDA	
SÍMBOLO	DESCRIÇÃO
	EXTINTOR PORTÁTIL DE PÓ QUÍMICO SECO (PQS ABC)-8KG/2-A-20-B-C
	ROTA DE FUGA - SAÍDA FINAL
	ROTA DE FUGA - DIREÇÃO A SEGUIR
	DISTÂNCIA A PERCORRER NA ROTA DE FUGA
	BARRA ANTIPANICO(ABNT NBR 11785)

	PREFEITURA MUNICIPAL ARROIO DO MEIO / RS ADMINISTRAÇÃO : 2017 - 2020 RUA MONSENHOR JACOB SEGER 156 FONE 051 3716-1166 ARROIO DO MEIO RS
RESP. PROJETO : RESP. EXECUÇÃO : PROPRIETÁRIO :	NOME - ENDEREÇO : POSTO DE SAÚDE BELA VISTA RUA DAS ROSAS BAIRRO BELA VISTA/ARROIO DO MEIO/RS
PRANCHAS : 07 PLANO DE PREVENÇÃO CONTRA INCENDIO	
DESENHO : Pedro	DATA : 02/2018
ESCALAS : 1/50	ÁREA A CONSTRUIR: 187,01 m² ÁREA A AMPLIAR: 141,86 m²

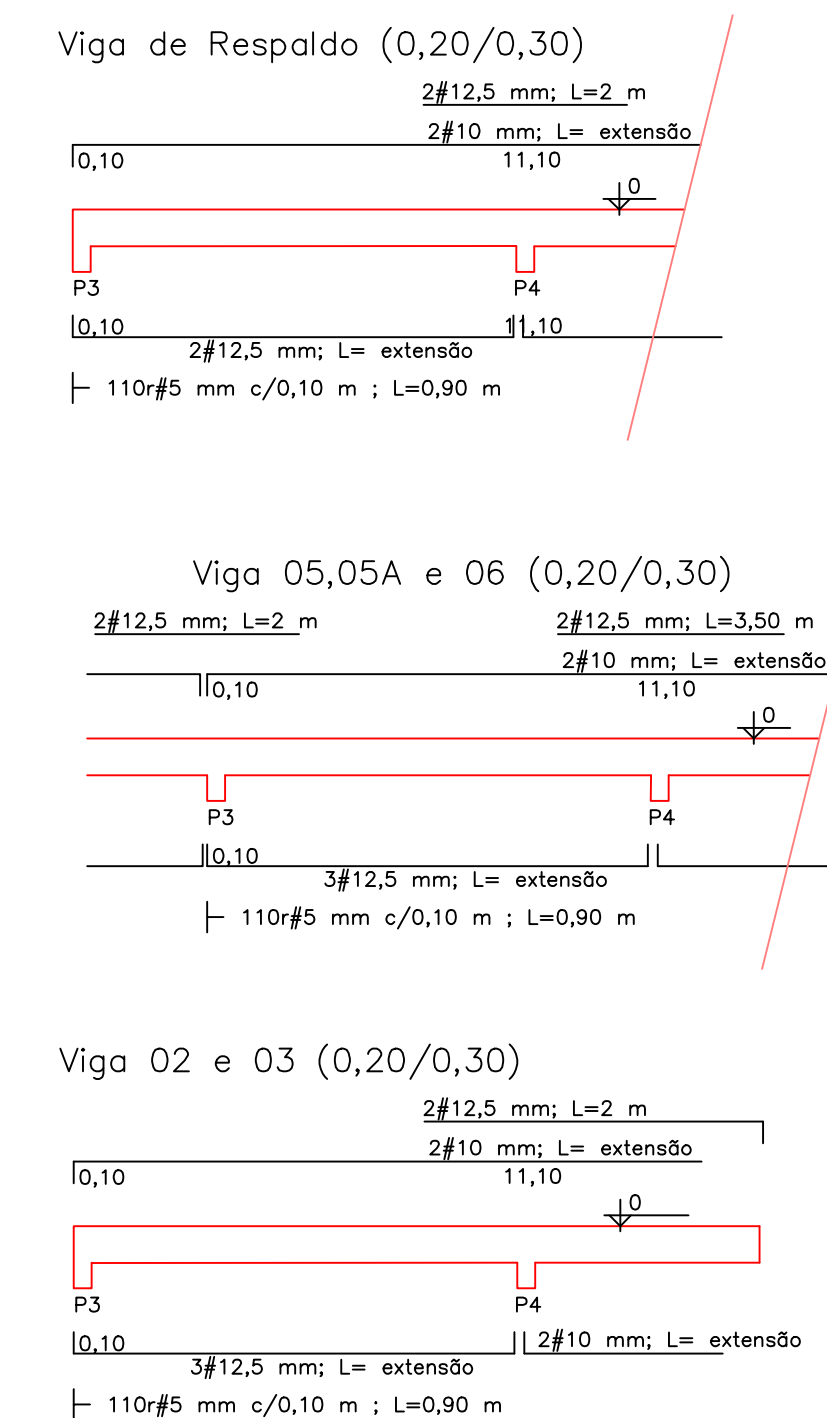

SAPATAS: P4,P5,,P7,P8,P9,P12,P13 e P14
- 8 unidades (PILARES 20X20)

Pilar 20x20

4#12,5 mm L=ver loc.

0,05
0,15
r#6,3 c/0,20 mL=1,20

SAPATAS: P10,P6,P11 e P17
- 4 unidades (PILARES 25X25)

Pilar 25x25

4#12,5 mm L=ver local

0,05
0,20

9#8 mm c/0,10
9#8 mm c/0,10L=2,10 m
0,11
0,23
9#8 mm c/0,16L=2,02 m
0,10

[illegible]

	MUNICÍPIO DE ARROIO DO MEIO / RS	
	2017 - 2020	
ADMINISTRAÇÃO :		
RUA MONSENHOR JACOB SEGER 188 FONE 051 3718-1166 ARROIO DO MEIO / RS		
RESP. PROJETO : _____	NOME - ENDEREÇO :	
RESP. EXECUÇÃO : _____	POSTO DE SAÚDE BELA VISTA RUA DAS ROSAS BAIRRO BELA VISTA/ARROIO DO MEIO/RS	
PROPRIETÁRIO : _____		
PRONAMIA :		
08 PROJETO ESTRUTURAL - FUNDAÇÕES E SUPRA ESTRUTURA		
DESENHO : _____	DATA : _____	ESCALAS : _____
Pedro	02/2018	1/50
		ÁREA A CONSTRUIR: 187,01 m² ÁREA A AMPLIAR: 141,86 m²